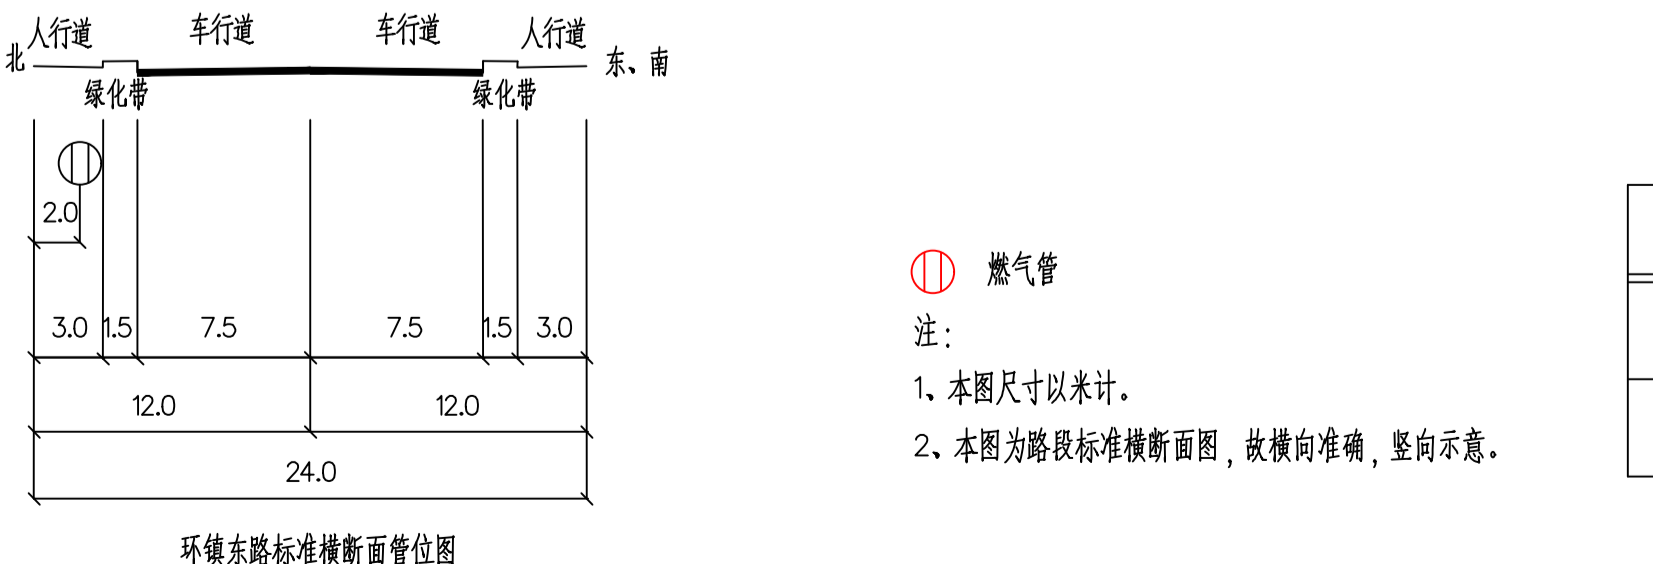
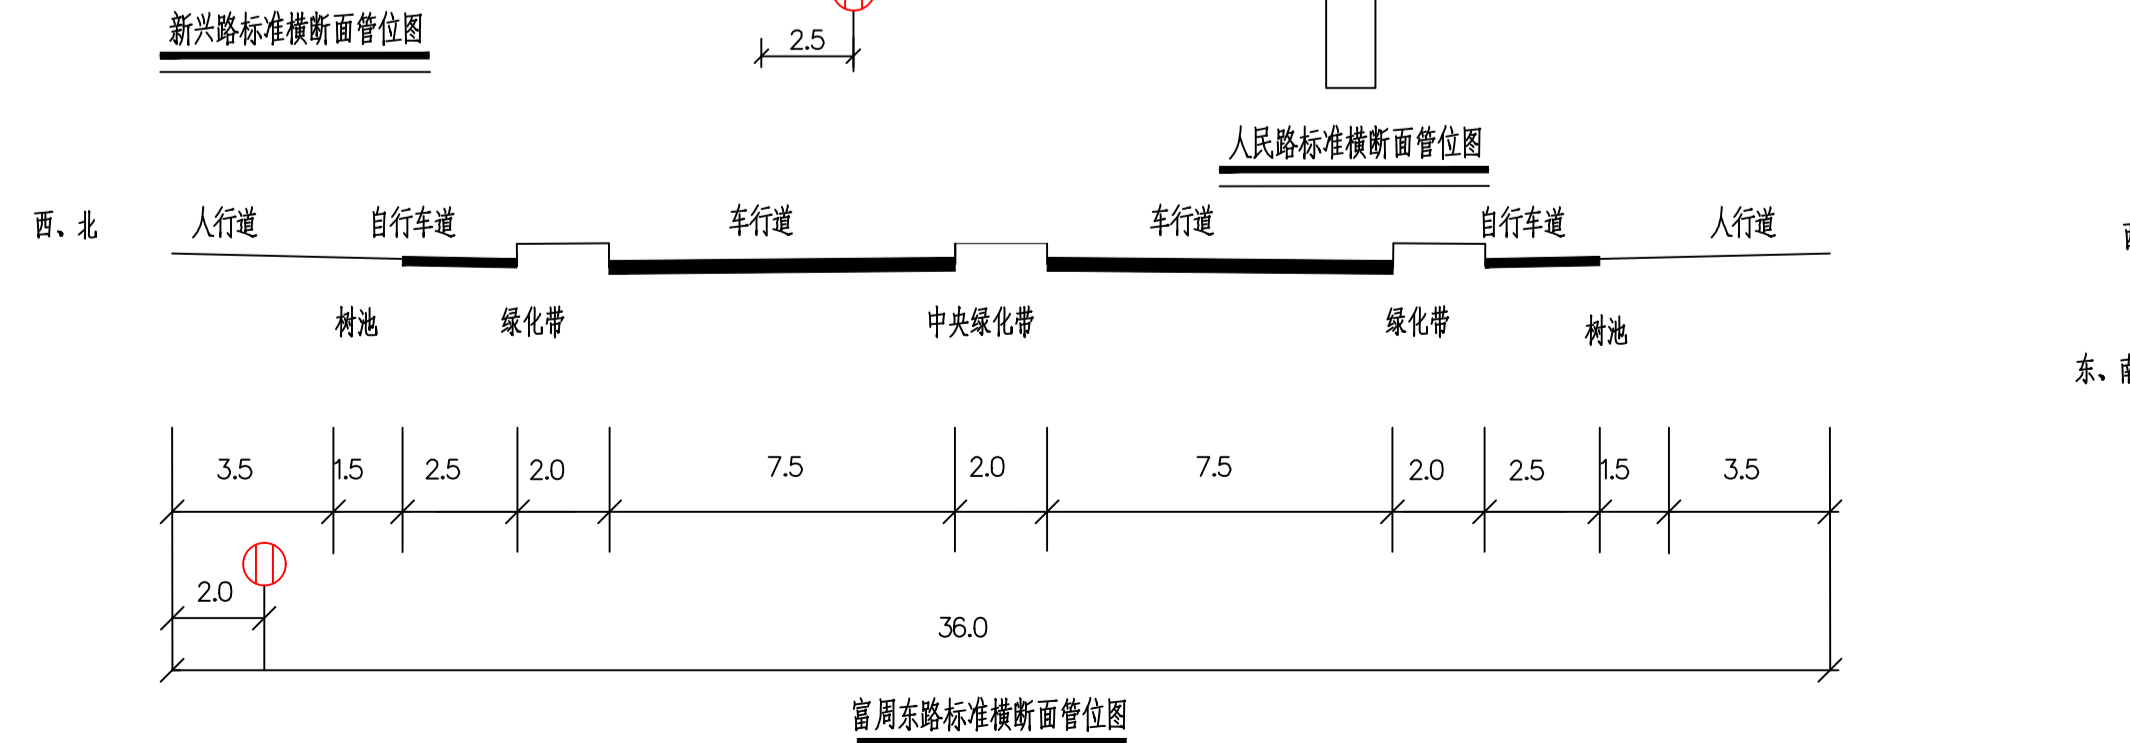
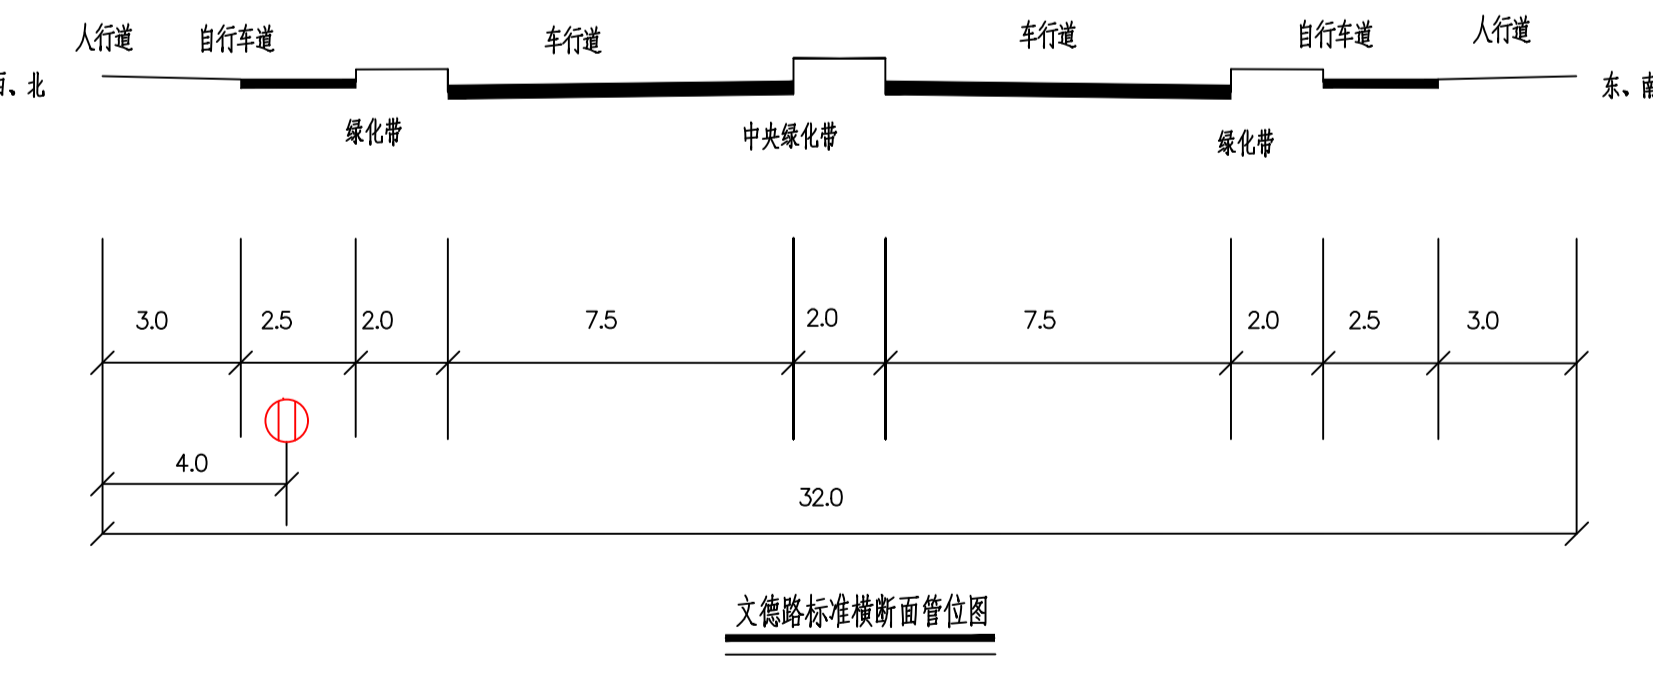
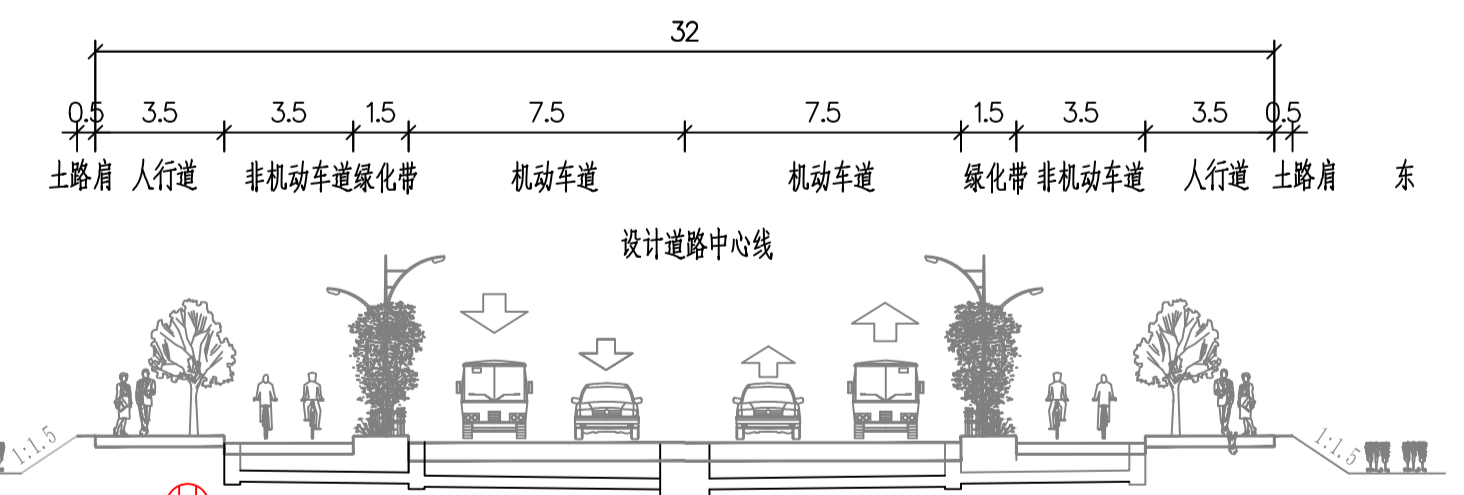
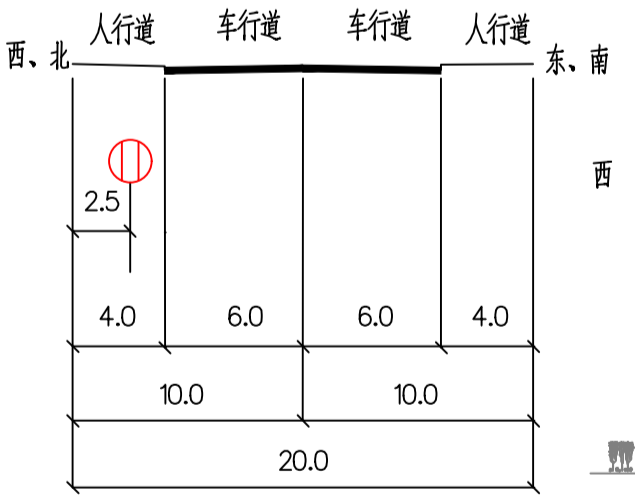
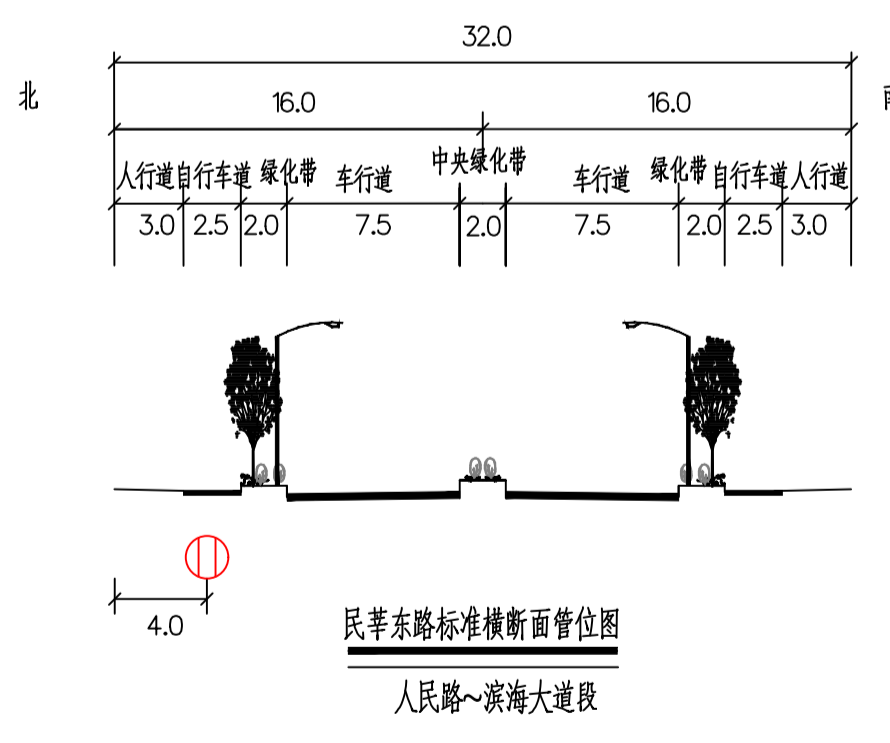
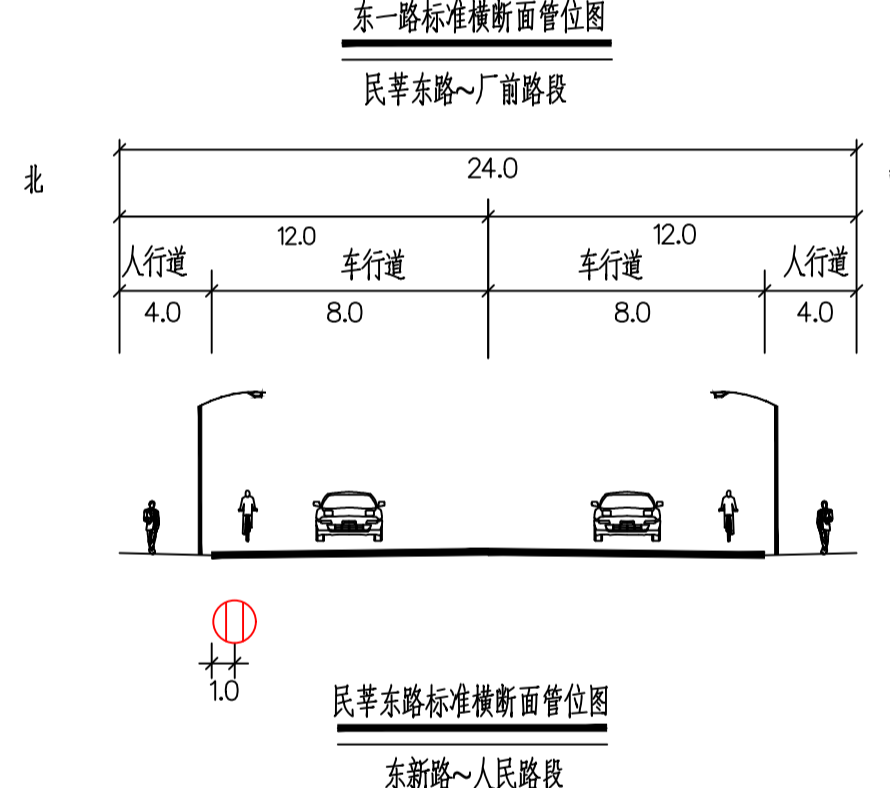
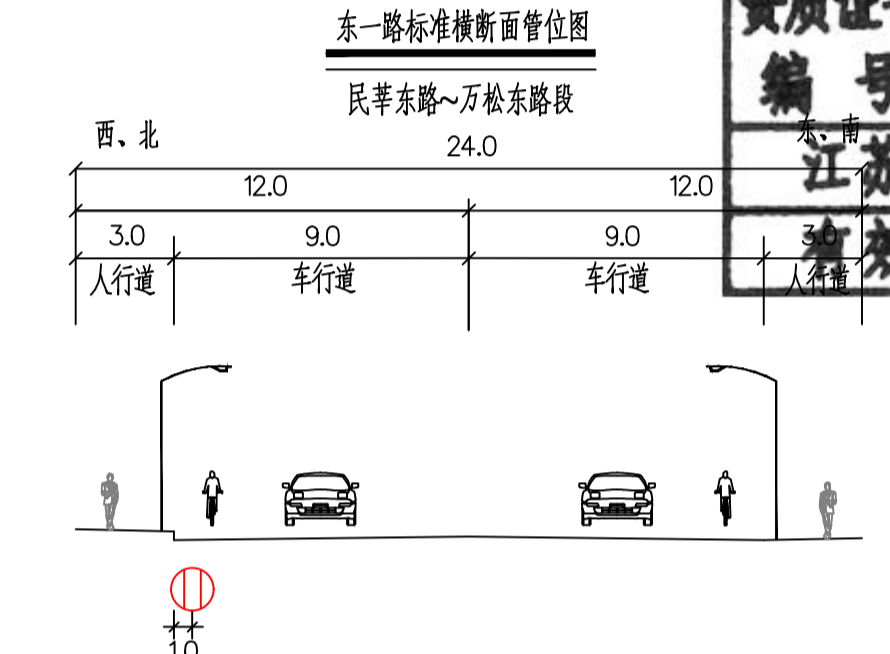
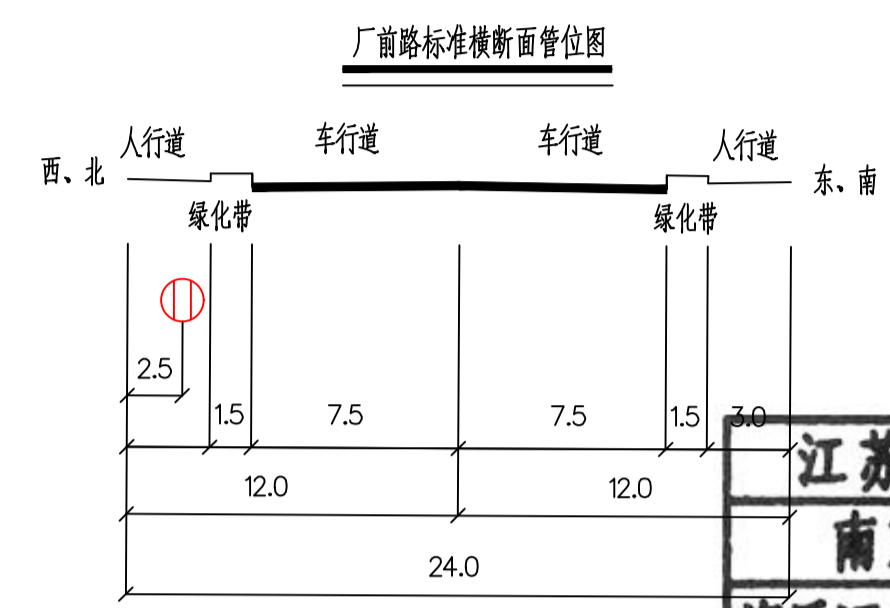
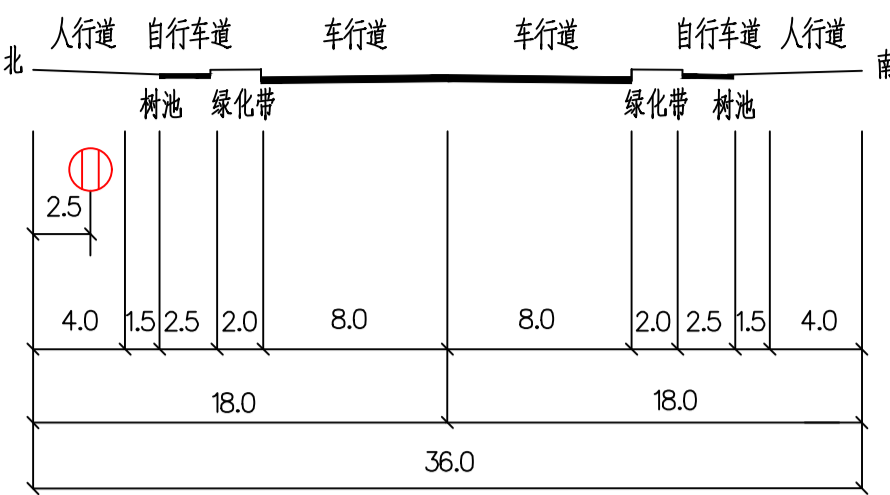
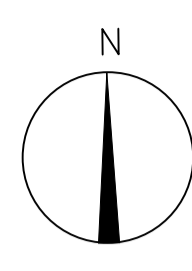


姓名	专业
姓名	专业
规划许可证附图



图例

图例	名称
	本次立项燃气管线
	河流

序号	工程名称	长度(km)	管径
1	厂前路(瑞安大道~港口大道)天然气中压管工程	1.37	De160
2	富周东路(港口大道~滨海大道)天然气中压管工程	1.39	De160
3	民丰东路(东一路~港口大道)天然气中压管工程	0.59	De250
4	民丰东路(港口大道~滨海大道)天然气中压管工程	1.32	De250
5	新兴路(东一路~港口大道)天然气中压管工程	0.59	De160
6	东一路(厂前路~万松东路)天然气中压管工程	1.06	De250
7	环猷东路(A十二路~万松东路)天然气中压管工程	1.89	De200
8	人民路(莘塍路~民丰东路)天然气中压管工程	0.11	De160
9	文德路(莘塍路~富周东路)天然气中压管工程	0.59	De160
合计		8.91	

说明:其中De250:2.97km, De200:1.89km, De160:4.05km

南京市燃气工程设计院有限公司
NANJING GAS ENGINEERING DESIGN INSTITUTE CO., LTD.
地址:江苏省南京市中南路214号 邮编:210009

注册编号:
注册专业:
注册日期:
注册有效期:
注册有效期截止日期:
注册有效期起始日期:

江苏省工程勘察设计出图专用章
南京市燃气工程设计院有限公司
资质证书 A232517285
编号
江苏省住房和城乡建设厅监制(A)
有效期至二〇二二年九月三十日

工程名称	富周东路~滨海大道天然气中压管工程		
项目	燃气		
设计阶段	方案	设计编号	
图号	第1张	共1张	
比例	---	日期	2022.05
工程名称	总平面图		
批准			
审定			
项目负责人			
专业负责			
审核			
校核			
设计			
制图			

注:本图如加盖出图专用章无效,未经本院书面许可,任何人不得复制或转发第三方。