


专业会签
CONFIRMED BY
王玉超
暖通
给排水
电气
结构
建筑
CX25

项目负责人	蔡军辉	签名	
专业负责人	蔡军辉	签名	
设计	陈宽明	签名	

注册章
注册建筑师
NO:A233015858
浙江省住房和城乡建设厅监制
预留章
中华人民共和国二级注册建筑师
姓名: 蔡军辉
注册号: 3301585-0035
有效期至: 2023年06月
图审章
竣工章

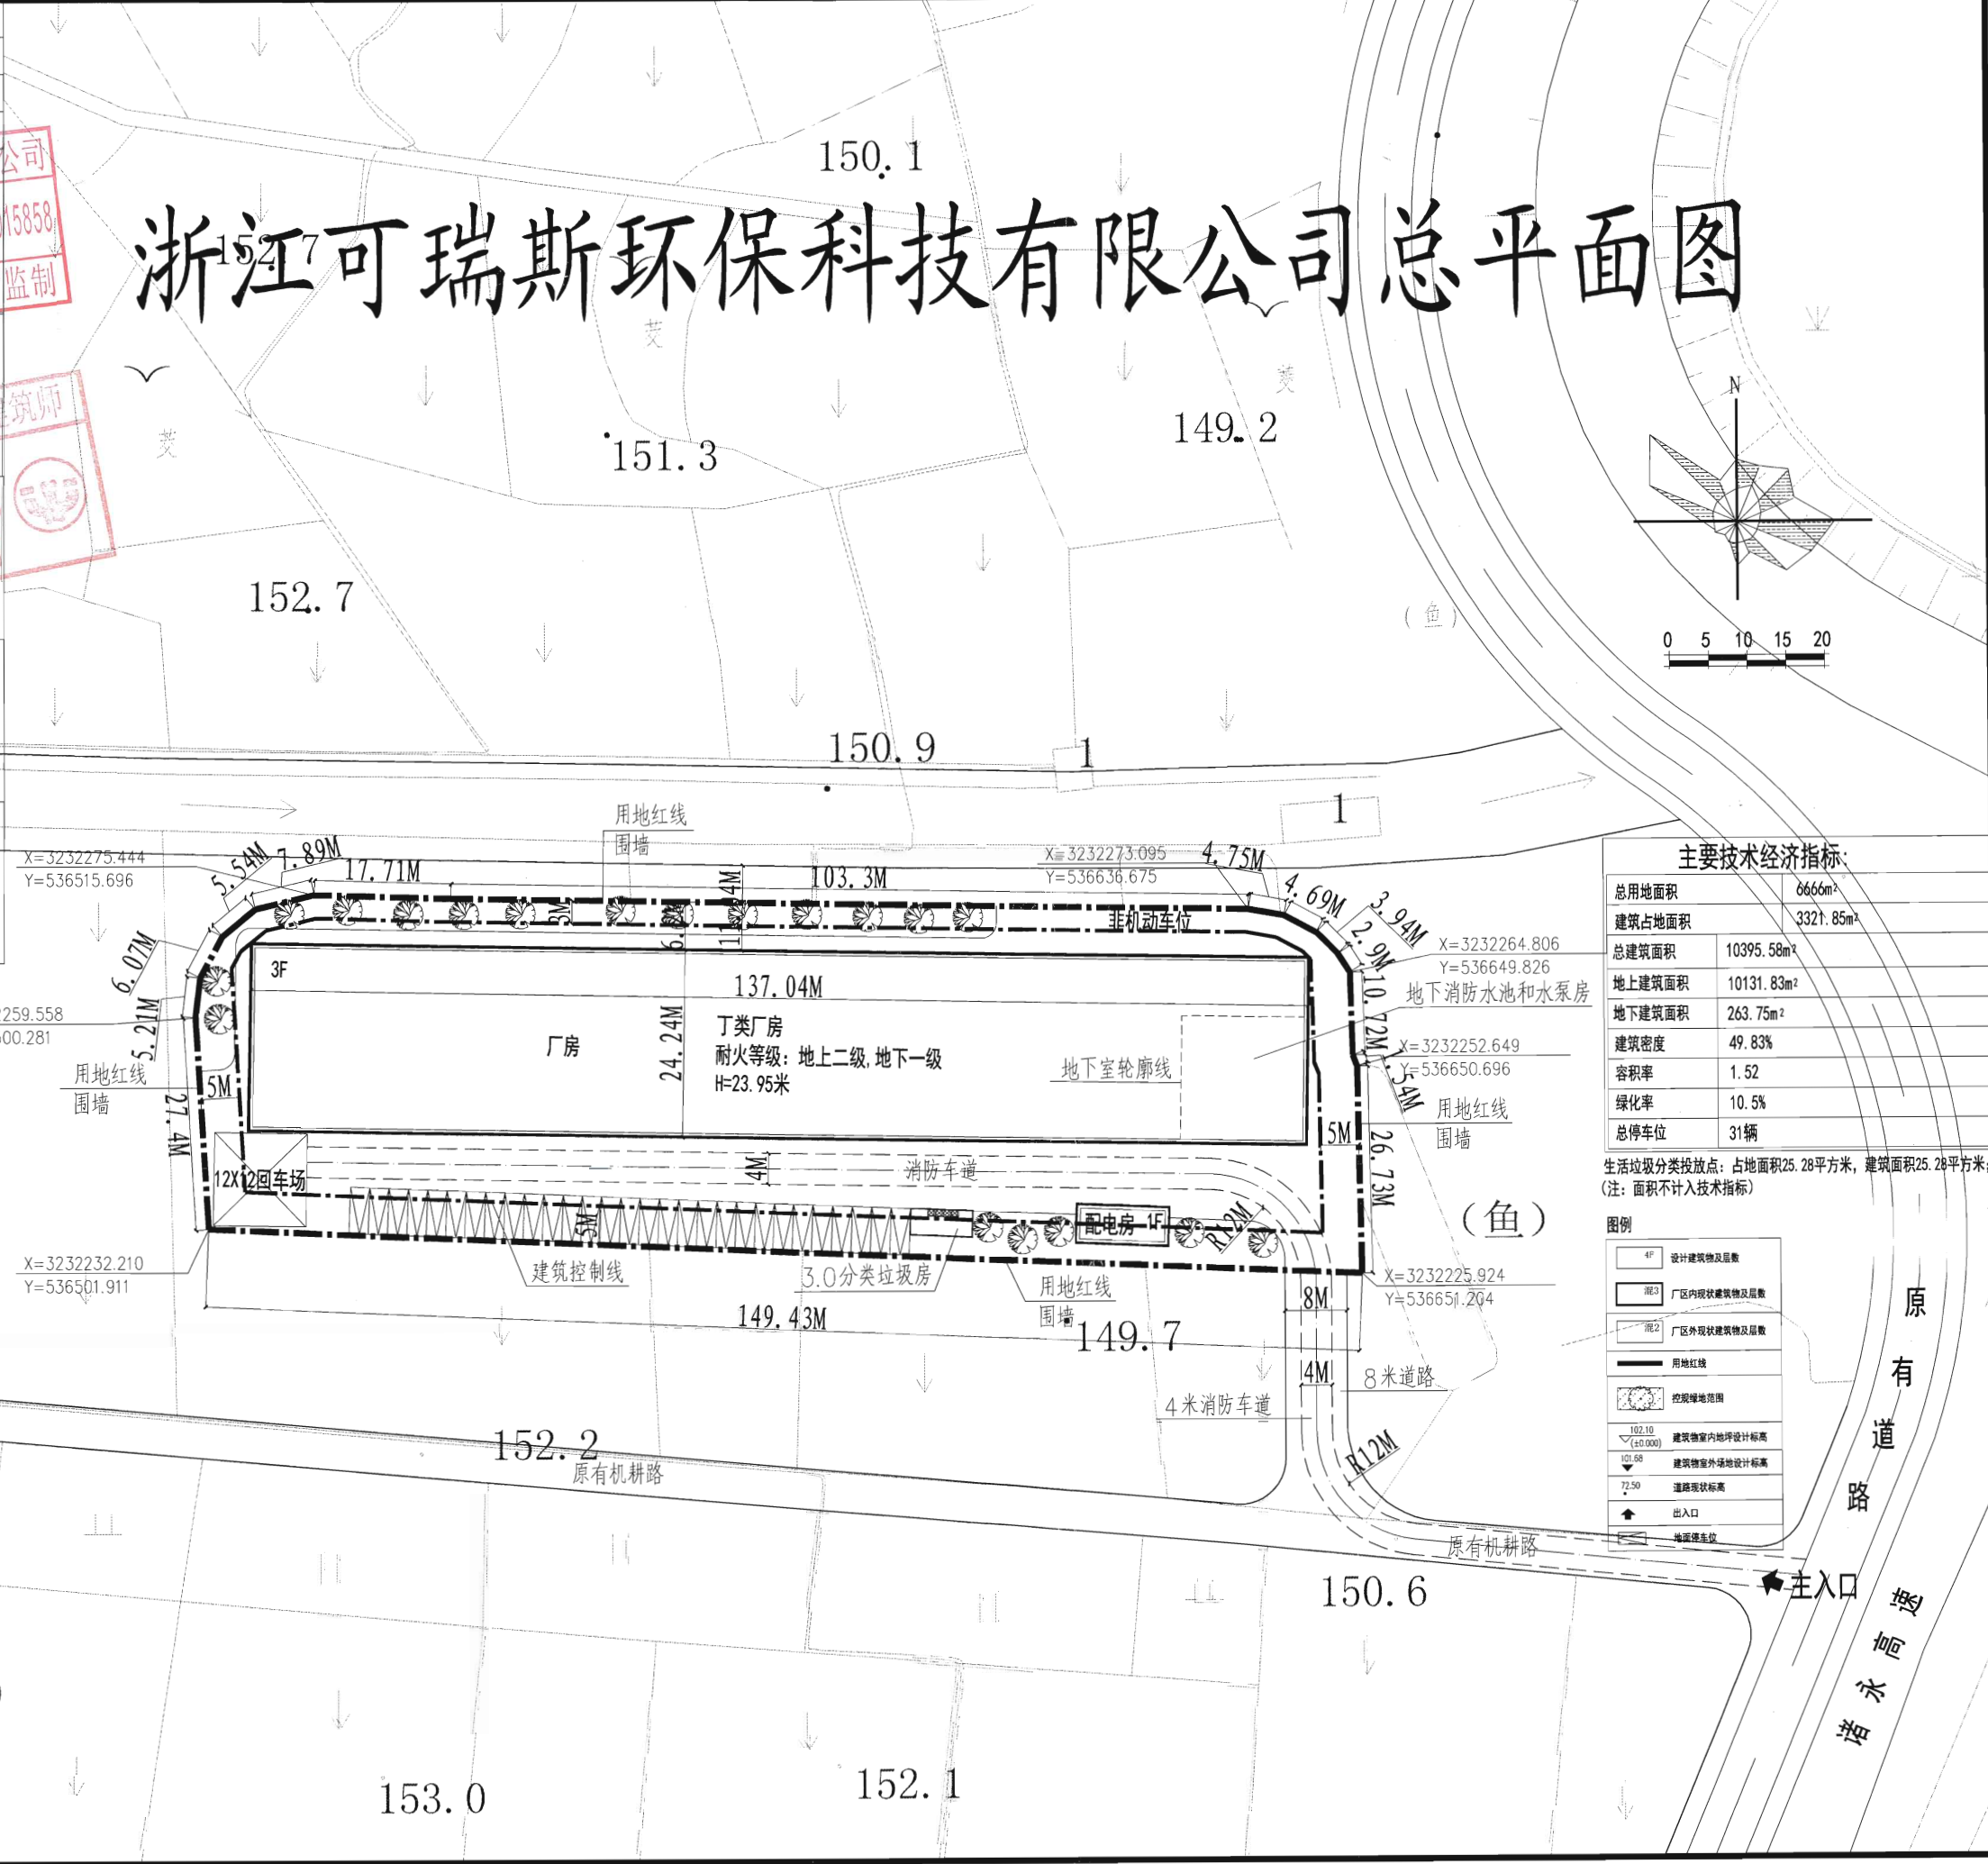

本图版权属浙江耀华规划建筑设计有限公司所有, 除本工程外的任何其它用途和复制, 必须获得本公司的书面许可。
THE OWNERSHIP OF THE COPYRIGHT IN THIS DRAWING IS RETAINED BY ZHEJIANG YAOHUA PLANNING & ARCHITECTURAL DESIGN CO., LTD. WRITTEN CONSENT MUST BE OBTAINED BEFORE ANY USE OR REPRODUCTION OF THIS DRAWING.

浙江耀华规划建筑设计有限公司
ZHEJIANG YAOHUA PLANNING & ARCHITECTURAL DESIGN CO., LTD.
工程设计资质证书编号: 建筑行业(建筑工程)甲级A233015858
风景园林工程专项乙级A233015858
城乡规划编制资质证书编号: 乙测自然资规划[2020]20046号

合作设计单位 CO-OPERATED WITH

区位图 LOCATION MAP

审定	虞海华	王帅
AUTHORIZED BY	虞海华	王帅
审核	虞海华	王帅
REVIEWED BY	虞海华	王帅
项目负责人	蔡军辉	王帅
PROJECT LEADER	蔡军辉	王帅
专业负责人	蔡军辉	王帅
PROFESSION BY	蔡军辉	王帅
校对	王帅	王帅
CHECKED BY	王帅	王帅
设计	陈宽明	陈宽明
DESIGNED BY	陈宽明	陈宽明
绘图	陈宽明	陈宽明
DRAWN BY	陈宽明	陈宽明

建设单位 DEVELOPMENT ORGANIZATION
浙江可瑞斯环保科技有限公司
项目名称 ITEM
年产 3000 套(台)环保设备建设项目
子项名称 SUBITEM
浙江可瑞斯环保科技有限公司厂区


图名 DRAWING TITLE
总平面图

工程编号	JOB NO.	图号	总平-01
专业	总平	阶段	方案
DISCIPLINE	总平	STATUS	方案
比例	SCALE	版次	VERSION NO.
日期	2023.03	版次	VERSION NO.
DATE	2023.03	版次	VERSION NO.

二维码
版权所有, 不得复制、套用或公开。
ALL RIGHTS RESERVED.


版权所有，不得复制、套用或公开
ALL RIGHTS RESERVED

浙江可瑞斯环保科技有限公司绿化分析图


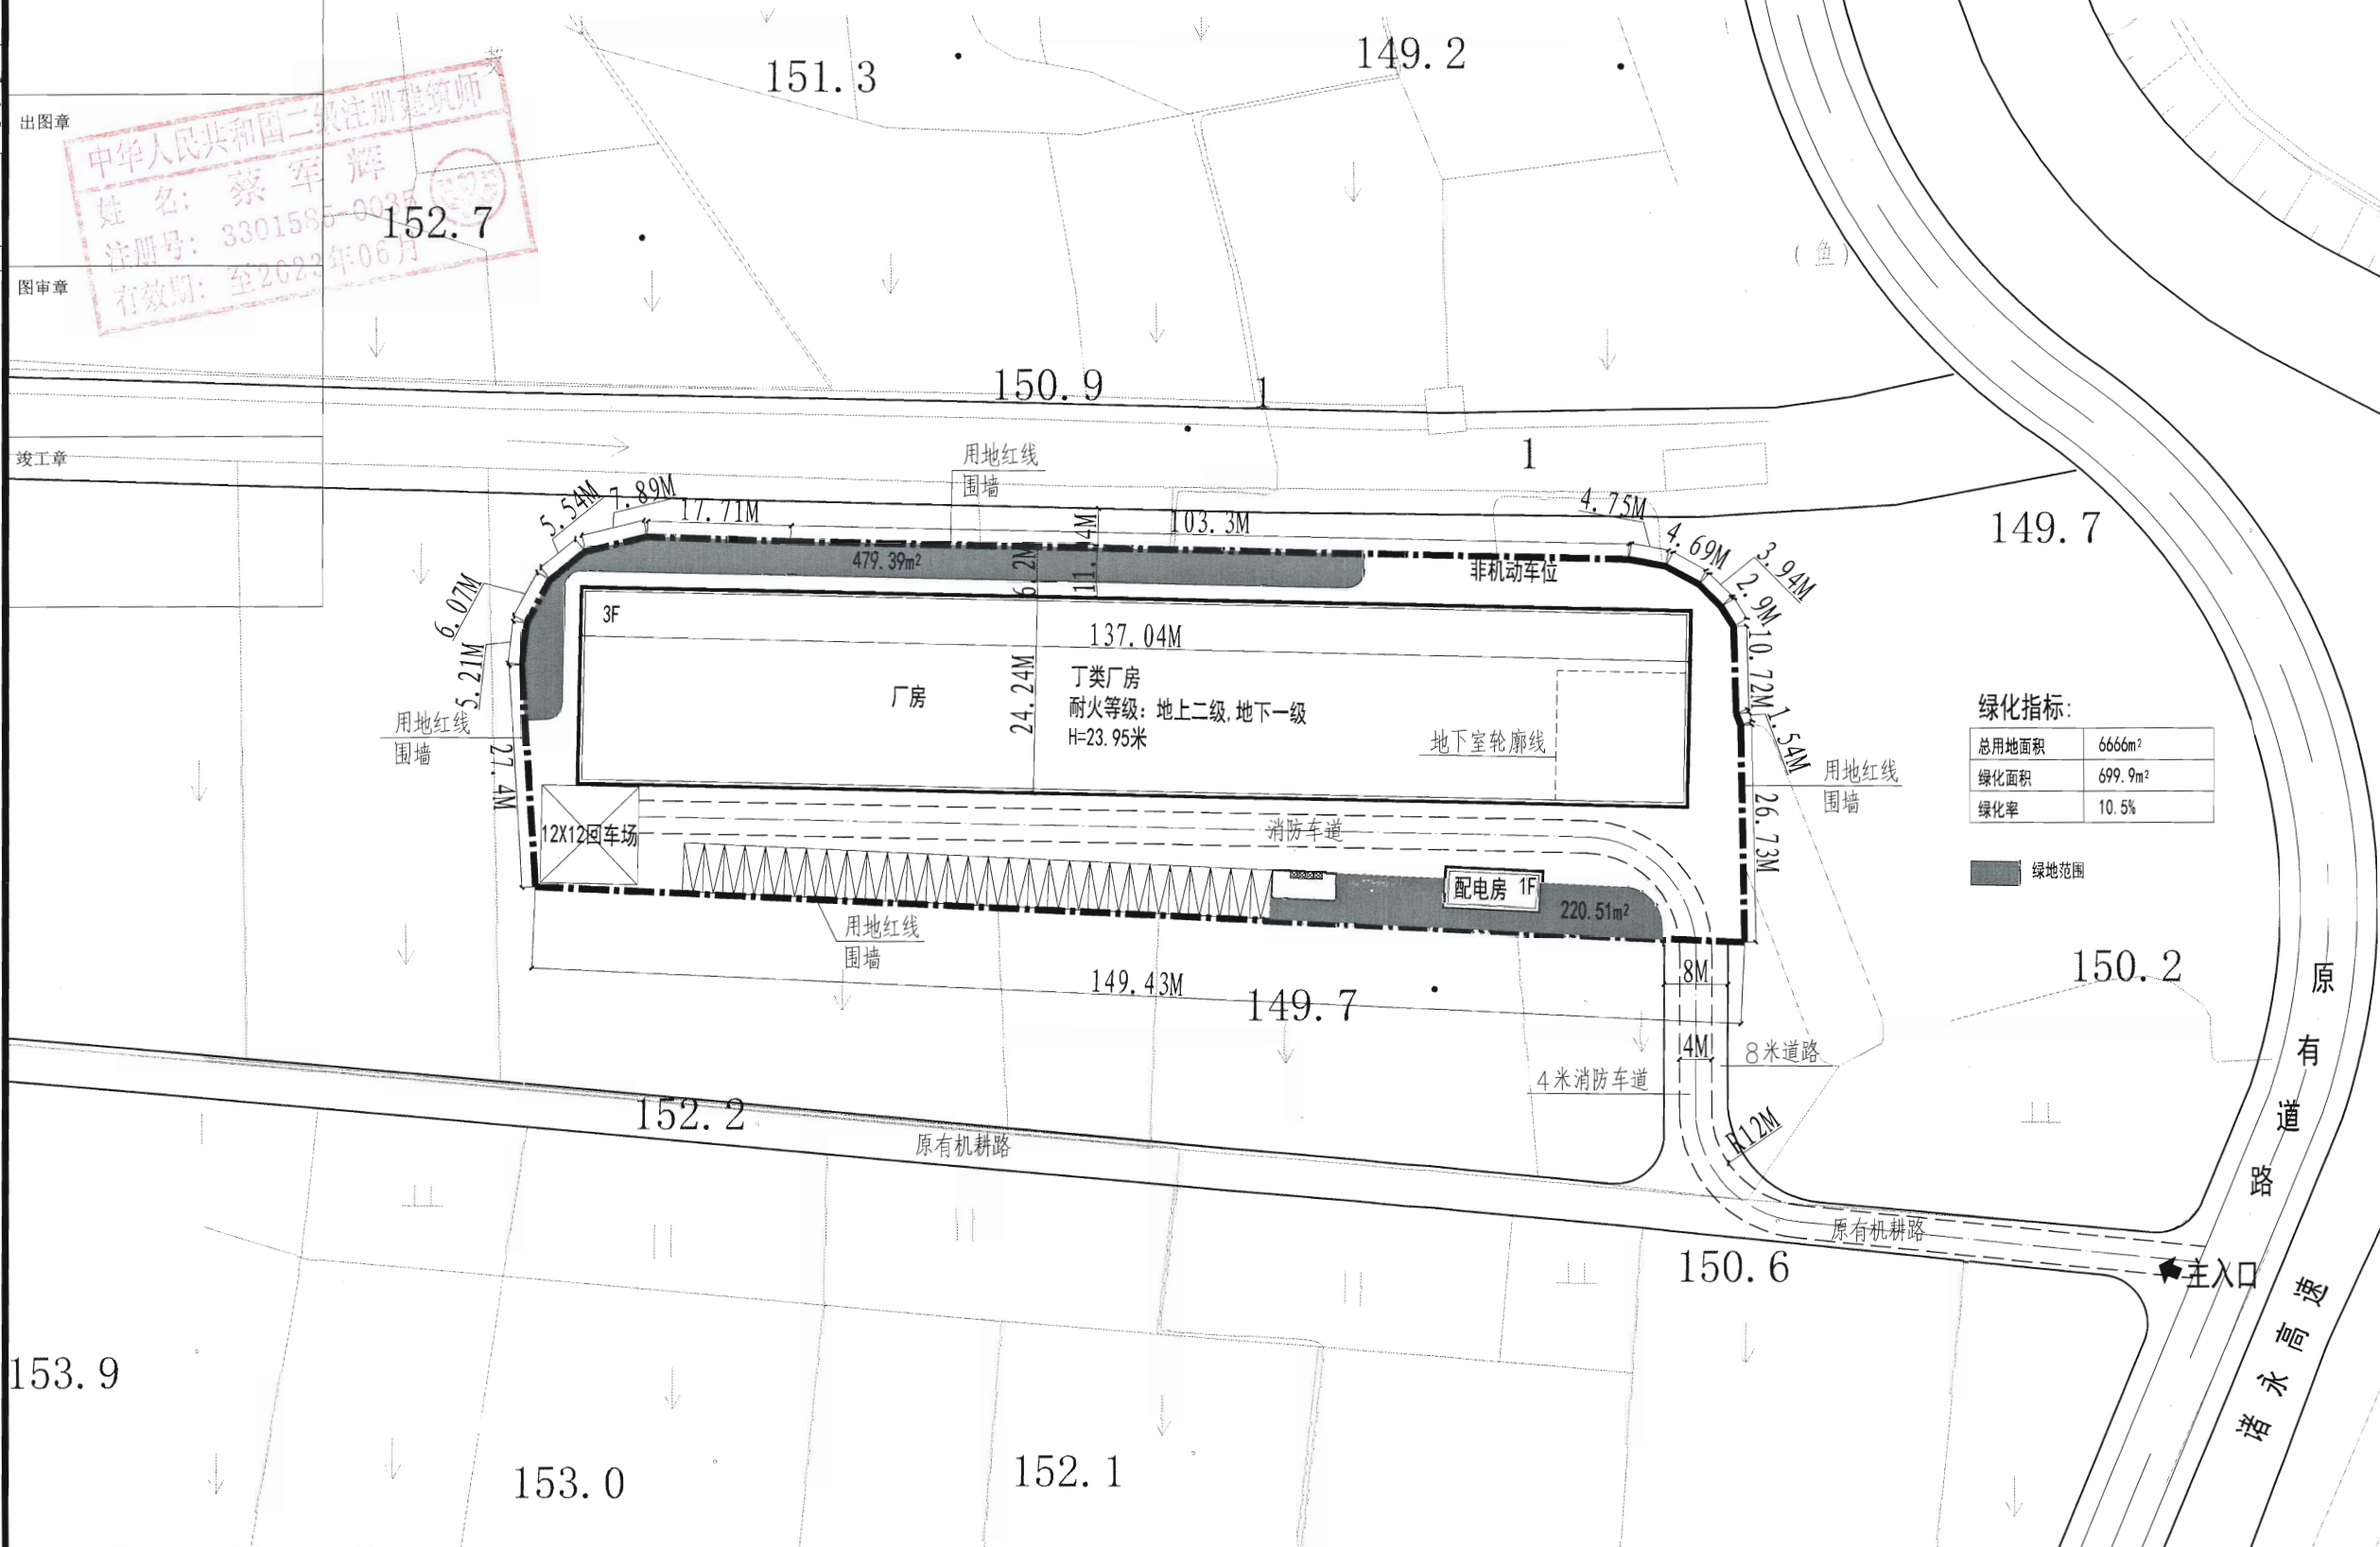


专业会签
CONFIRMED BY
王超
暖通
给排水
电气
结构
建筑
CK25

实 名	签 名
项目负责人	蔡军辉
专业负责人	蔡军辉
设 计	陈宽明
注册章	
预留章	
出图章	
图审章	
竣工章	

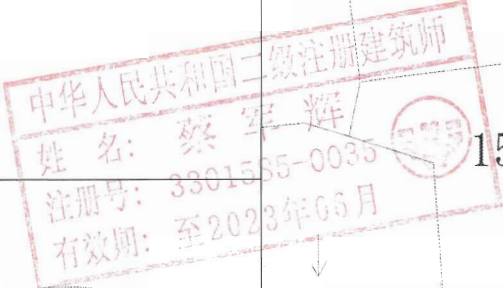

浙江可瑞斯环保科技有限公司给水总平面图

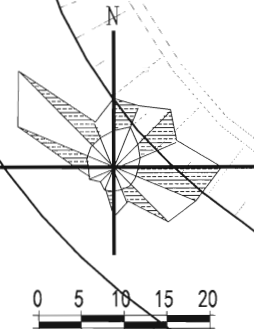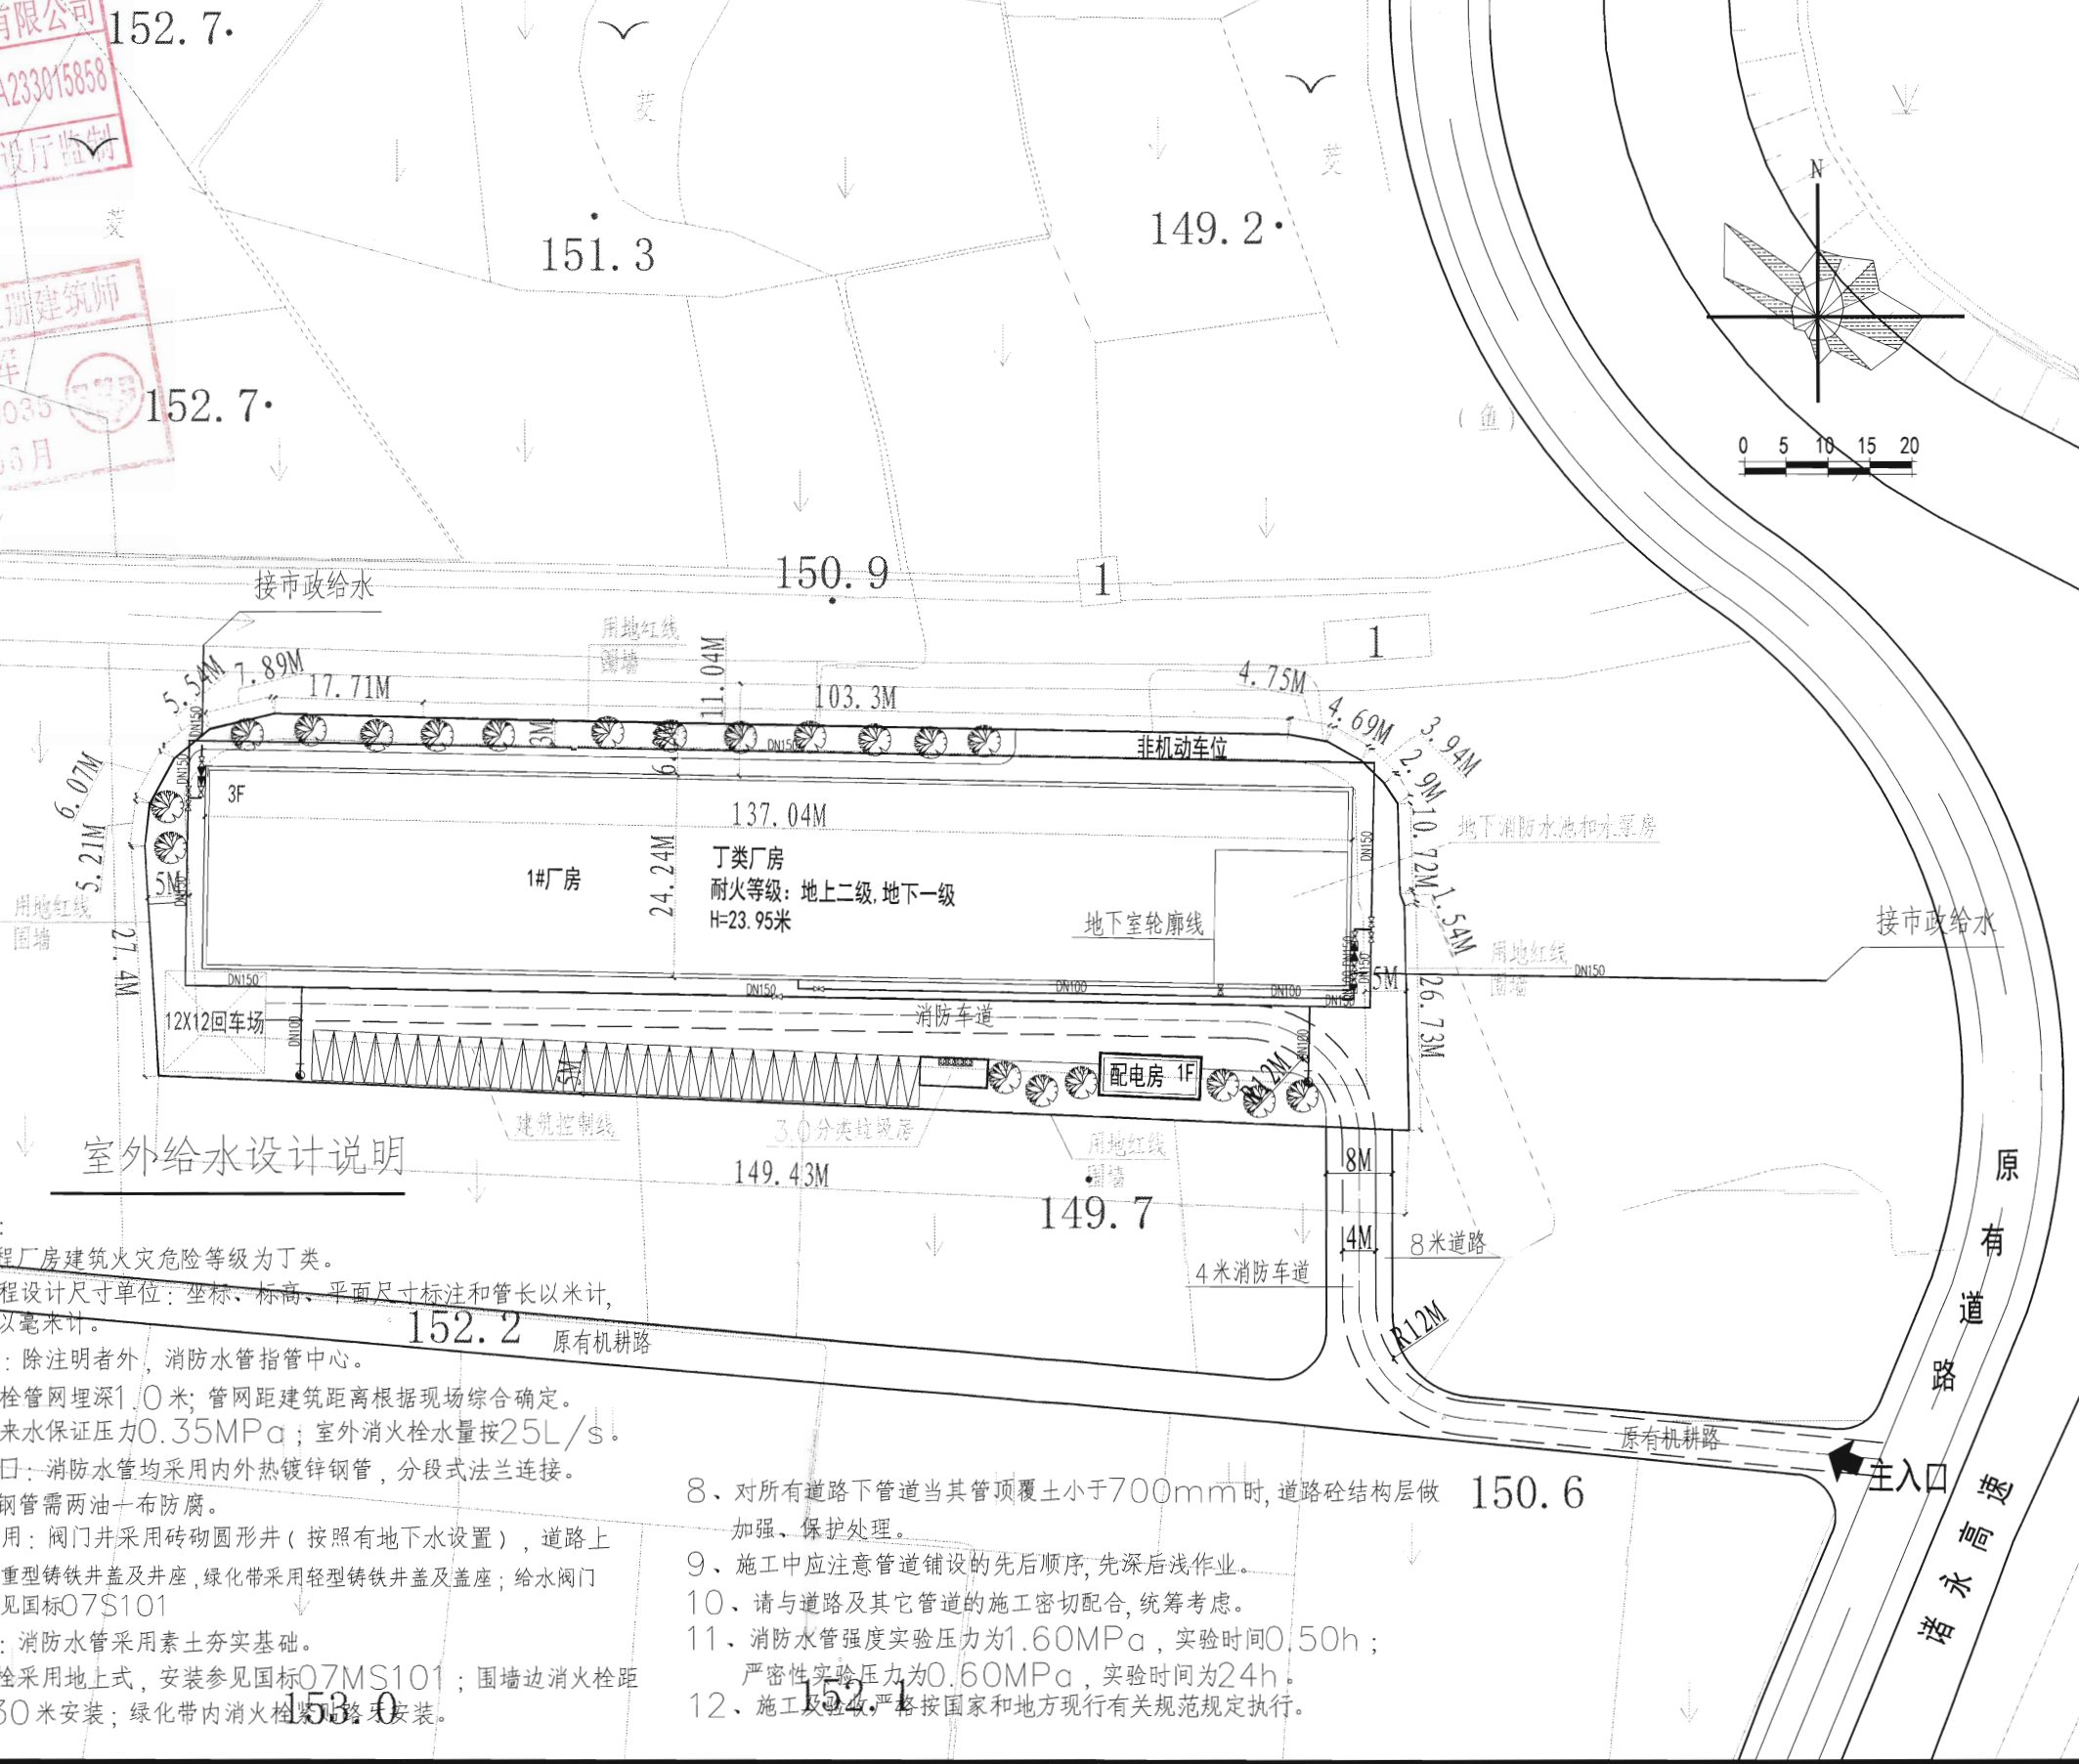

室外给水设计说明

- 一般说明：
 - 本工程厂房建筑火灾危险等级为丁类。
 - 本工程设计尺寸单位：坐标、标高、平面尺寸标注和管长以米计，其余以毫米计。
 - 标高：除注明者外，消防水管指管中心。
- 室外消防栓管网埋深1.0米；管网距建筑距离根据现场综合确定。
- 本工程自来水保证压力0.35MPa；室外消防栓水量按25L/s。
- 管材及接口：消防水管均采用内外热镀锌钢管，分段式法兰连接。埋地镀锌钢管需两油一布防腐。
- 构筑物选用：阀门井采用砖砌圆形井（按照有地下水设置），道路上的井盖采用重型铸铁井盖及井座，绿化带采用轻型铸铁井盖及盖座；给水阀门井的做法详见国标07S101
- 管道基础：消防水管采用素土夯实基础。
- 室外消防栓采用地上式，安装参见国标07MS101；围墙边消防栓距围墙边0.30米安装；绿化带内消防栓紧贴路边安装。
- 对所有道路下管道当其管顶覆土小于700mm时，道路砼结构层做加强、保护处理。
- 施工中应注意管道铺设的先后顺序，先深后浅作业。
- 请与道路及其它管道的施工密切配合，统筹考虑。
- 消防水管强度实验压力为1.60MPa，实验时间0.50h；严密性实验压力为0.60MPa，实验时间为24h。
- 施工及验收严格按国家和地方现行有关规范规定执行。

本图版权属浙江耀华规划建筑设计有限公司所有，除本工程外的任何其它用途和复制，必须获得本公司的书面许可。

THIS OWNERSHIP OF THE COPYRIGHT IN THIS DRAWING IS RETAINED BY ZHEJIANG YAOHUA PLANNING & ARCHITECTURAL DESIGN CO., LTD. WRITTEN CONSENT MUST BE OBTAINED BEFORE ANY USE OR REPRODUCTION OF THIS DRAWING.

浙江耀华规划建筑设计有限公司

ZHEJIANG YAOHUA PLANNING & ARCHITECTURAL DESIGN CO., LTD.

工程设计资质证书编号：建筑行业(建筑工程)甲级A233015858

风景园林工程专项乙级A233015858

城乡规划编制证书编号：乙自然资规划[2020]20046号

合作设计单位 CO-OPERATED WITH

区位图 LOCATION MAP

审 定	虞海华	
AUTHORIZED BY	虞海华	
审 核	虞海华	
REVIEWED BY	虞海华	
项目负责人	蔡军辉	
PROJECT LEADER	蔡军辉	
专业负责人	蔡军辉	
PROFESSION BY	蔡军辉	
校 对	王帅	
CHECKED BY	王帅	
设 计	陈宽明	
DESIGNED BY	陈宽明	
绘 图	陈宽明	
DRAWN BY	陈宽明	

建设单位 DEVELOPMENT ORGANIZATION

浙江可瑞斯环保科技有限公司

项目名称 ITEM

年产 3000 套（台）环保设备建设项目

子项名称 SUB/ITEM

浙江可瑞斯环保科技有限公司厂区

图名 DRAWING TITLE

给水总平面图



工程编号	总平	图号	总平-01
JOB NO.	DISCIPLINE	DRAWING NO.	
专业	比例	阶段	方案
DISCIPLINE	SCALE	STATUS	
日期	2023.03	版次	
DATE	VERSION NO.		

二维码

版权所有，不得复制、套用或公开。

ALL RIGHTS RESERVED.

建 筑 结 构	傅 强 明 李 登 金	给 排 水 电 气	吴 厚 武 冯 俊 杰	暖 通	王 玉 超	CONFORMED BY	专业审核
---------	----------------	--------------	----------------	-----	-------	--------------	------

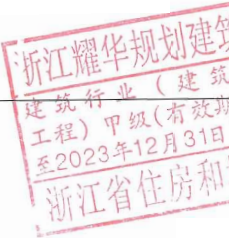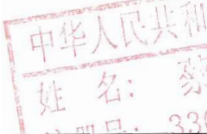	实 名	签 名
项目负责人	蔡军辉	
专业负责人	蔡军辉	
设 计	陈宽明	
注册章		
		
预留章		
		
出图章		

浙江耀华规划建筑设计有限公司
建筑行业（建筑工程）甲级（有效期
至2023年12月31日）★NO: A233015855
浙江省住房和城乡建设厅监制


中华人民共和国二级注册建筑师


姓名: 蔡军辉

注册号: 3301585-C025

有效期至: 至2023年06月

152

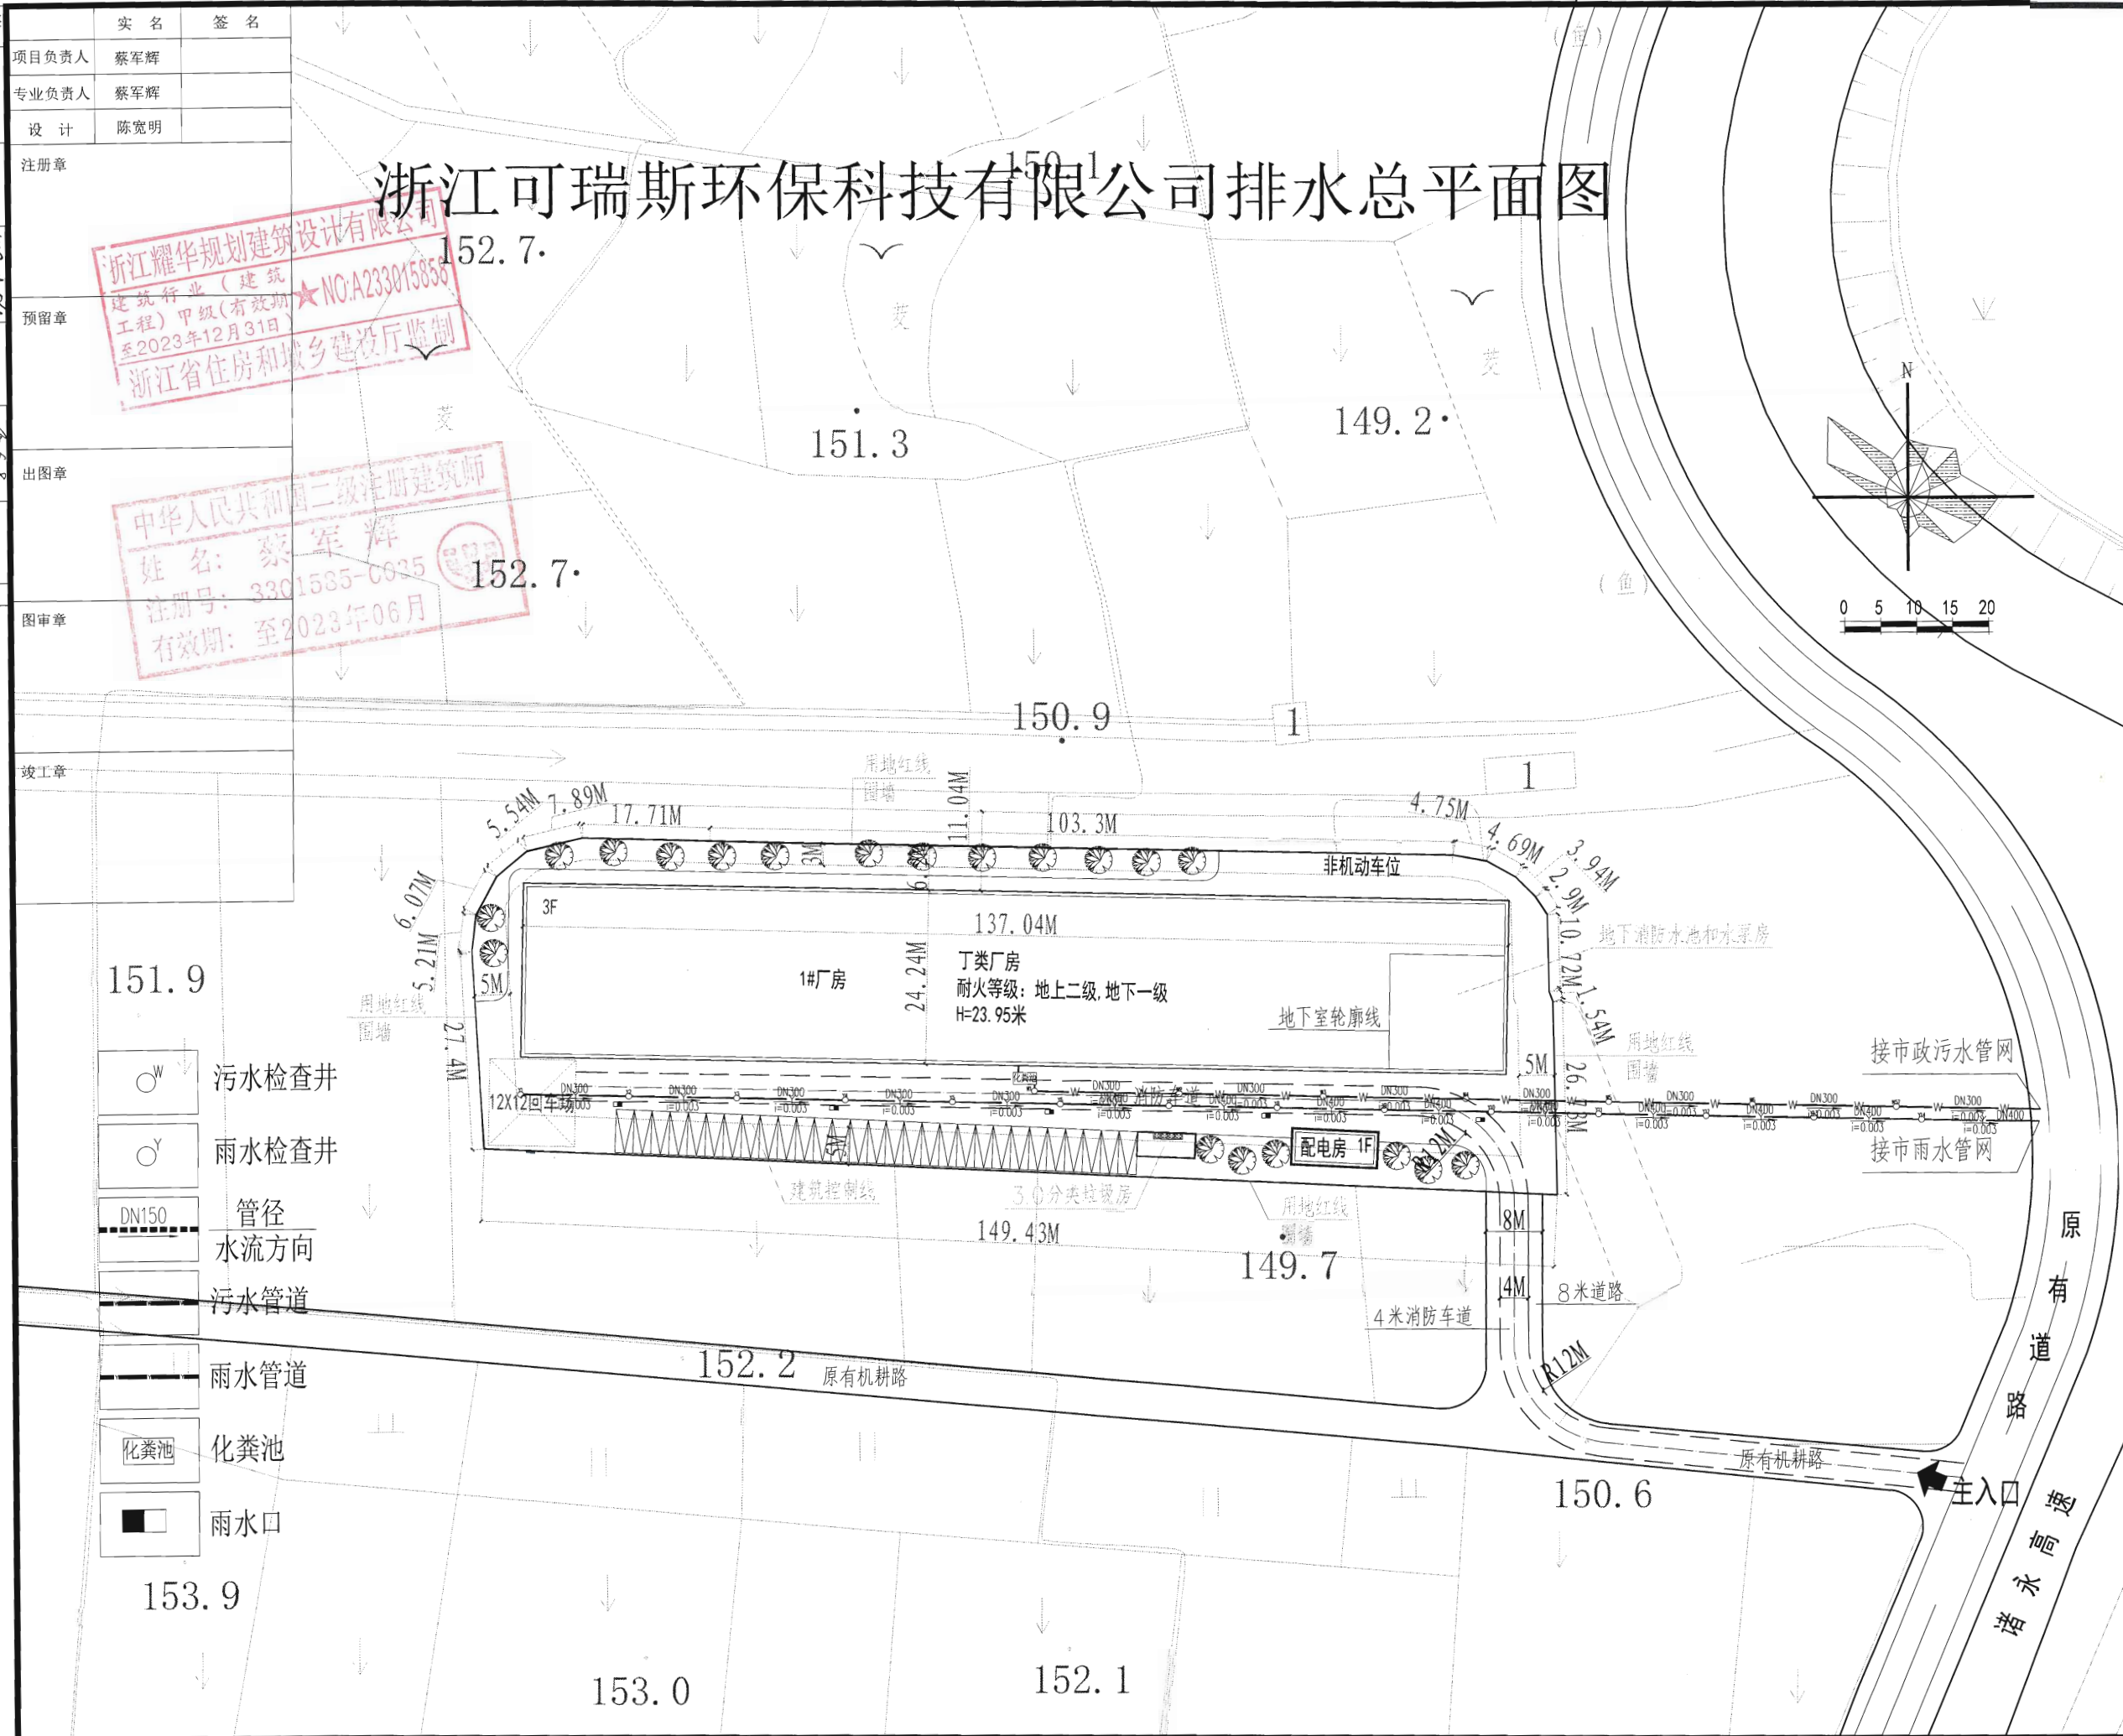

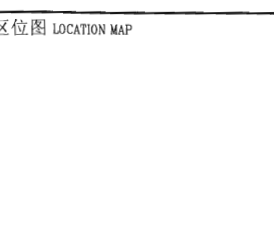本图版权归属浙江耀华规划建筑设计有限公司所有，除本工程外的任何其它用途和复制，必须获得本公司的书面许可。			
THE OWNERSHIP OF THE COPYRIGHT IN THIS DRAWING IS RETAINED BY ZHEJIANG YAOHUA PLANNING & ARCHITECTURAL DESIGN CO., LTD. WRITTEN CONSENT MUST BE OBTAINED BEFORE ANY USE OR REPRODUCTION OF THIS DRAWING.			
			
耀华集团			
浙江耀华规划建筑设计有限公司			
ZHEJIANG YAOHUA PLANNING & ARCHITECTURAL DESIGN CO., LTD.			
工程设计资质证书编号：建筑行业(建筑工程)甲级A233015858 风景园林工程专项乙级A233015858 城乡规划编制证书编号：乙浙自然资规规划[2020]20046号			
合作设计单位 CO-OPERATED WITH			
区位图 LOCATION MAP			
			
审 定 AUTHORIZED BY	虞海华		
审 核 REVIEWED BY	虞海华		
项目负责人 PROJECT LEADER	蔡军辉		
专业负责人 PROFESSION BY	蔡军辉		
校 对 CHECKED BY	王帅		
设 计 DESIGNED BY	陈宽明		
绘 图 DRAWN BY	陈宽明		
建设单位 DEVELOPMENT ORGANIZATION			
浙江可瑞斯环保科技有限公司			
项目名称 ITEM			
年产 3000 套（台）环保设备建设项目			
子项名称 SUBITEM			
浙江可瑞斯环保科技有限公司厂区			
图名 DRAWING TITLE			
排水总平面图			
工程编号 JOB NO.			
专 业 DISCIPLINE	总 平	图 号 DRAWING NO.	总平-02
比 例 SCALE		阶 段 STATUS	方 案
日 期 DATE	2023.03	版 次 VERSION NO.	
二维码			
版权所有，不得复制或、套用或公开。 ALL RIGHTS RESERVED.			


专业会签
CONFIRMED BY
王超
暖通
给排水
电气
结构
建筑
CX25

实 名	签 名
项目负责人	蔡军辉
专业负责人	蔡军辉
设 计	陈宽明
注册章	
预留章	
出图章	
图审章	
竣工章	

浙江耀华规划建筑设计有限公司
建筑行业（建筑工程）甲级（有效期至2023年12月31日）
浙江省住房和城乡建设厅监制
NO:A233015858

中华人民共和国二级注册建筑师
姓名：蔡军辉
注册号：3301585-0035
有效期：至2023年06月

浙江可瑞斯环保科技有限公司电力总平面图

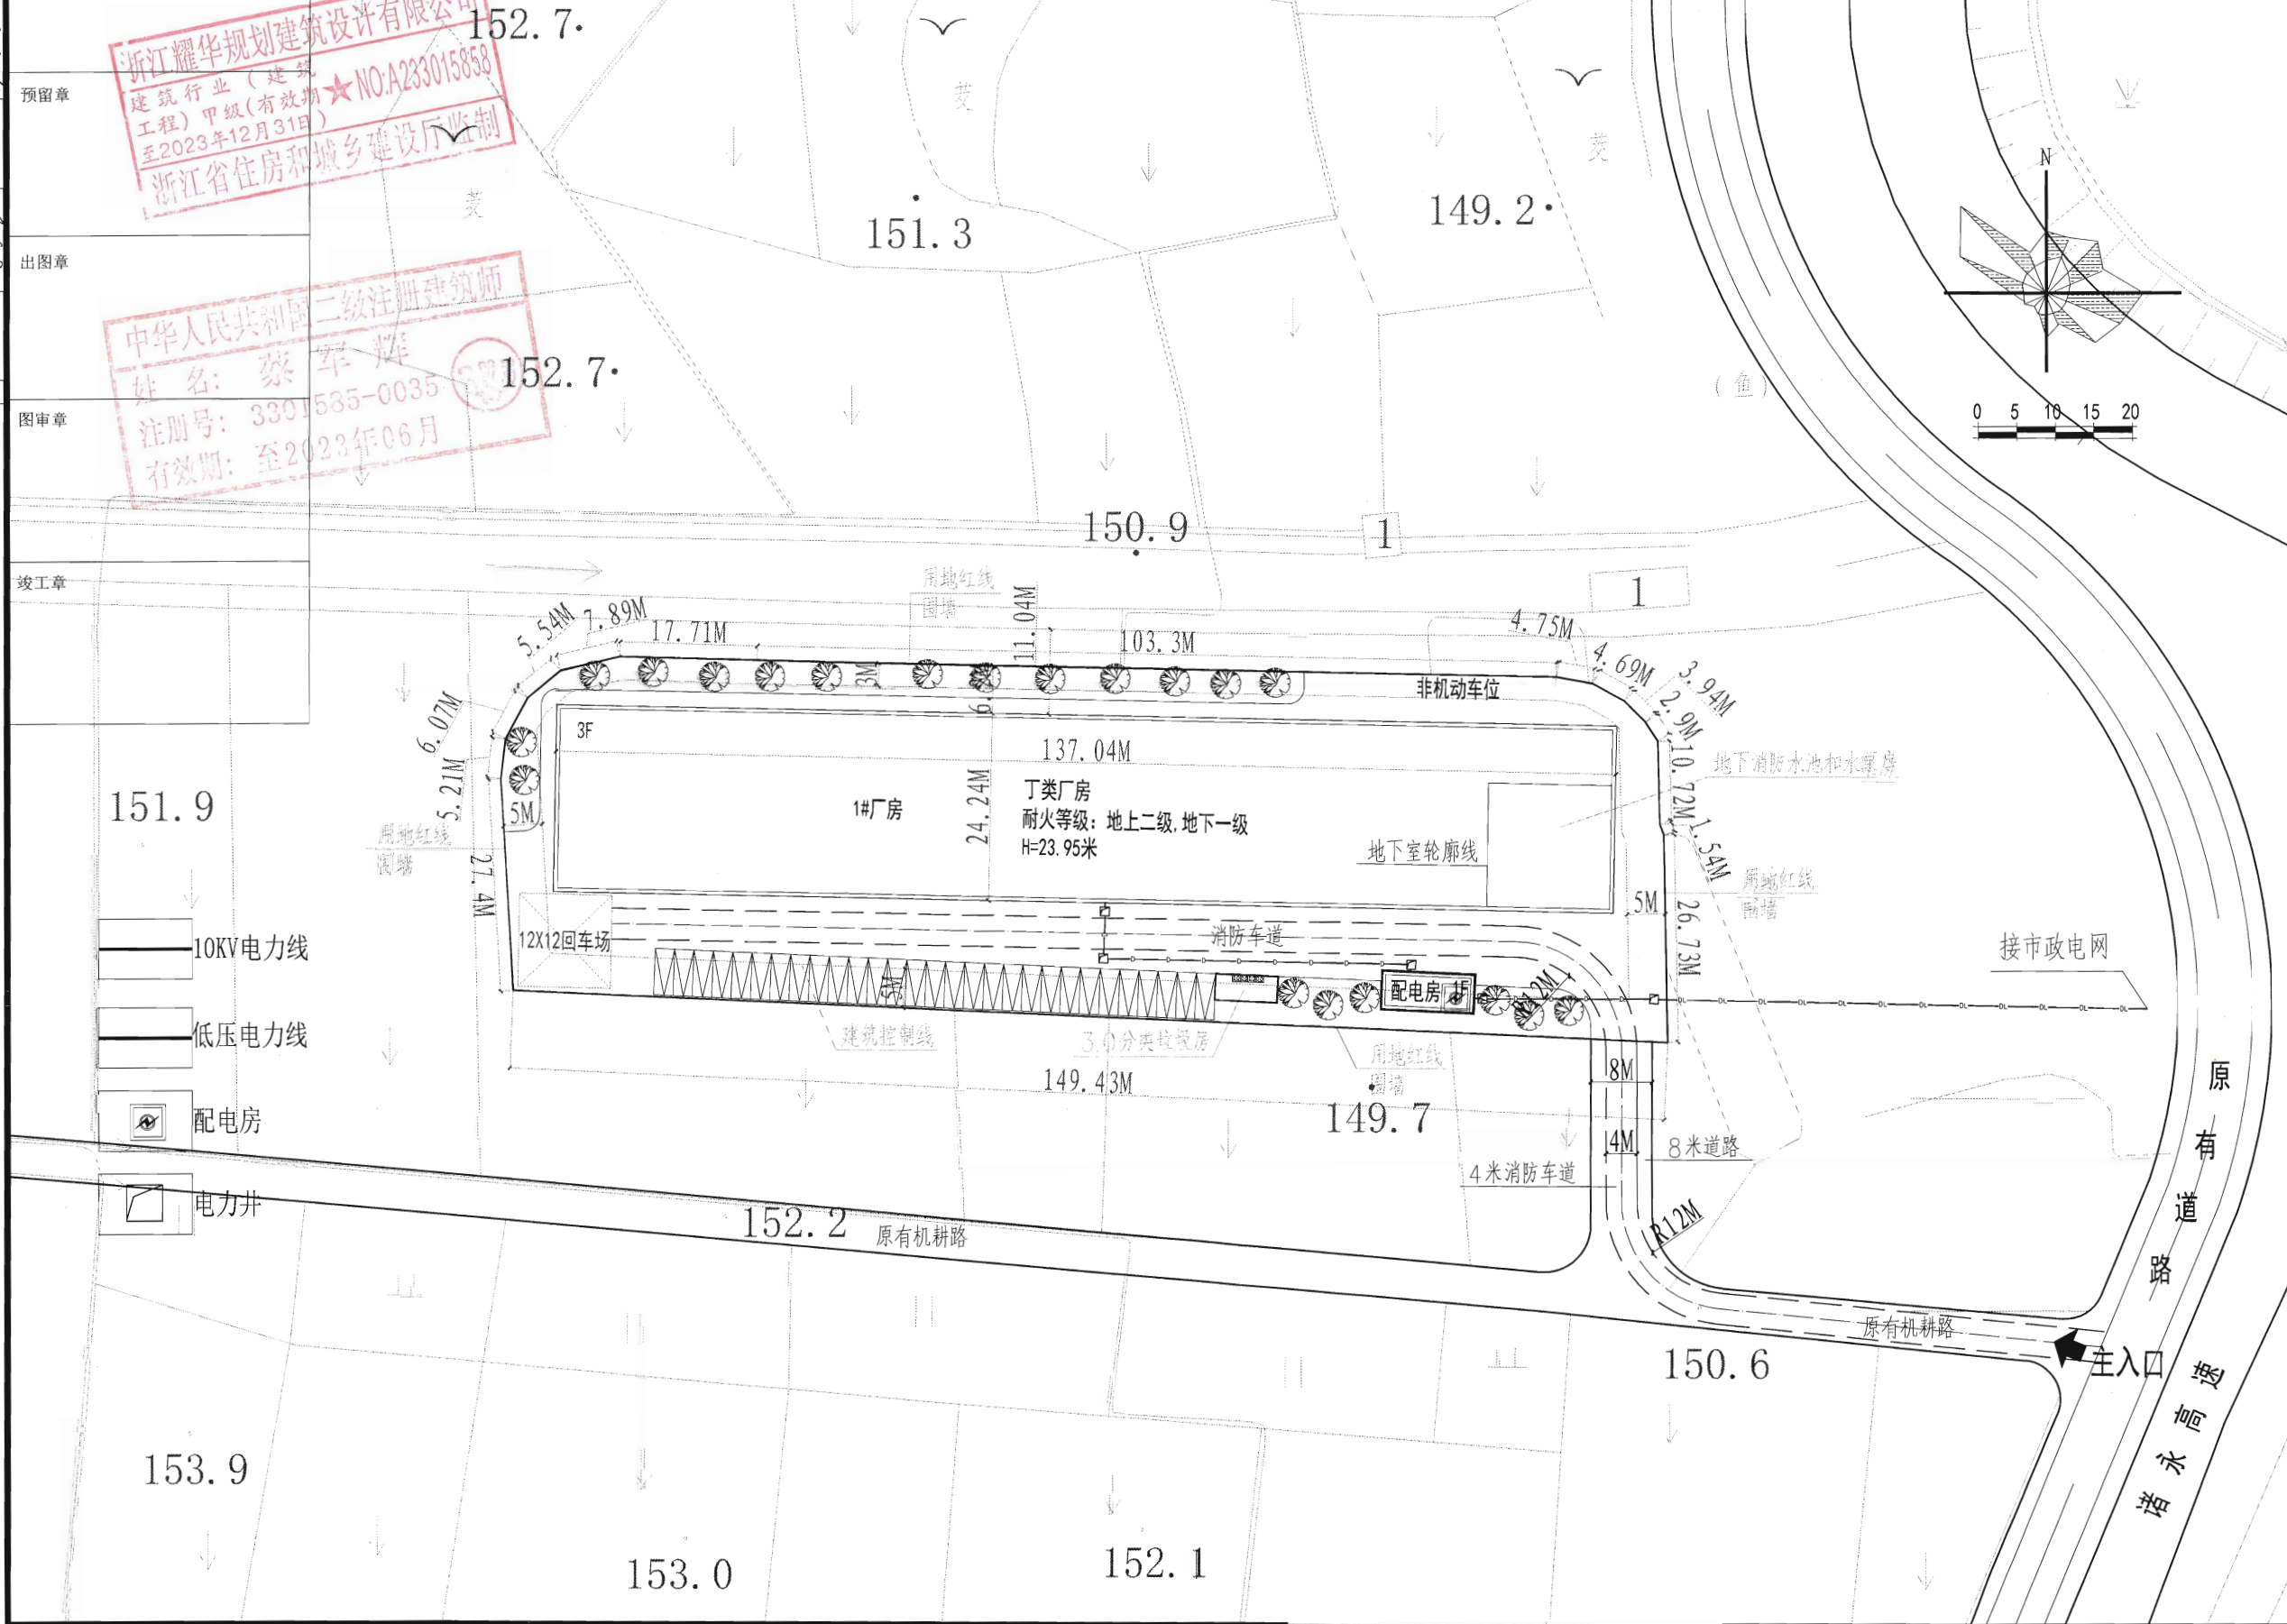

本图版权属浙江耀华规划建筑设计有限公司所有，除本工程外的任何其它用途和复制，必须获得本公司的书面许可。
THE OWNERSHIP OF THE COPYRIGHT IN THIS DRAWING IS RETAINED BY ZHEJIANG YAOHUA PLANNING & ARCHITECTURAL DESIGN CO., LTD. WRITTEN CONSENT MUST BE OBTAINED BEFORE ANY USE OR REPRODUCTION OF THIS DRAWING.

浙江耀华集团 | 耀华集团

浙江耀华规划建筑设计有限公司
ZHEJIANG YAOHUA PLANNING & ARCHITECTURAL DESIGN CO., LTD.

工程设计资质证书编号：建筑行业（建筑工程）甲级A233015858
风景园林工程专项乙级A233015858
城乡规划编制证书编号：乙.浙自然资规[2020]20046号

合作设计单位 CO-OPERATED WITH

区位图 LOCATION MAP

审 定	虞海华	王超
AUTHORIZED BY	虞海华	王超
审 核	虞海华	王超
REVIEWED BY	虞海华	王超
项目负责人	蔡军辉	王超
PROJECT LEADER	蔡军辉	王超
专业负责人	蔡军辉	王超
PROFESSION BY	蔡军辉	王超
校 对	王帅	王超
CHECKED BY	王帅	王超
设 计	陈宽明	王超
DESIGNED BY	陈宽明	王超
绘 图	陈宽明	王超
DRAWN BY	陈宽明	王超

建设单位 DEVELOPMENT ORGANIZATION
浙江可瑞斯环保科技有限公司

项目名称 ITEM
年产 3000 套（台）环保设备建设项目

子项名称 SUBITEM
浙江可瑞斯环保科技有限公司厂区

图名 DRAWING TITLE
电力总平面图

工程编号
JOB NO.

专业	总平	图号	总平-03
DISCIPLINE	总平	DRAWING NO.	总平-03
比例		阶段	方案
SCALE		STATUS	方案
日期	2023.03	版次	
DATE	2023.03	VERSION NO.	

二维码

版权所有，不得复制、套用或公开。
ALL RIGHTS RESERVED.

专业会签
CONFIRMED BY
王正超
暖通
给排水
电气
结构
建筑
CX25


实 名	签 名
项目负责人 蔡军辉	
专业负责人 蔡军辉	
设 计 陈宽明	
注册章	
预留章	
出图章	
图审章	
竣工章	

浙江耀华规划建筑设计有限公司
建筑行业(建筑工程)甲级(有效期至2023年12月31日)
浙江省住房和城乡建设厅监制

中华人民共和国二级注册建筑师
姓名: 蔡军辉
注册号: 3301585-0035
有效期: 至2023年06月

浙江可瑞斯环保科技有限公司弱电总平面图

- 电信电缆 (8孔)
- 交换机
- 手孔井

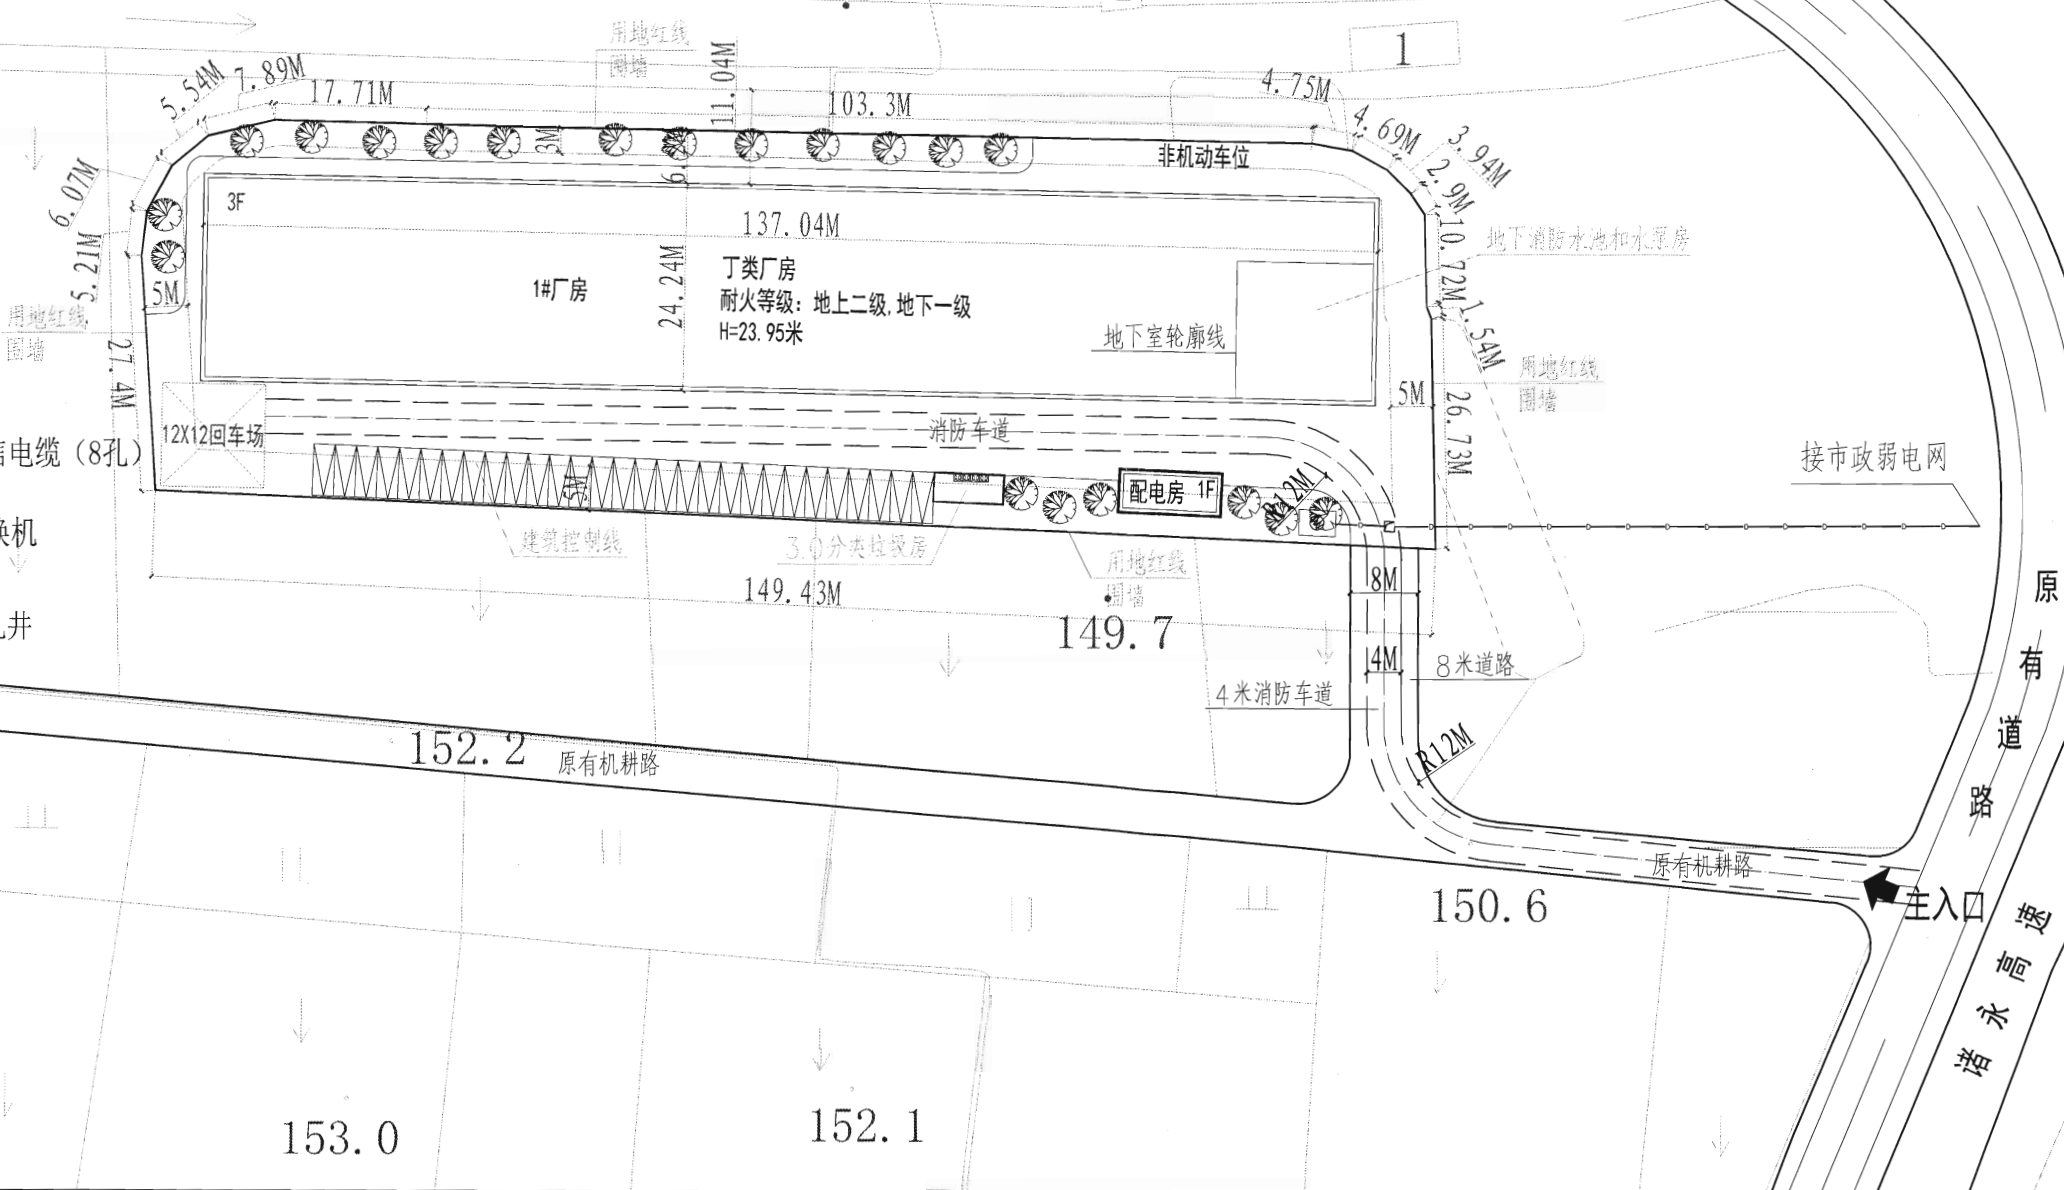

本图版权属浙江耀华规划建筑设计有限公司所有, 除本工程外的任何其它用途和复制, 必须获得本公司的书面许可。
THE OWNERSHIP OF THE COPYRIGHT IN THIS DRAWING IS RETAINED BY ZHEJIANG YAOHUA PLANNING & ARCHITECTURAL DESIGN CO., LTD. WRITTEN CONSENT MUST BE OBTAINED BEFORE ANY USE OR REPRODUCTION OF THIS DRAWING.



浙江耀华规划建筑设计有限公司
ZHEJIANG YAOHUA PLANNING & ARCHITECTURAL DESIGN CO., LTD.

上程设计资质证书编号: 建筑行业(建筑工程)甲级A233015858
风景园林工程专项乙级A233015858
城乡规划编制证书编号: 乙测自然资规[2020]20046号

合作设计单位 CO-OPERATED WITH

区位图 LOCATION MAP

审 定	虞海华	
AUTHORIZED BY	虞海华	
审 核	虞海华	
REVIEWED BY	虞海华	
项目负责人	蔡军辉	
PROJECT LEADER	蔡军辉	
专业负责人	蔡军辉	
PROFESSION BY	蔡军辉	
校 对	王帅	
CHECKED BY	王帅	
设 计	陈宽明	
DESIGNED BY	陈宽明	
绘 图	陈宽明	
DRAWN BY	陈宽明	

建设单位 DEVELOPMENT ORGANIZATION

浙江可瑞斯环保科技有限公司

项目名称 ITEM

年产 3000 套(台) 环保设备建设项目

子项名称 SUBITEM

浙江可瑞斯环保科技有限公司厂区

图名 DRAWING TITLE

弱电总平面图

工程编号	JOB NO.	图号	总平-04
专业	DISCIPLINE	阶段	方案
比例	SCALE	版本	
日期	DATE	2023.03	

二维码

版权所有, 不得复制、套用或公开。
ALL RIGHTS RESERVED.

专业会签
CONFIRMED BY
王超
暖通
给排水
电气
结构
建筑
CX25

实 名	签 名
项目负责人 蔡军辉	
专业负责人 蔡军辉	
设 计 陈宽明	

注册章

预留章



出图章

图审章

竣工章

浙江耀华规划建筑设计有限公司
建筑行业(建筑
工程)甲级(有效期
至2023年12月31日)
浙江省住房和城乡建设厅监制

中华人民共和国二级注册建筑师
姓名: 蔡军辉
注册号: 3301585-0035
有效期至: 2023年06月

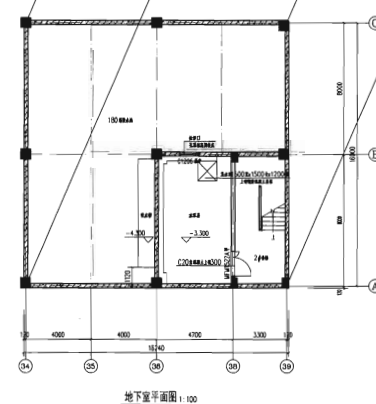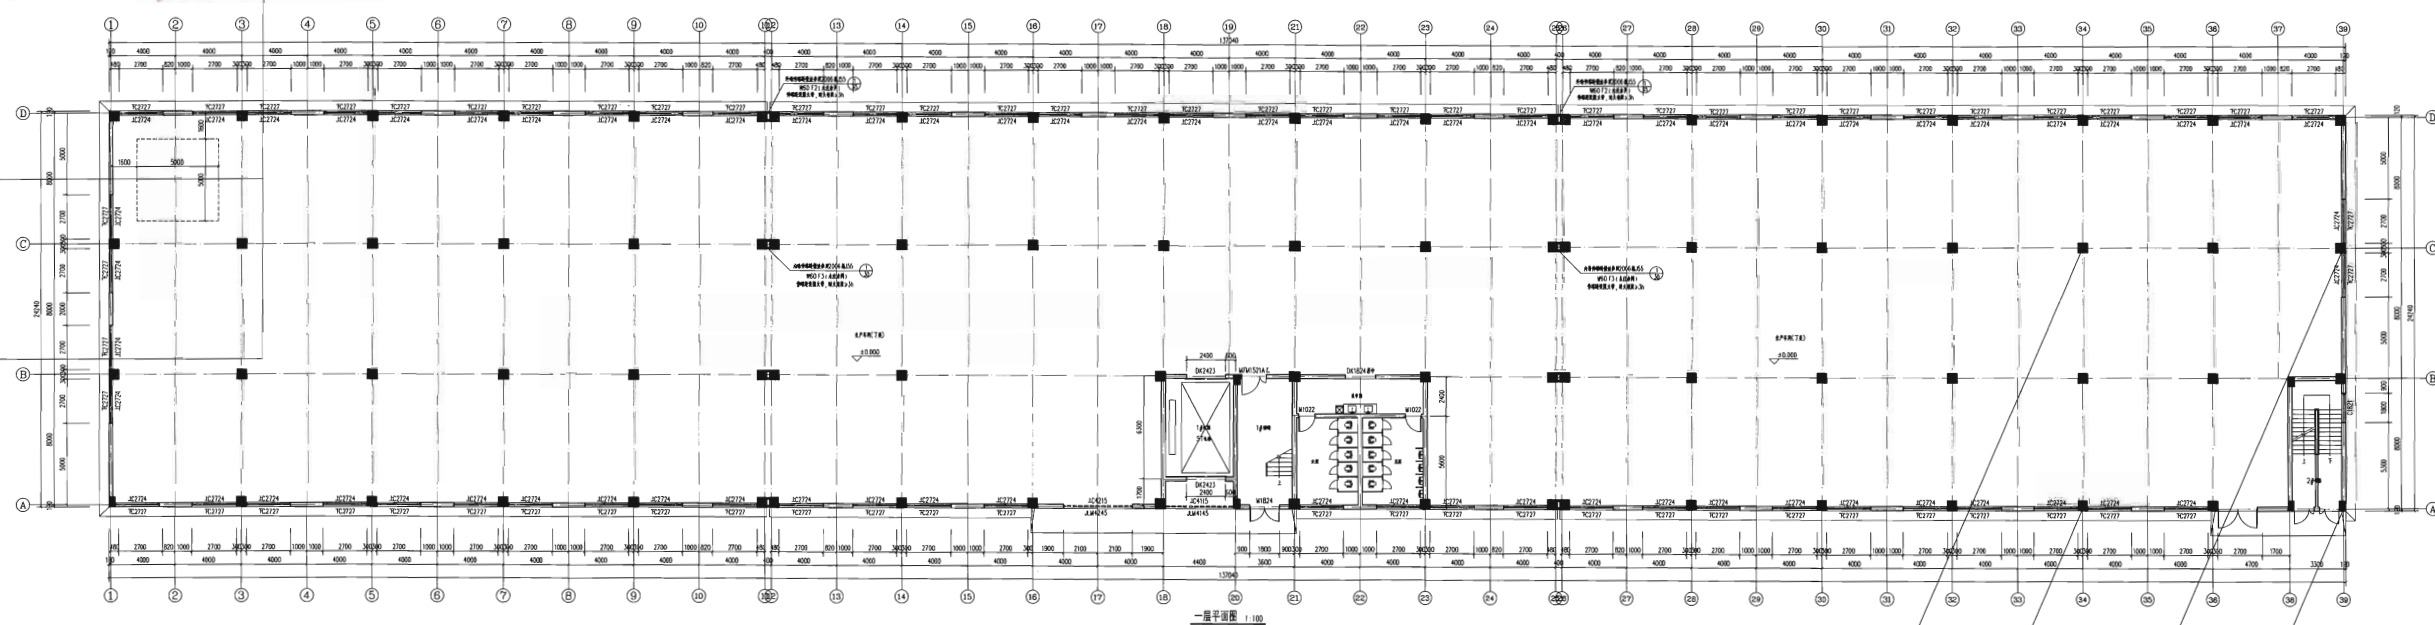

本图版权属浙江耀华规划建筑设计有限公司所有, 除本工程外的任何其它用途和复制, 必须获得本公司的书面许可。

THE OWNERSHIP OF THE COPYRIGHT IN THIS DRAWING IS RETAINED BY ZHEJIANG YAOHUA PLANNING & ARCHITECTURAL DESIGN CO., LTD. WRITTEN CONSENT MUST BE OBTAINED BEFORE ANY USE OR REPRODUCTION OF THIS DRAWING.



浙江耀华规划建筑设计有限公司
ZHEJIANG YAOHUA PLANNING & ARCHITECTURAL DESIGN CO., LTD.

工程设计资质证书编号: 建筑行业(建筑)甲级A233015858
风景园林工程乙级A233015858
城乡规划编制证书编号: 乙测自然资规划[2020]20046号

合作设计单位 CO-OPERATED WITH

区位图 LOCATION MAP

审 定	虞海华	虞海华
AUTHORIZED BY	虞海华	虞海华
审 核	虞海华	虞海华
REVIEWED BY	虞海华	虞海华
项目负责人	蔡军辉	蔡军辉
PROJECT LEADER	蔡军辉	蔡军辉
专业负责人	蔡军辉	蔡军辉
PROFESSION BY	蔡军辉	蔡军辉
校 对	王帅	王帅
CHECKED BY	王帅	王帅
设 计	陈宽明	陈宽明
DESIGNED BY	陈宽明	陈宽明
绘 图	陈宽明	陈宽明
DRAWN BY	陈宽明	陈宽明

建设单位 DEVELOPMENT ORGANIZATION

浙江可瑞斯环保科技有限公司

项目名称 ITEM

年产 3000 套(台)环保设备建设项目

子项名称 SUBITEM

1#厂房

图名 DRAWING TITLE

一层平面图
地下室平面图

工程编号

JOB NO.

专业	建筑	图号	01
DISCIPLINE	建筑	DRAWING NO.	01

比例	阶段	方案
SCALE	STATUS	方案



日期	2023.01	版次	
DATE	2023.01	VERSION NO.	

二维码

版权所有, 不得复制、套用或公开。
ALL RIGHTS RESERVED.

专业会签
CONFIRMED BY
王超
暖通
给排水
电气
结构
建筑
CX25

	实 名	签 名
项目负责人	蔡军辉	
专业负责人	蔡军辉	
设 计	陈宽明	
注册章		
预盖章		
出图章		
图审章		
竣工章		

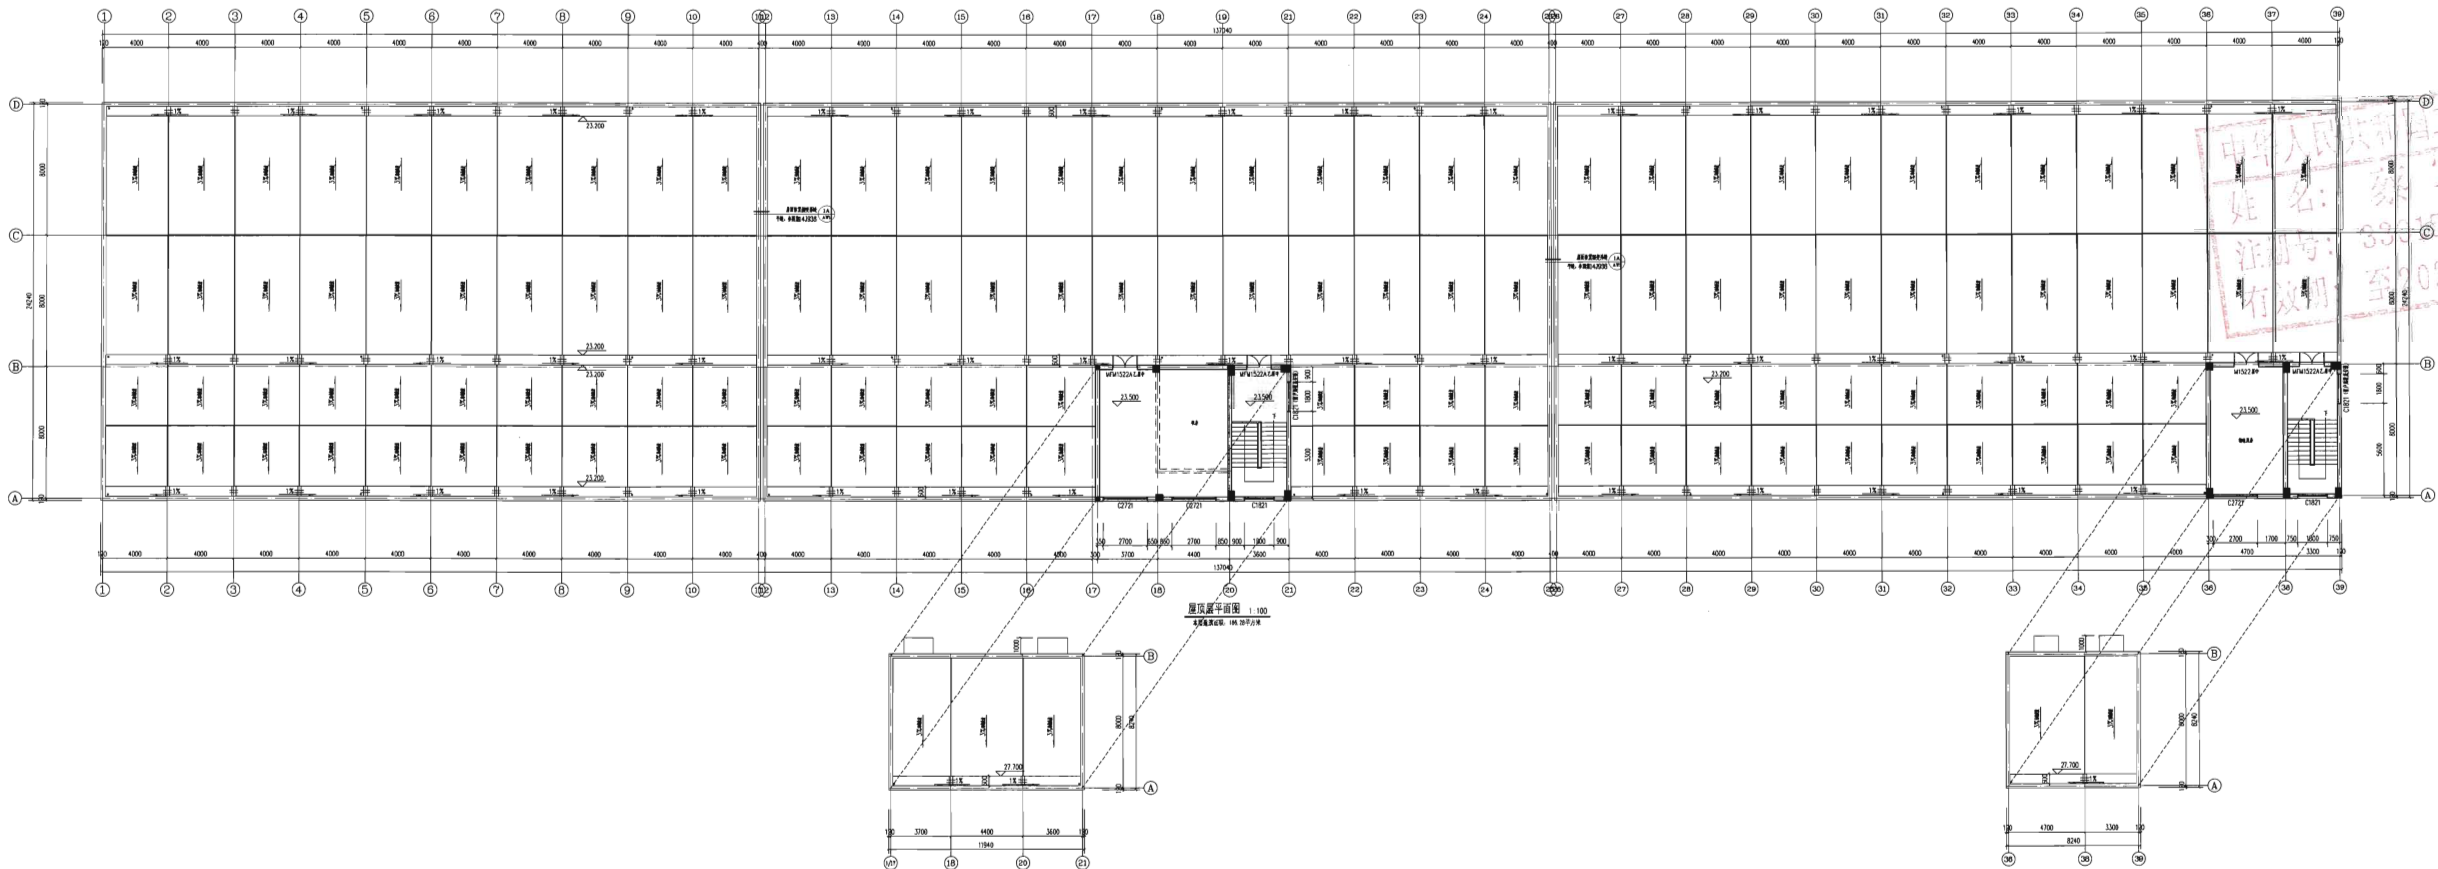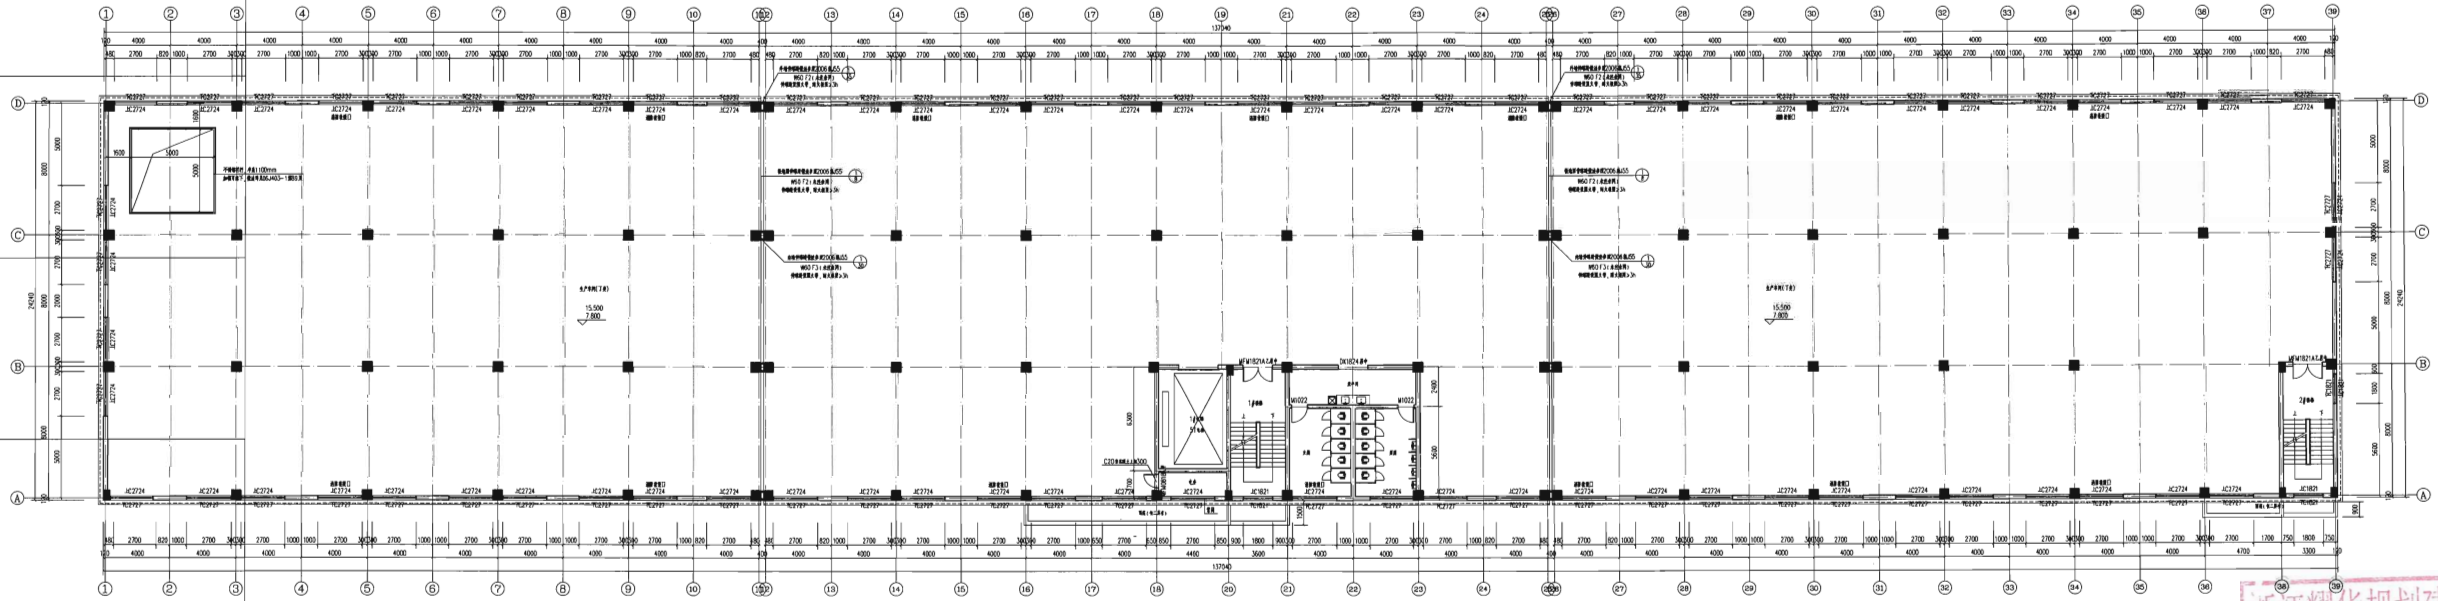

本图版权属浙江耀华规划建筑设计有限公司所有，除本工程外的任何其它用途和复制，必须获得本公司的书面许可。
THE OWNERSHIP OF THE COPYRIGHT IN THIS DRAWING IS RETAINED BY ZHEJIANG YAOHUA PLANNING & ARCHITECTURAL DESIGN CO., LTD. WRITTEN CONSENT MUST BE OBTAINED BEFORE ANY USE OR REPRODUCTION OF THIS DRAWING.



浙江耀华规划建筑设计有限公司
ZHEJIANG YAOHUA PLANNING & ARCHITECTURAL DESIGN CO., LTD.

工程设计资质证书编号：建筑行业(建筑工程)甲级A233015858
风景园林工程乙级A233015858
城乡规划编制证书编号：乙测自然资规划[2020]20016号

合作设计单位 CO-OPERATED WITH

区位图 LOCATION MAP

审 定	虞海华	王超
AUTHORIZED BY	虞海华	王超
核 核	虞海华	王超
REVIEWED BY	虞海华	王超
项目负责人	蔡军辉	王超
PROJECT LEADER	蔡军辉	王超
专业负责人	蔡军辉	王超
PROFESSION BY	蔡军辉	王超
校核	王超	王超
CHECKED BY	王超	王超
设 计	陈宽明	王超
DESIGNED BY	陈宽明	王超
绘 图	陈宽明	王超
DRAWN BY	陈宽明	王超

建设单位 DEVELOPMENT ORGANIZATION

浙江可瑞斯环保科技有限公司

项目名称 ITEM

年产 3000 套(台)环保设备建设项目

子项名称 SUBITEM

1#厂房

图名 DRAWING TITLE

二、三层平面图
屋顶层平面图

工程编号
JOB NO.

专业 DISCIPLINE	建筑	图 号 DRAWING NO.	02
比 例 SCALE		阶 段 STATUS	方案
日 期 DATE	2023.01	版 次 VERSION NO.	

二维码


版权所有，不得复制、套用或公开。
ALL RIGHTS RESERVED.

专业会签
CONFIRMED BY
王超
通图
暖通
给排水
电气
结构
建筑
CX25

	实 名	签 名
项目负责人	蔡军辉	
专业负责人	蔡军辉	
设 计	陈宽明	
注册章		
预留章		
出图章		



北立面图 1:100

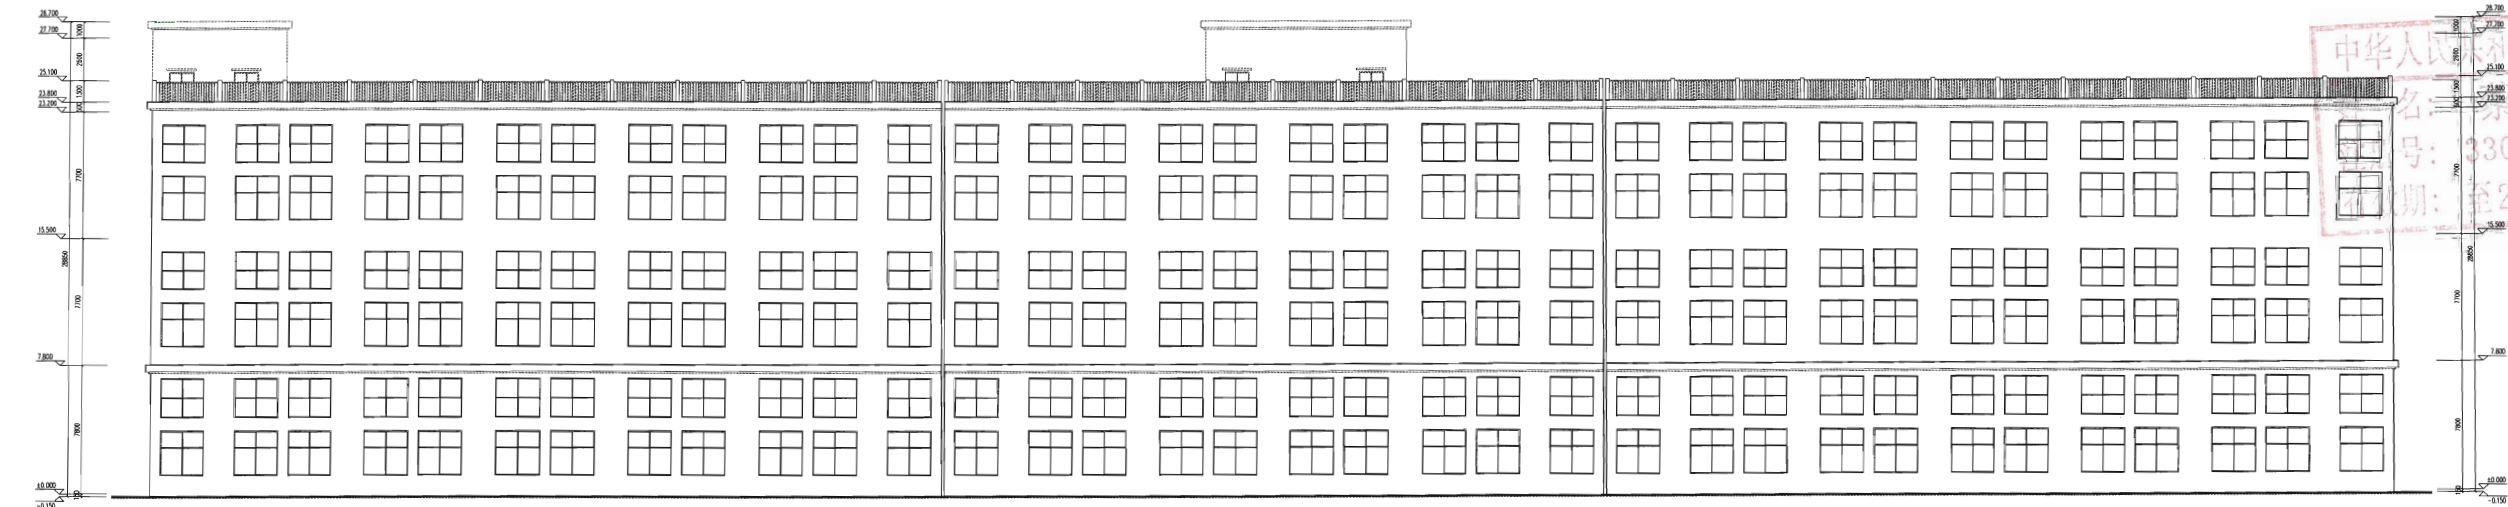

南立面图 1:100

本图版权属浙江耀华规划建筑设计有限公司所有，除本工程外的任何其它用途和复制，必须获得本公司的书面许可。
THE OWNERSHIP OF THE COPYRIGHT IN THIS DRAWING IS RETAINED BY ZHEJIANG YAOHUA PLANNING & ARCHITECTURAL DESIGN CO., LTD. WRITTEN CONSENT MUST BE OBTAINED BEFORE ANY USE OR REPRODUCTION OF THIS DRAWING.



浙江耀华规划建筑设计有限公司
ZHEJIANG YAOHUA PLANNING & ARCHITECTURAL DESIGN CO., LTD.

工程设计资质证书编号：建筑行业(建筑工程)甲级A233015858
风景园林工程专项乙级A233015858
城乡规划编制证书编号：乙测自然资规划[2020]20046号

合作设计单位 CO-OPERATED WITH

区位图 LOCATION MAP

审 定 AUTHORIZED BY	虞海华	王超
审 核 REVIEWED BY	虞海华	蔡军辉
项目负责人 PROJECT LEADER	蔡军辉	王超
专业负责人 PROFESSION BY	蔡军辉	陈宽明
校 对 CHECKED BY	王超	陈宽明
设 计 DESIGNED BY	陈宽明	
绘 图 DRAWN BY	陈宽明	
建设单位 DEVELOPMENT ORGANIZATION	浙江可瑞斯环保科技有限公司	

项目名称 ITEM

年产 3000 套（台）环保设备建设项目

子项名称 SUBITEM

1#厂房

图名 DRAWING TITLE

南立面图

北立面图

工程编号
JOB NO.

专 业 DISCIPLINE	建筑	图 号 DRAWING NO.	03
比 例 SCALE		阶 段 STATUS	方案
日 期 DATE	2023.01	版 次 VERSION NO.	

二维码

版权所有，不得复制、套用或公开。
ALL RIGHTS RESERVED.

专业会签		实 名		签 名	
CONFIRMED BY		项目负责人		蔡军辉	
王五超		专业负责人		蔡军辉	
王五超		设 计		陈宽明	
通 图	暖 总	注册章			
水 气	电	预留章			
筑 构	结	出图章			
CX25		图审章			
		竣工章			

东立面图 1:100

中华人民共和国二级建造师
姓名: 蔡军
注册号: 3301585-
有效期: 至2023年

本图版权归浙江耀华规划建筑设计有限公司所有，除本工程外的任何其它用途和复制，必须获得本公司的书面许可。

THE OWNERSHIP OF THE COPYRIGHT IN THIS DRAWING IS RETAINED BY ZHEJIANG YAOHUA PLANNING & ARCHITECTURAL DESIGN CO., LTD. WRITTEN CONSENT MUST BE OBTAINED BEFORE ANY USE OR REPRODUCTION OF THIS DRAWING.



耀华集团



浙江耀华规划建筑设计有限公司

ZHEJIANG YAOHUA PLANNING & ARCHITECTURAL DESIGN CO., LTD.

工程设计资质证书编号：建筑行业(建筑师) 甲级A233015858
风景园林工程专项乙级A233015858
城乡规划编制证书编号：乙测自然资规划[2020]2006号

合作设计单位 CO-OPERATED WITH

区位图 LOCATION MAP

定

审

项目负责人

专业负责人

校

设

绘

AUTHORIZED BY

REVIEWED BY

PROJECT LEADER

PROFESSION BY

CHECKED BY

DESIGNED BY

DRAWN BY

虞海华

虞海华

蔡军辉

蔡军辉

王帅

陈宽明

陈宽明









建设单位 DEVELOPMENT ORGANIZATION

浙江可瑞斯环保科技有限公司

项目名称 ITEM

年产 3000 套（台）环保设备建设项目

子项名称 SUBITEM

1#厂房

图名 DRAWING TITLE

东立面图

工程编号 JOB NO.

专业 DISCIPLINE

建筑

图号 DRAWING NO.

04

比例 SCALE

阶段 STATUS

方案

日期 DATE

2023. 01

版次 VERSION NO.

二维码

版权所有，不得复制、套用或公开。

ALL RIGHTS RESERVED.

专业会签	实 名	签 名
CONFIRMED BY	项目负责人	蔡军辉
王 王 超	专业负责人	蔡军辉
通 暖 总 图	设 计	陈宽明
给 排 水	注册章	
电 气	预留章	
陈 宽 明	出图章	
李 黎 黎	图审章	
建 结	竣工章	
CX25		



西立面图 1:100

本图版权属浙江耀华规划建筑设计有限公司所有，除本工程外的任何其它用途和复制，必须获得本公司的书面许可。

THE OWNERSHIP OF THE COPYRIGHT IN THIS DRAWING IS RETAINED BY ZHEJIANG YAOHUA PLANNING & ARCHITECTURAL DESIGN CO., LTD. WRITTEN CONSENT MUST BE OBTAINED BEFORE ANY USE OR REPRODUCTION OF THIS DRAWING.



浙江耀华规划建筑设计有限公司
ZHEJIANG YAOHUA PLANNING & ARCHITECTURAL DESIGN CO., LTD.

工程设计资质证书编号：建筑行业(建筑工程)甲级A233015858
风景园林工程专项乙级A233015858
城乡规划编制证书编号：乙测自然资规划[2020]20016号

合作设计单位 CO-OPERATED WITH

区位图 LOCATION MAP

审 定	虞海华	审 核	虞海华
AUTHORIZED BY	虞海华	REVIEWED BY	虞海华
项目负责人	蔡军辉	PROJECT LEADER	蔡军辉
专业负责人	蔡军辉	PROFESSION BY	蔡军辉
校 对	王帅	CHECKED BY	王帅
设计	陈宽明	DESIGNED BY	陈宽明
绘 图	陈宽明	DRAWN BY	陈宽明

建设单位 DEVELOPMENT ORGANIZATION

浙江可瑞斯环保科技有限公司

项目名称 ITEM

年产 3000 套(台)环保设备建设项目

子项名称 SUBITEM

1#厂房

图名 DRAWING TITLE

西立面图

工程编号

JOB NO.

专 业 建筑

DISCIPLINE

比 例

SCALE

日 期

DATE

版 次


VERSION NO.

二维码

版权所有，不得复制、套用或公开。
ALL RIGHTS RESERVED.

专业会签
CONFIRMED BY
王王超
暖通
给排水
电气
结构
建筑
CX25

实 名	签 名
项目负责人	蔡军辉
专业负责人	蔡军辉
设 计	陈宽明
注册章	
预留章	
出图章	
图审章	
竣工章	

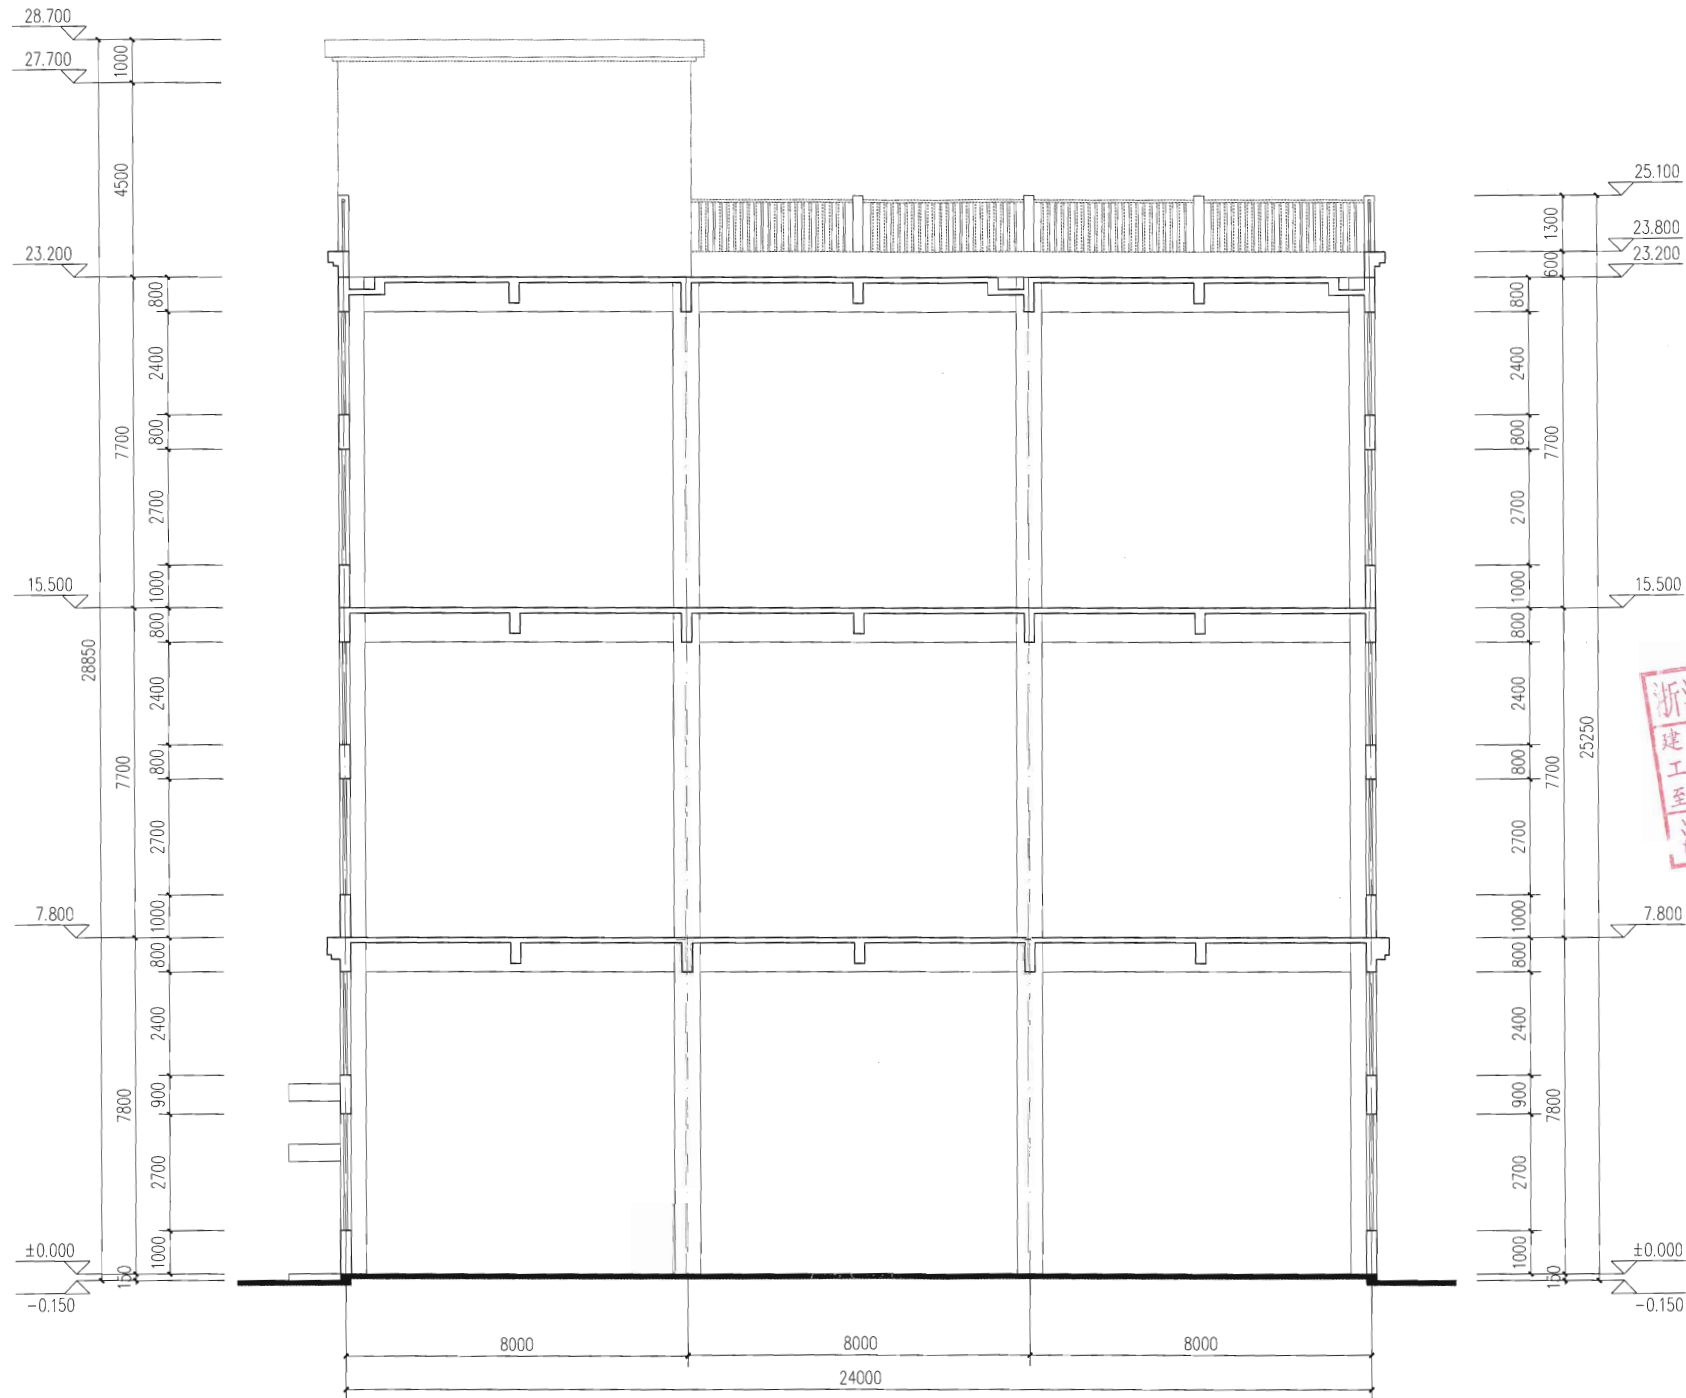

1-1剖面图 1:100

本图版权属浙江耀华规划建筑设计有限公司所有，除本工程外的任何其它用途和复制，必须获得本公司的书面许可。
THE OWNERSHIP OF THE COPYRIGHT IN THIS DRAWING IS RETAINED BY ZHEJIANG YAOHUA PLANNING & ARCHITECTURAL DESIGN CO., LTD. WRITTEN CONSENT MUST BE OBTAINED BEFORE ANY USE OR REPRODUCTION OF THIS DRAWING.



浙江耀华规划建筑设计有限公司
ZHEJIANG YAOHUA PLANNING & ARCHITECTURAL DESIGN CO., LTD.

工程资质证书编号：建筑行业(建筑工程)甲级A233015858
风景园林工程专项乙级A233015858
城乡规划编制证书编号：乙测自然资规划[2020]20016号

合作设计单位 CO-OPERATED WITH

区位图 LOCATION MAP

审 定	虞海华	王超
AUTHORIZED BY	虞海华	
审 核	虞海华	王超
REVIEWED BY	虞海华	
项目负责人	蔡军辉	王超
PROJECT LEADER	蔡军辉	
专业负责人	蔡军辉	王超
PROFESSION BY	蔡军辉	
校 对	王超	王超
CHECKED BY	王超	
设 计	陈宽明	王超
DESIGNED BY	陈宽明	
绘 图	陈宽明	王超
DRAWN BY	陈宽明	

建设单位 DEVELOPMENT ORGANIZATION

浙江可瑞斯环保科技有限公司

项目名称 ITEM

年产 3000 套(台)环保设备建设项目

子项名称 SUBITEM

1#厂房

图名 DRAWING TITLE

1-1剖面图

工程编号

JOB NO.

专 业	建筑	图 号	06
DISCIPLINE	建筑	DRAWING NO.	06
比 例		阶 段	方案
SCALE		STATUS	方案
日 期	2023.01	版 次	
DATE	2023.01	VERSION NO.	

二维码

版权所有，不得复制、套用或公开。
ALL RIGHTS RESERVED.