

[illegible]

暖通	电	电
Architecture	Structure	Plumbing
HVAC	Electricity	ELV
强电	弱电	
给排水		
会签	确认	

注:

- 图中未注明的墙体厚度均为240mm,轴线居墙中。
- 未标注门垛尺寸为120或沿柱边设置。
- 各预留孔与竖向立管注意避让,所有预埋套管位于砖墙中时采用UPVC管,位于梁中时采用钢套管。
- 柱子位置及尺寸均以结构为准。
- 外墙腰线与梁整浇。
- 建筑内电缆井、管道井等在每层楼板处用不低于楼板耐火极限的不燃材料或防火封堵材料封堵。建筑内电缆井、管道井与房间、走道等相通孔洞应采用防火封堵材料封堵。

一层平面图 1:100

台阶踏步台做法:

- 30厚花岗岩板,水泥浆灌缝
- 撒素水泥面,洒适量清水
- 30厚1:3干硬性水泥砂浆结合层
- 素水泥浆一道(内掺建筑胶)
- 60厚C20混凝土,面向外坡1%
- 300厚卵石垫层,高出面层100
- 回填土采用素土分层(不大于250)
- 夯实,压实系数不小于0.94

设计单位
DESIGN
INSTITUTE



广州博厦建筑设计研究院有限公司
GUANGZHOU BOSHA ARCHITECTURAL DESIGN
INSTITUTE CO., LTD.

证书
CERTIFICATE
建筑工程设计甲级证书编号:
A144055561
城乡规划编制甲级资质证书编号:
[建]城规编(161384)
给水、排水、桥梁、道路、园林、人防工程设计乙级
证书编号: A244007828

建设单位 Client	东阳市千祥镇中心卫生院	
工程名称 Project Name	东阳市千祥镇凌头村卫生室重建工程	
子项名称 Sub-Project		
工程编号 Project No.	子项编号 Sub-Project No.	
审定 Approved by	赵乔乔	赵乔乔
审核 Verified by	陈瑞岳	陈瑞岳
项目负责人 Project manager	陈瑞岳	陈瑞岳
专业负责人 Profession manager	陈瑞岳	陈瑞岳
校对 Checked by	郭珩	郭珩
设计 Designer	张婕	张婕

图纸名称 Drawing Title	一层平面图		
专业 Discipline	建筑	阶段 Stage	施工图
版次 Version No.	01	图号 Drawing No.	01
比例 Scale	1:100	日期 Date	2023.01

注册执业专用章 Stamp of Registration

广东省建设工程勘察设计出图专用章
单位出图专用章 Stamp of Unit
有效期至: 2025年06月05日

此图纸必须经图纸审图机构审查合格盖章
并经消防审批部门审查合格盖章后方可施工

暖通	HVAC
强电	Electricity
弱电	ELV

- 一、图中未注明的墙体厚度均为240mm,轴线居墙中。
- 二、未标注门垛尺寸为120或沿柱边设置。
- 三、各预留孔与竖向立管注意避让,所有预埋套管位于砖墙中时采用UPVC管,位于梁中时采用钢套管。
- 四、柱子位置及尺寸均以结施为准。
- 五、外墙腰线与梁整浇。
- 六、建筑内电缆井、管道井等在每层楼板处用不低于楼板耐火极限的不燃材料或防火封堵材料封堵。建筑内电缆井、管道井与房间、走道等相连通的孔隙应采用防火封堵材料封堵。



证书 建筑工程设计甲级证书编号：
CERTIFICATE A140455561
城乡规划编制甲级资质证书编号：
[建]城规编（161384）
给水、排水、桥梁、道路、园林、人防工程设计乙级
证书编号：A244007828

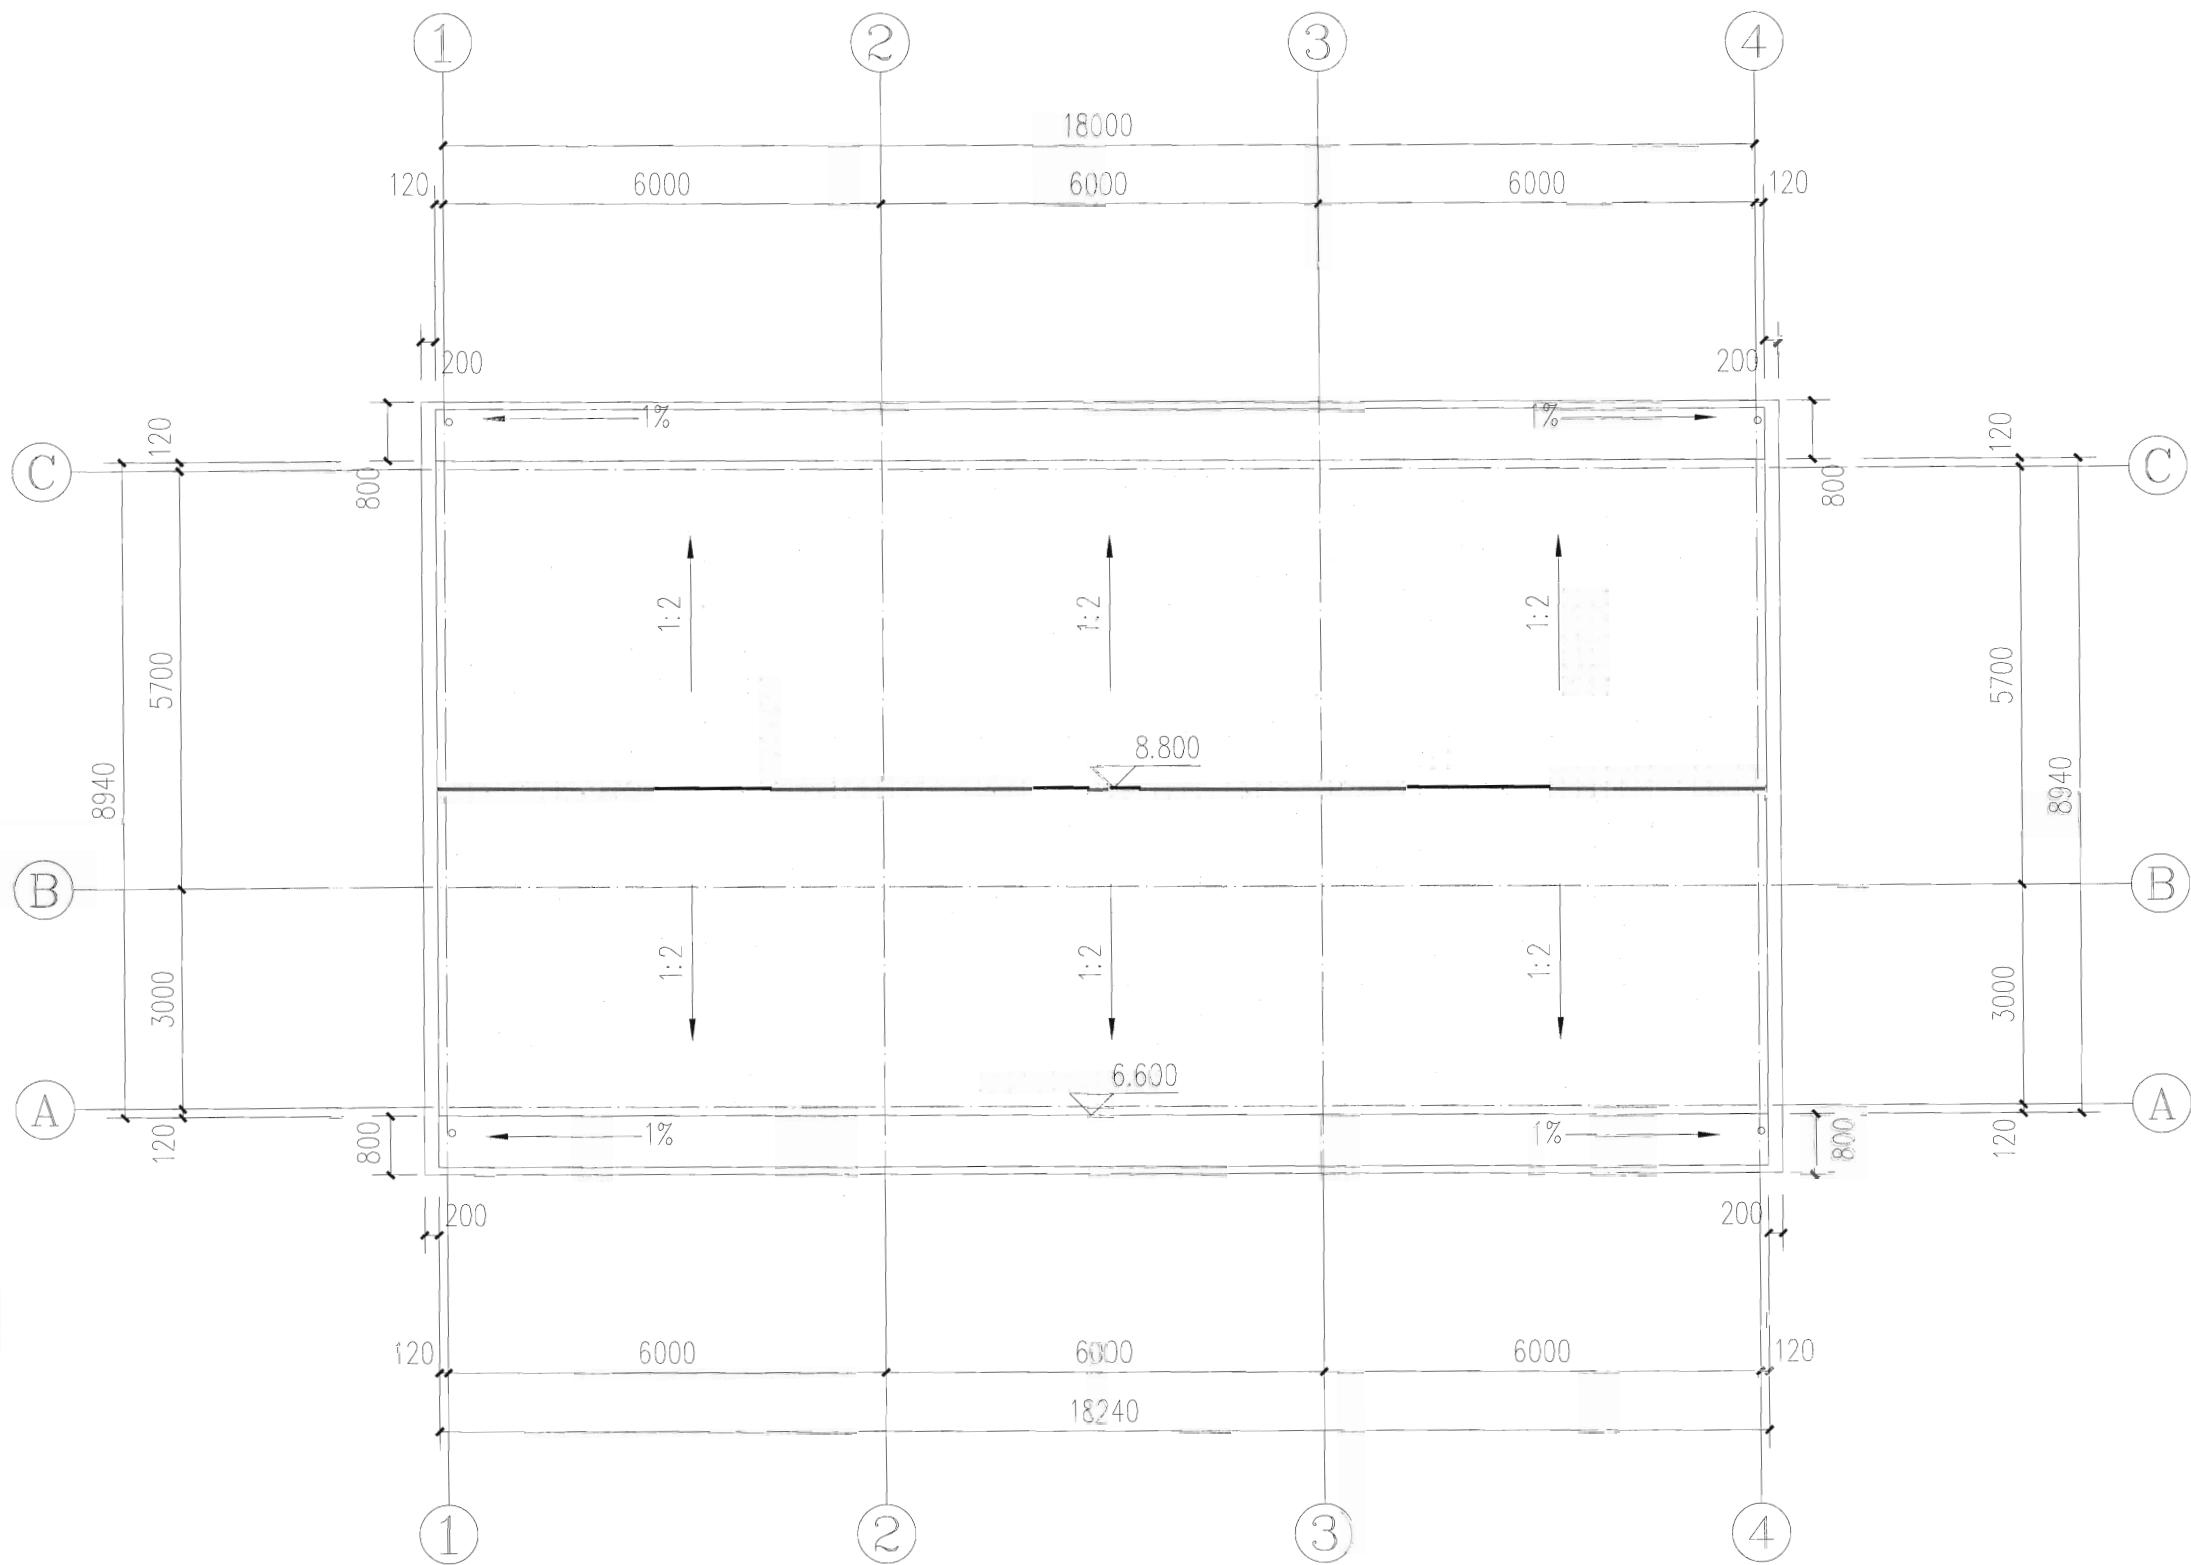
建设单位 Client	东阳市千祥镇社区卫生服务中心		
工程名称 Project Name	东阳市千祥镇凌头村卫生室重建工程		
子项名称 Sub-Project			
工程编号 Project No.		子项编号 Sub-Project No.	
审 定 Approved by	赵乔乔	赵乔乔	
审 核 Verified by	陈瑞岳	陈瑞岳	
项目负责人 Project manager	陈瑞岳	陈瑞岳	
专业负责人 Profession manager	陈瑞岳	陈瑞岳	
校 对 Checked by	郭珩	郭珩	
设 计 Designer	张婕	张婕	
图纸名称 Drawing Title	二层平面图		
专 业 Discipline	建 筑	阶 段 Stage	施工图
版 次 Version No.	01	图 号 Drawing No.	02
比 例 Scale	1:100	日 期 Date	2023.01

注册执业专用章 Stamp of Registration

单位出图专用章 Stamp of design unit

此图纸必须经图纸审图机构审查合格盖章
并经消防审批部门审查合格盖章后方可施工

暖通	强电	弱电
HVAC	Electricity	ELV
建筑	结构	给排水
Architecture	Structure	Plumbing
会签	Confirmed by	



屋面层平面图 1:100

设计单位 DESIGN INSTITUTE  广州博厦建筑设计研究院有限公司 GUANGZHOU BOSHA ARCHITECTURAL DESIGN INSTITUTE CO., LTD.			
证书 CERTIFICATE 建筑工程设计甲级证书编号: A144055561 城乡规划编制甲级资质证书编号: [建]城规编(161384) 给水、排水、桥梁、道路、园林、人防工程设计乙级 证书编号: A244007828			
建设单位 Client	东阳市千祥镇中心卫生院		
工程名称 Project Name	东阳市千祥镇凌头村卫生室重建工程		
子项名称 Sub-Project			
工程编号 Project No.		子项编号 Sub-Project No.	
审定 Approved by	赵乔乔	陈瑞岳	
审核 Verified by	陈瑞岳	陈瑞岳	
项目负责人 Project manager	陈瑞岳	陈瑞岳	
专业负责人 Profession manager	陈瑞岳	陈瑞岳	
校对 Checked by	郭珩	郭珩	
设计 Designer	张婕	张婕	
图纸名称 Drawing Title	屋面平面图		
专业 Discipline	建筑	阶段 Stage	施工图
版次 Version No.	01	图号 Drawing No.	03
比例 Scale	1:100	日期 Date	2023.01
注册执业专用章 Stamp of Registration			
广东省建设工程勘察设计出图专用章 广州博厦建筑设计研究院有限公司 注册建筑师: 张婕 注册工程师: 陈瑞岳 有效期至: 2025年06月05日			
单位出图专用章 Stamp of design Unit			
此图纸必须经图纸审图机构审查合格盖章 并经消防审批部门审查合格盖章后方可施工			

暖通	强电	弱电
HVAC	Electricity	ELV
建筑	结构	给排水
Architecture	Structure	Plumbing
会签	Confirmed by	



1-4轴立面图 1:100

设计单位
DESIGN
INSTITUTE




广州博厦建筑设计研究院有限公司
GUANGZHOU BOSHA ARCHITECTURAL DESIGN
INSTITUTE CO., LTD.

证书
CERTIFICATE
建筑工程设计甲级证书编号:
A144055561
城乡规划编制甲级资质证书编号:
[建]城规编(161384)
给水、排水、桥梁、道路、园林、人防工程设计乙级
证书编号: A244007828

建设单位 Client	东阳市千祥镇中心卫生院	
工程名称 Project Name	东阳市千祥镇凌头村卫生室重建工程	
子项名称 Sub-Project		
工程编号 Project No.	子项编号 Sub-Project No.	
审定 Approved by	赵乔乔	赵乔乔
审核 Verified by	陈瑞岳	陈瑞岳
项目负责人 Project manager	陈瑞岳	陈瑞岳
专业负责人 Profession manager	陈瑞岳	陈瑞岳
校对 Checked by	郭珩	郭珩
设计 Designer	张婕	张婕

图纸名称 Drawing Title	1-4轴立面图		
专业 Discipline	建筑	阶段 Stage	施工图
版次 Version No.	01	图号 Drawing No.	04
比例 Scale	1:100	日期 Date	2023.01

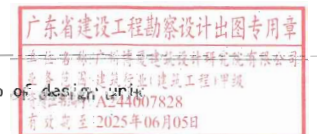
注册执业专用章 Stamp of Registration






单位出图专用章 Stamp of design unit

此图纸必须经图纸审图机构审查合格盖章
并经消防审批部门审查合格盖章后方可施工


暖通	强电	弱电
HVAC	Electricity	ELV
建筑	结构	给排水
Architecture	Structure	Plumbing
会签	Confirmed by	



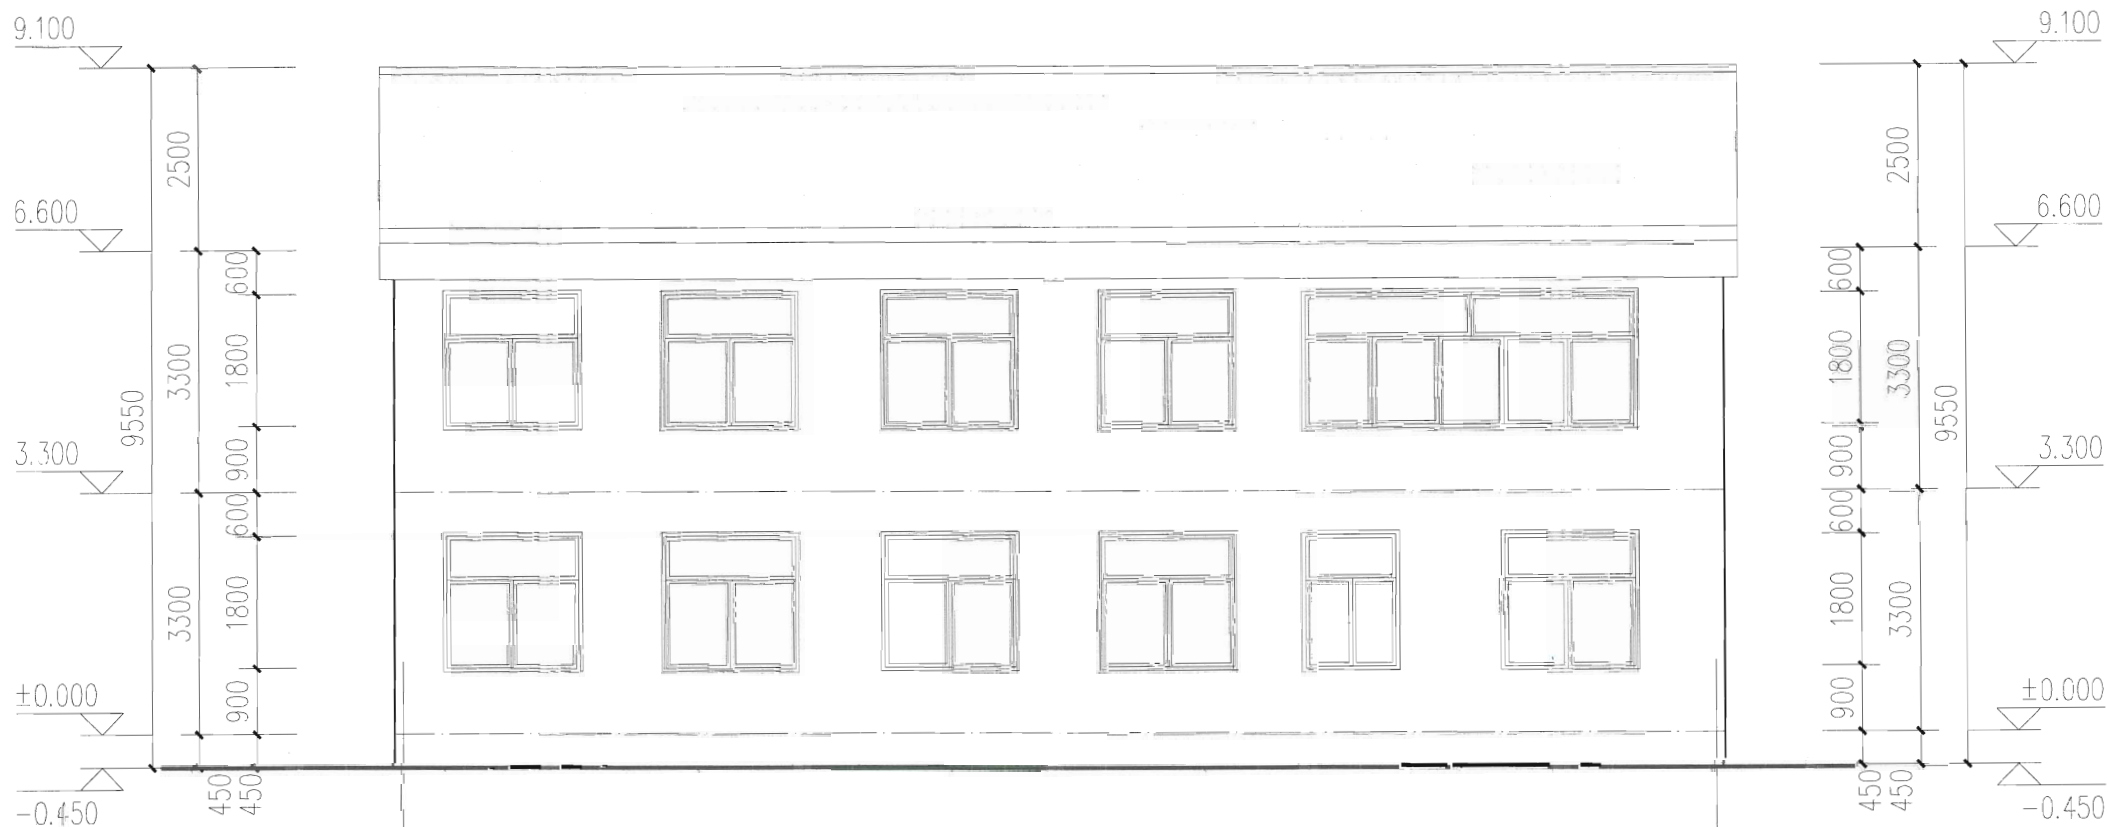


4-1轴立面图 1:100

   
设计单位 DESIGN INSTITUTE	 广州博厦建筑设计研究院有限公司 GUANGZHOU BOSHA ARCHITECTURAL DESIGN INSTITUTE CO., LTD.		
证书 CERTIFICATE	建筑工程设计甲级证书编号: A144055561 城乡规划编制甲级资质证书编号: [建]城规编(16)384 给水、排水、桥梁、道路、园林、人防工程设计乙级 证书编号: A244007828		
建设单位 Client	东阳市千祥镇中心卫生院		
工程名称 Project Name	东阳市千祥镇凌头村卫生室重建工程		
子项名称 Sub-Project			
工程编号 Project No.			子项编号 Sub-Project No.
审定 Approved by	赵乔乔		
审核 Verified by	陈瑞岳		
项目负责人 Project manager	陈瑞岳		
专业负责人 Profession manager	陈瑞岳		
校对 Checked by	郭珩		
设计 Designer	张婕		
图纸名称 Drawing Title	4-1轴立面图		
专业 Discipline	建筑	阶段 Stage	施工图
版次 Version No.	G1	图号 Drawing No.	G5
比例 Scale	1:100	日期 Date	2023.01
注册执业专用章 Stamp of Registration			
单位出图专用章 Stamp of design unit			
此图纸必须经图纸审核机构审查合格盖章 并经消防审批部门审查合格盖章后方可施工			

暖通	电	电
HVAC	Electricity	ELV
建筑	结构	给排水
Architecture	Structure	Plumbing
会签	Confirmed by	

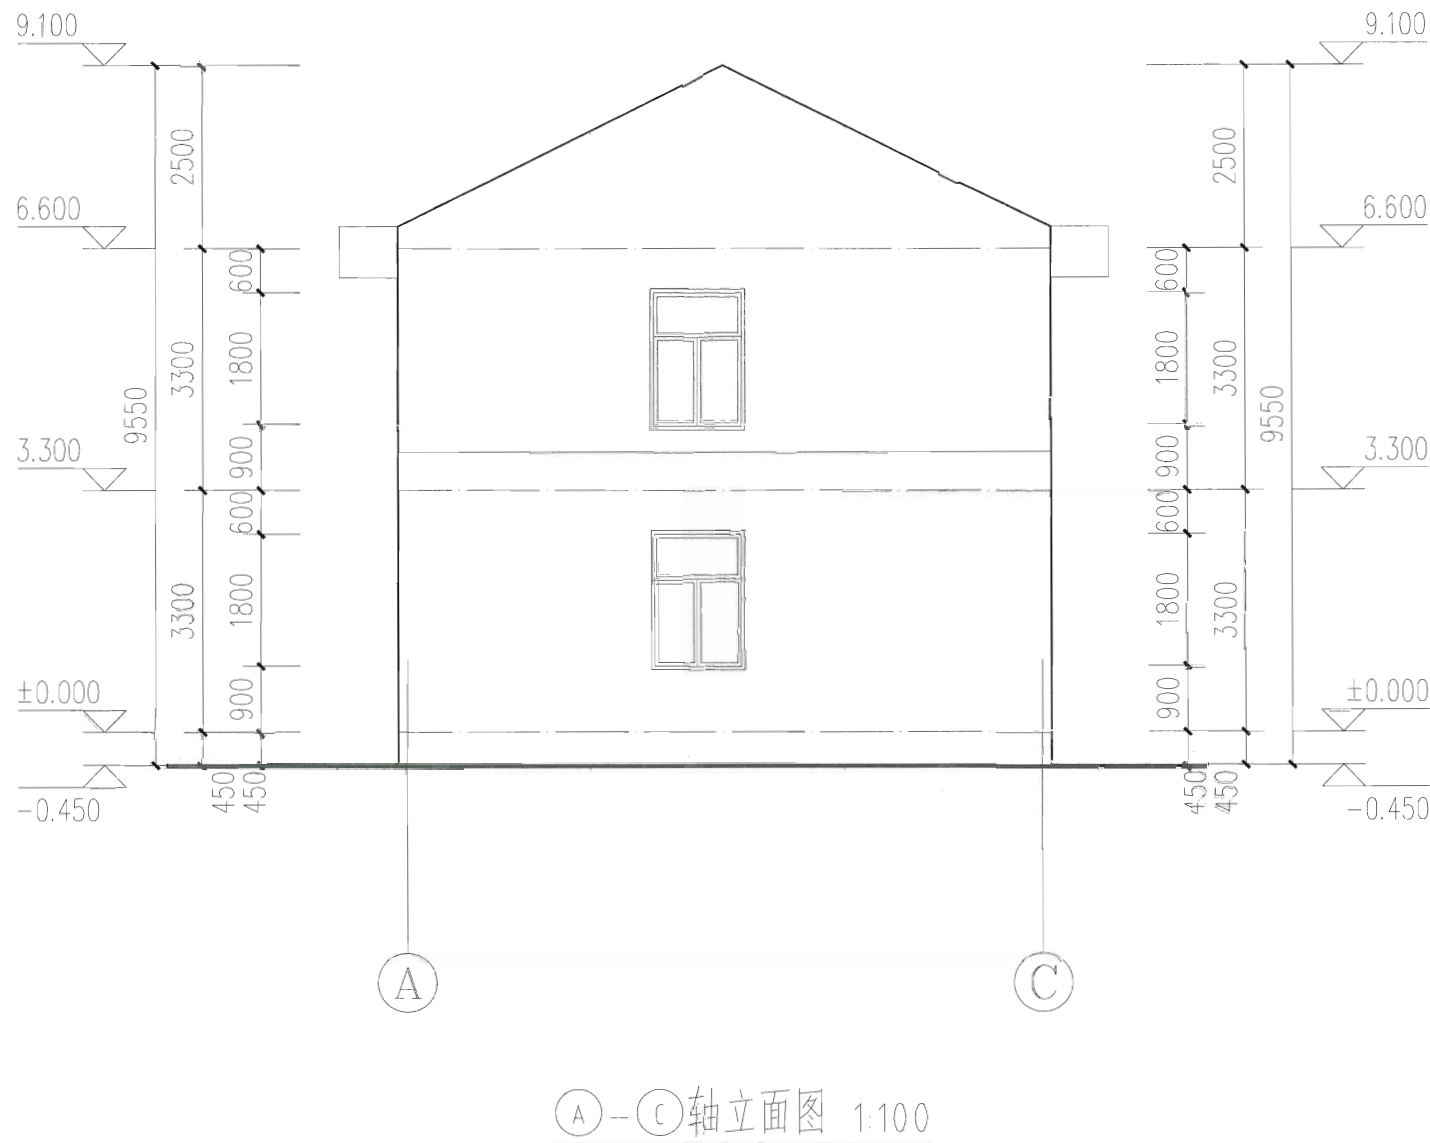


   设计单位 DESIGN INSTITUTE	 广州博厦建筑设计研究院有限公司 GUANGZHOU BOSHA ARCHITECTURAL DESIGN INSTITUTE CO., LTD.		
证书 CERTIFICATE	建筑工程设计甲级证书编号: A144055561 城乡规划编制甲级资质证书编号: [建]城规编(161384) 给水、排水、桥梁、道路、园林、人防工程设计乙级 证书编号: A244007828		
建设单位 Client	东阳市千祥镇中心卫生院		
工程名称 Project Name	东阳市千祥镇凌头村卫生室重建工程		
子项名称 Sub-Project			
工程编号 Project No.	子项编号 Sub-Project No.		
审定 Approved by	赵乔乔		
审核 Verified by	陈瑞岳		
项目负责人 Project manager	陈瑞岳		
专业负责人 Profession manager	陈瑞岳		
校对 Checked by	郭珩		
设计 Designer	张婕		
图纸名称 Drawing Title	A-C轴立面图		
专业 Discipline	建筑	阶段 Stage	施工图
版次 Version No.	01	图号 Drawing No.	06
比例 Scale	1:100	日期 Date	2023.01
注册执业专用章 Stamp of Registration	广东省建设工程勘察设计出图专用章 广州博厦建筑设计研究院有限公司 业务范围: 建筑行业(建筑工程)甲级 证书编号: A244007828 有效期至: 2025年06月05日		
单位出图专用章 Stamp of design unit	此图纸必须经图纸审图机构审查合格盖章 并经消防审批部门审查合格盖章后方可施工		

暖通	建筑	会签
HVAC	Architecture	Confirmed by
强电	结构	
Electricity	Structure	
弱电	给排水	
ELV	Plumbing	

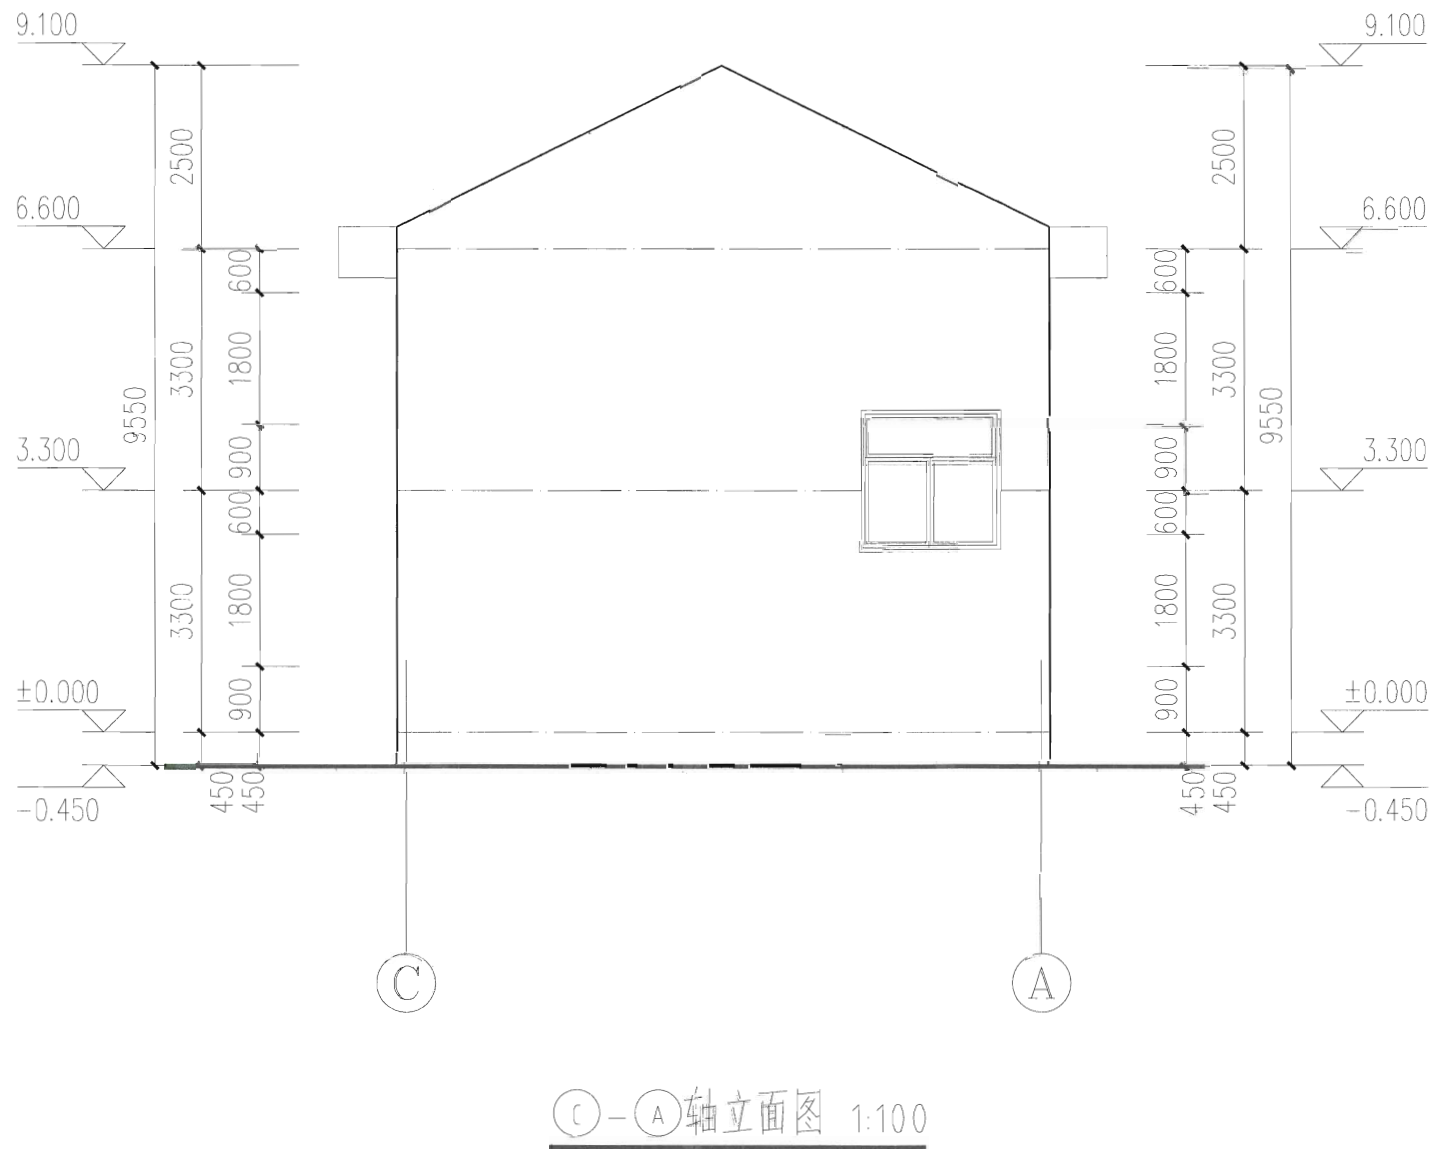

设计单位
DESIGN
INSTITUTE

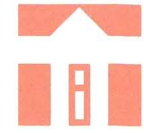

广州博厦建筑设计研究院有限公司
GUANGZHOU BOSHA ARCHITECTURAL DESIGN
INSTITUTE CO., LTD.

证书
CERTIFICATE
建筑工程设计甲级证书编号:
A144055561
城乡规划编制甲级资质证书编号:
[建]城规编(141384)
给水、排水、桥梁、道路、园林、人防工程设计乙级
证书编号: A244007828

建设单位 Client	东阳市千祥镇中心卫生院		
工程名称 Project Name	东阳市千祥镇凌头村卫生室重建工程		
子项名称 Sub-Project			
工程编号 Project No.		子项编号 Sub-Project No.	
审定 Approved by	赵乔乔	陈瑞岳	
审核 Verified by	陈瑞岳	陈瑞岳	
项目负责人 Project manager	陈瑞岳	陈瑞岳	
专业负责人 Profession manager	陈瑞岳	陈瑞岳	
校对 Checked by	郭珩	郭珩	
设计 Designer	张婕	张婕	
图纸名称 Drawing Title	C-A 轴立面图		
专业 Discipline	建筑	阶段 Stage	施工图
版次 Version No.	01	图号 Drawing No.	07
比例 Scale	1:100	日期 Date	2023.01


注册执业专用章 Stamp of Registration

广东省建设工程勘察设计出图专用章
广东省建设工程勘察设计研究院有限公司
注册证书编号: A244007828
有效期至: 2025年06月05日



设计单位专用章 Stamp of Design Unit

此图纸必须经图纸审图机构审查合格盖章
并经消防审批部门审查合格盖章后方可施工

暖通	电	电
HVAC	强	弱
Electricity		ELV
建筑	结构	给排水
Architecture	Structure	Plumbing
会签	Confirmed by	

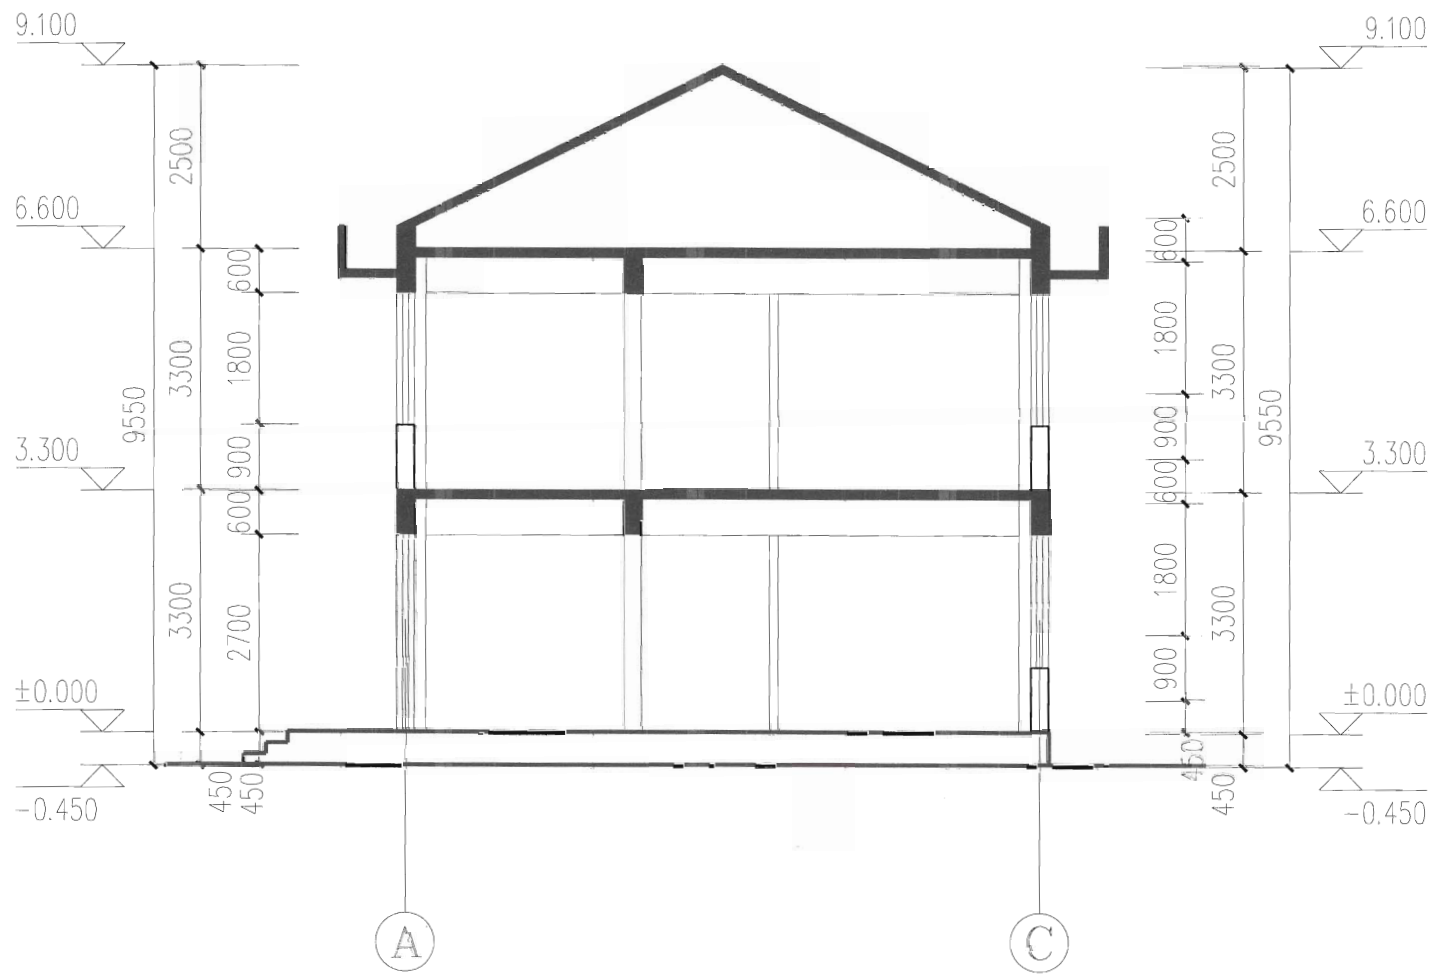

1-1剖面图 1:100

 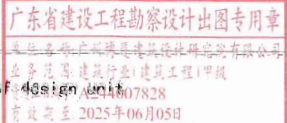设计单位 DESIGN INSTITUTE	 广州博厦建筑设计研究院有限公司 GUANGZHOU BOSHA ARCHITECTURAL DESIGN INSTITUTE CO., LTD.		
证书 CERTIFICATE	建筑工程设计甲级证书编号: A144055501 城乡规划编制甲级资质证书编号: [建]城规编(161384) 给水、排水、桥梁、道路、园林、人防工程设计乙级 证书编号: A244007828		
建设单位 Client	东阳市千祥镇中心卫生院		
工程名称 Project Name	东阳市千祥镇凌头村卫生室重建工程		
子项名称 Sub-Project			
工程编号 Project No.			子项编号 Sub-Project No.
审定 Approved by	赵乔乔		
审核 Verified by	陈瑞岳		
项目负责人 Project manager	陈瑞岳		
专业负责人 Profession manager	陈瑞岳		
校对 Checked by	郭珩		
设计 Designer	张婕		
图纸名称 Drawing Title	1-1剖面图		
专业 Discipline	建筑	阶段 Stage	施工图
版次 Version No.	01	图号 Drawing No.	08
比例 Scale	1:100	日期 Date	2023.01
注册执业专用章	Stamp of Registration		
单位出图专用章	Stamp of Unit		
			
此图纸必须经图纸审图机构审查合格盖章 并经消防审批部门审查合格盖章后方可施工			