

主要技术经济指标

建筑名称	占地面积	建筑面积	计容面积	地上建筑面积
库房（已建）	47.43m ²	47.43m ²	47.43m ²	47.43m ²
卫生室（新建）	163.07m ²	326.14m ²	326.14m ²	326.14m ²
合计	210.50m ²	373.57m ²	373.57m ²	373.57m ²

土方清理
(m*长度 13m*高度2m)

图例

	新建建筑物		室内地面标高
	用地红线		室外地面标高
	绿化		垃圾收集点
	消防车		出入口

1. 本图绘制依据：业主提供的用地红线图；规划设计条件；业主布局意向。
2. 图中所注距离：建筑指外墙皮，道路指路缘石内缘。
3. 本项目建筑物为卫生服务站。
4. 未经规划部门确定盖章，本图纸无效。

此图须经图纸审查机构审查合格盖章
并经消防审批部门审查合格盖章后方可施工

围墙及压顶大样

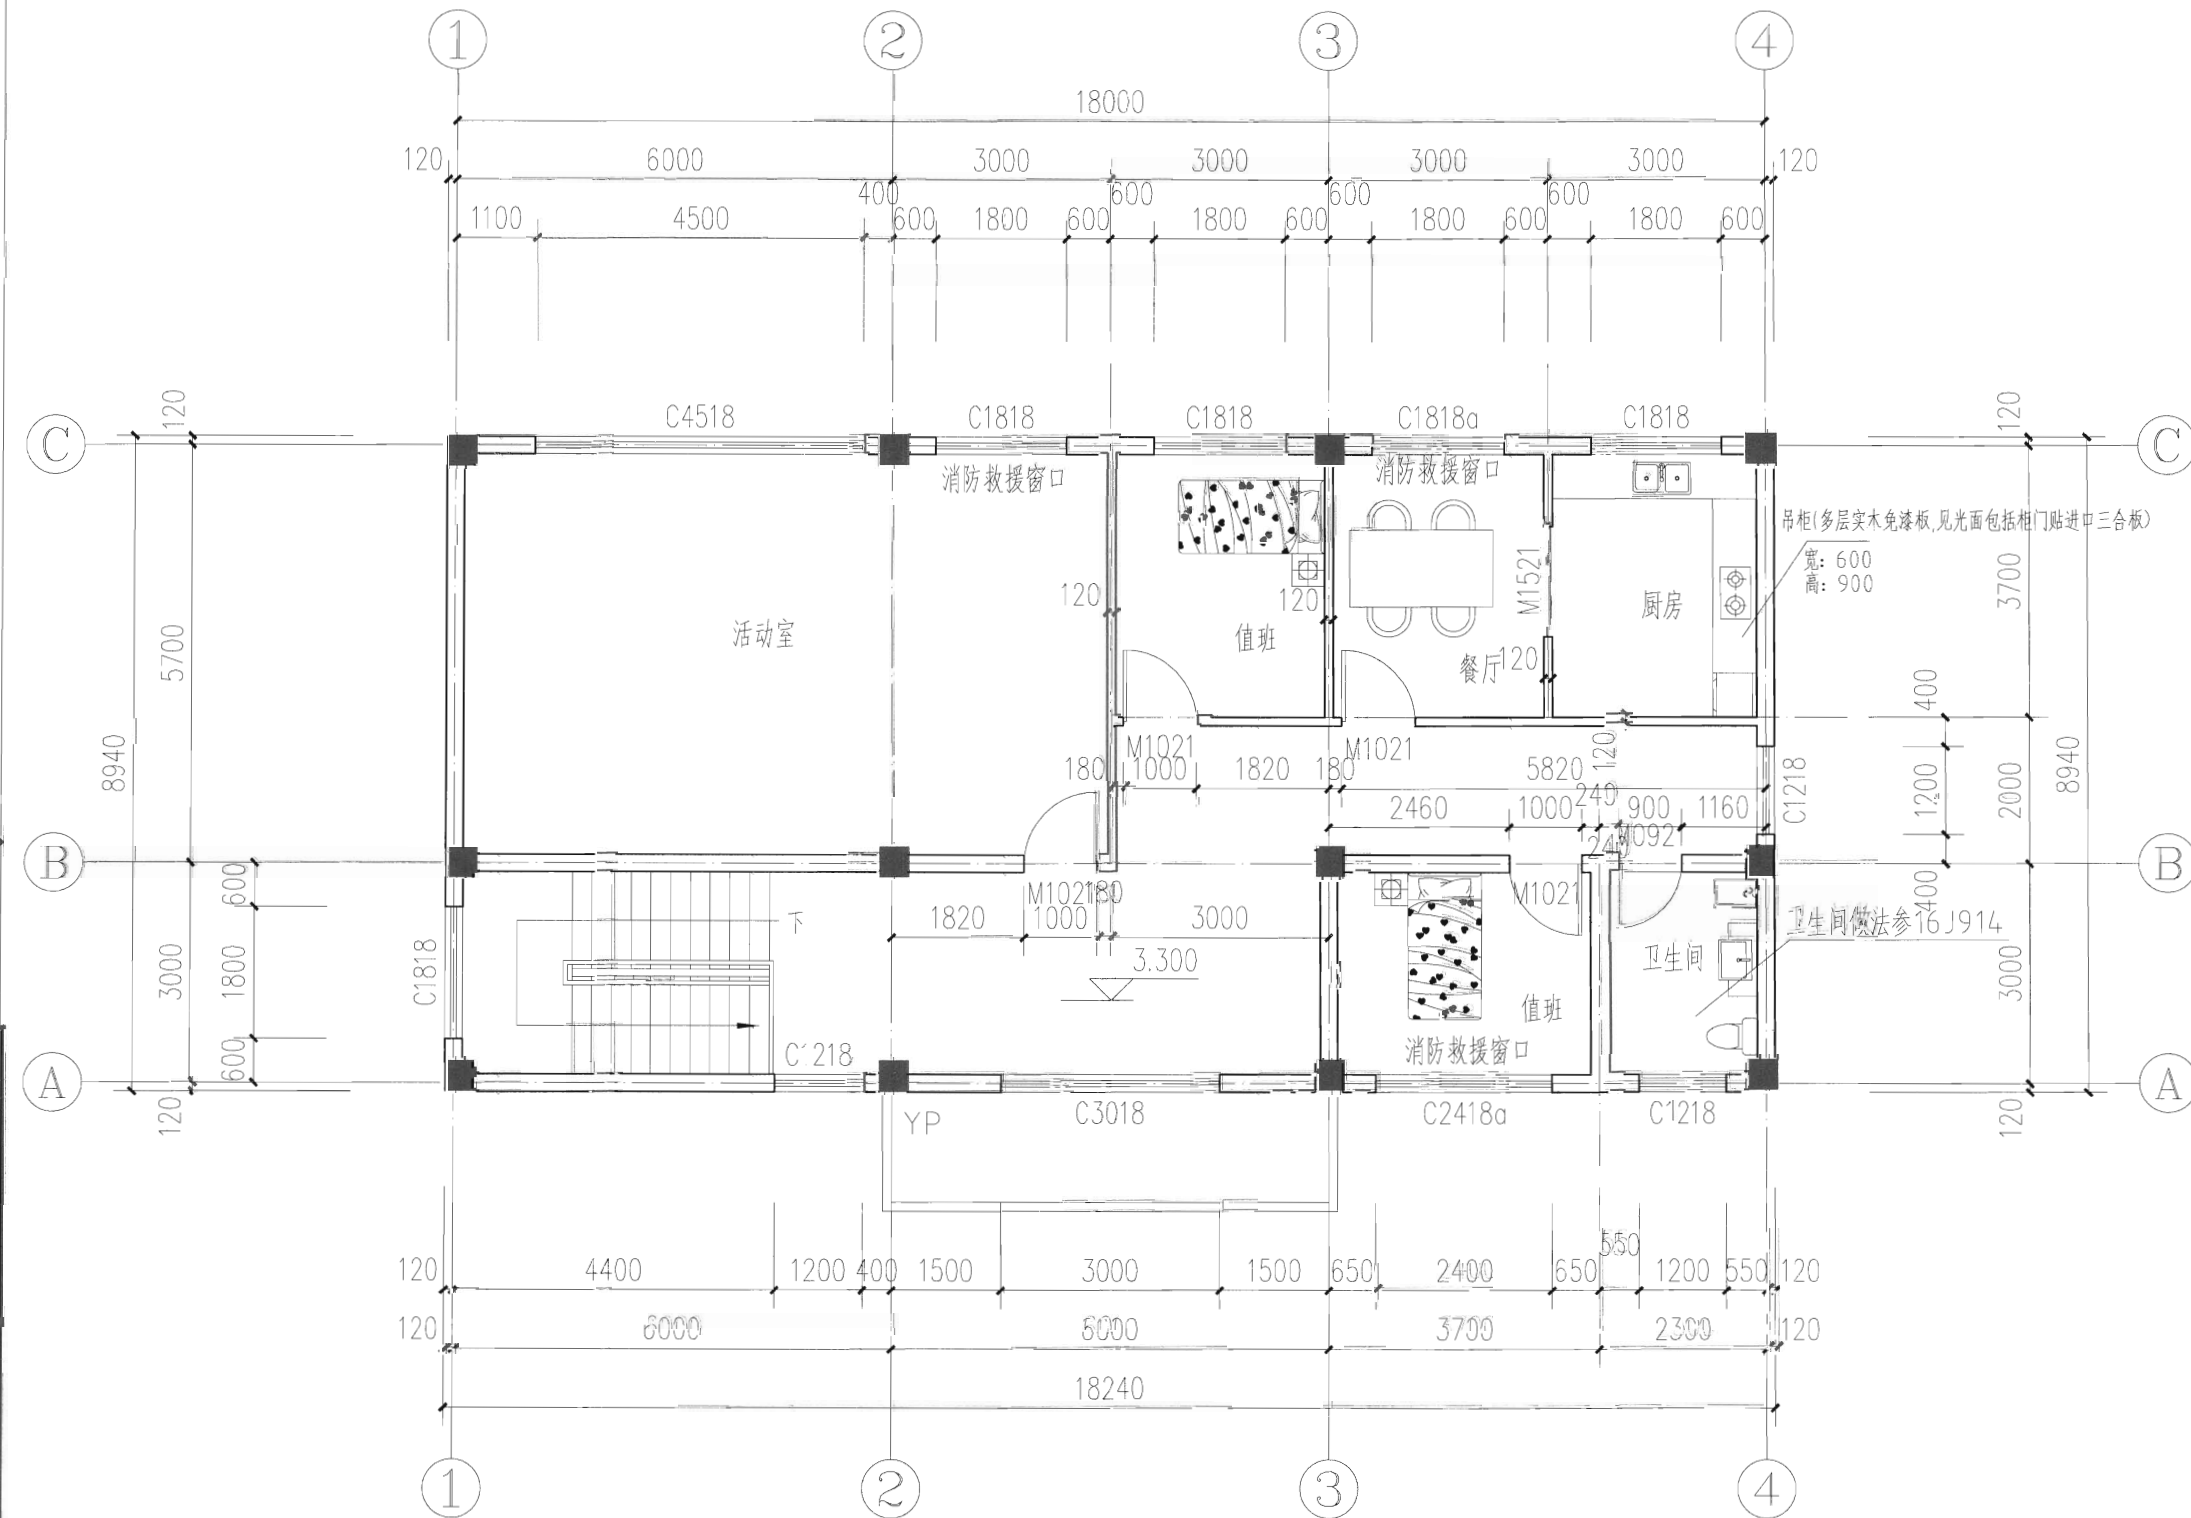
做法：1) 外墙仿真石漆底漆一道、中途两道、面油层一道
2) 6厚1:2.5水泥石灰砂浆找平层
3) 13厚1:3水泥砂浆打底扫毛，两次成活
4) 铲除原有粉刷面层至基层，并清理

路面平整，土方清理
26方（宽度1m*长度13m*高度2m）

图例

[illegible]

暖通	强电	弱电
建筑	结构	给排水
Architect	Structure	Plumbing
会签	Confirmed by	



- 注:
- 图中未注明的墙体厚度均为240mm,轴线居墙中。
 - 未标注门垛尺寸为120或沿柱边设置。
 - 各预留孔与竖向立管注意避让,所有预埋套管位于砖墙中时采用UPVC管,位于梁中时采用钢套管。
 - 柱子位置及尺寸均以结构为准。
 - 外墙腰线与梁整浇。
 - 建筑内电缆井、管道井等在每层楼板处用不低于楼板耐火极限的不燃材料或防火封堵材料封堵。建筑内电缆井、管道井与房间、走道等相连通的孔洞应采用防火封堵材料封堵。

二层平面图 1:100

设计单位
DESIGN
INSTITUTE

广州博厦建筑设计研究院有限公司
GUANGZHOU BOSHA ARCHITECTURAL DESIGN
INSTITUTE CO., LTD.

证书
CERTIFICATE

建筑工程设计甲级证书编号:
A144055561
城乡规划编制甲级资质证书编号:
[建]城规编(161384)
给水、排水、桥梁、道路、园林、人防工程设计乙级
证书编号: A244007828

建设单位 Client	东阳市千祥镇中心卫生院		
工程名称 Project Name	东阳市千祥镇大路村卫生室重建工程		
子项名称 Sub-Project			
工程编号 Project No.		子项编号 Sub-Project No.	
审定 Approved by	赵乔乔		
审核 Verified by	陈瑞岳		
项目负责人 Project manager	陈瑞岳		
专业负责人 Profession manager	陈瑞岳		
校对 Checked by	郭珩		
设计 Designer	张婕		

图纸名称
Drawing Title

二层平面图

专业 Discipline	建筑	阶段 Stage	施工图
版次 Version No.	01	图号 Drawing No.	02
比例 Scale	1:100	日期 Date	2023.01


注册执业专用章 Stamp of Registration

广东省建设工程勘察设计院有限公司
注册名称: 广州博厦建筑设计研究院有限公司
证书编号: 建[城]规编[161384]
有效期至: 2025年06月05日

单位出图专用章 Stamp of Unit

此图纸必须经图纸审图机构审查合格盖章
并经消防审批部门审查合格盖章后方可施工

暖通	强电	弱电
HVAC	Electricity	ELV
建筑	结构	给排水
Architecture	Structure	Plumbing
会签	Confirmed by	

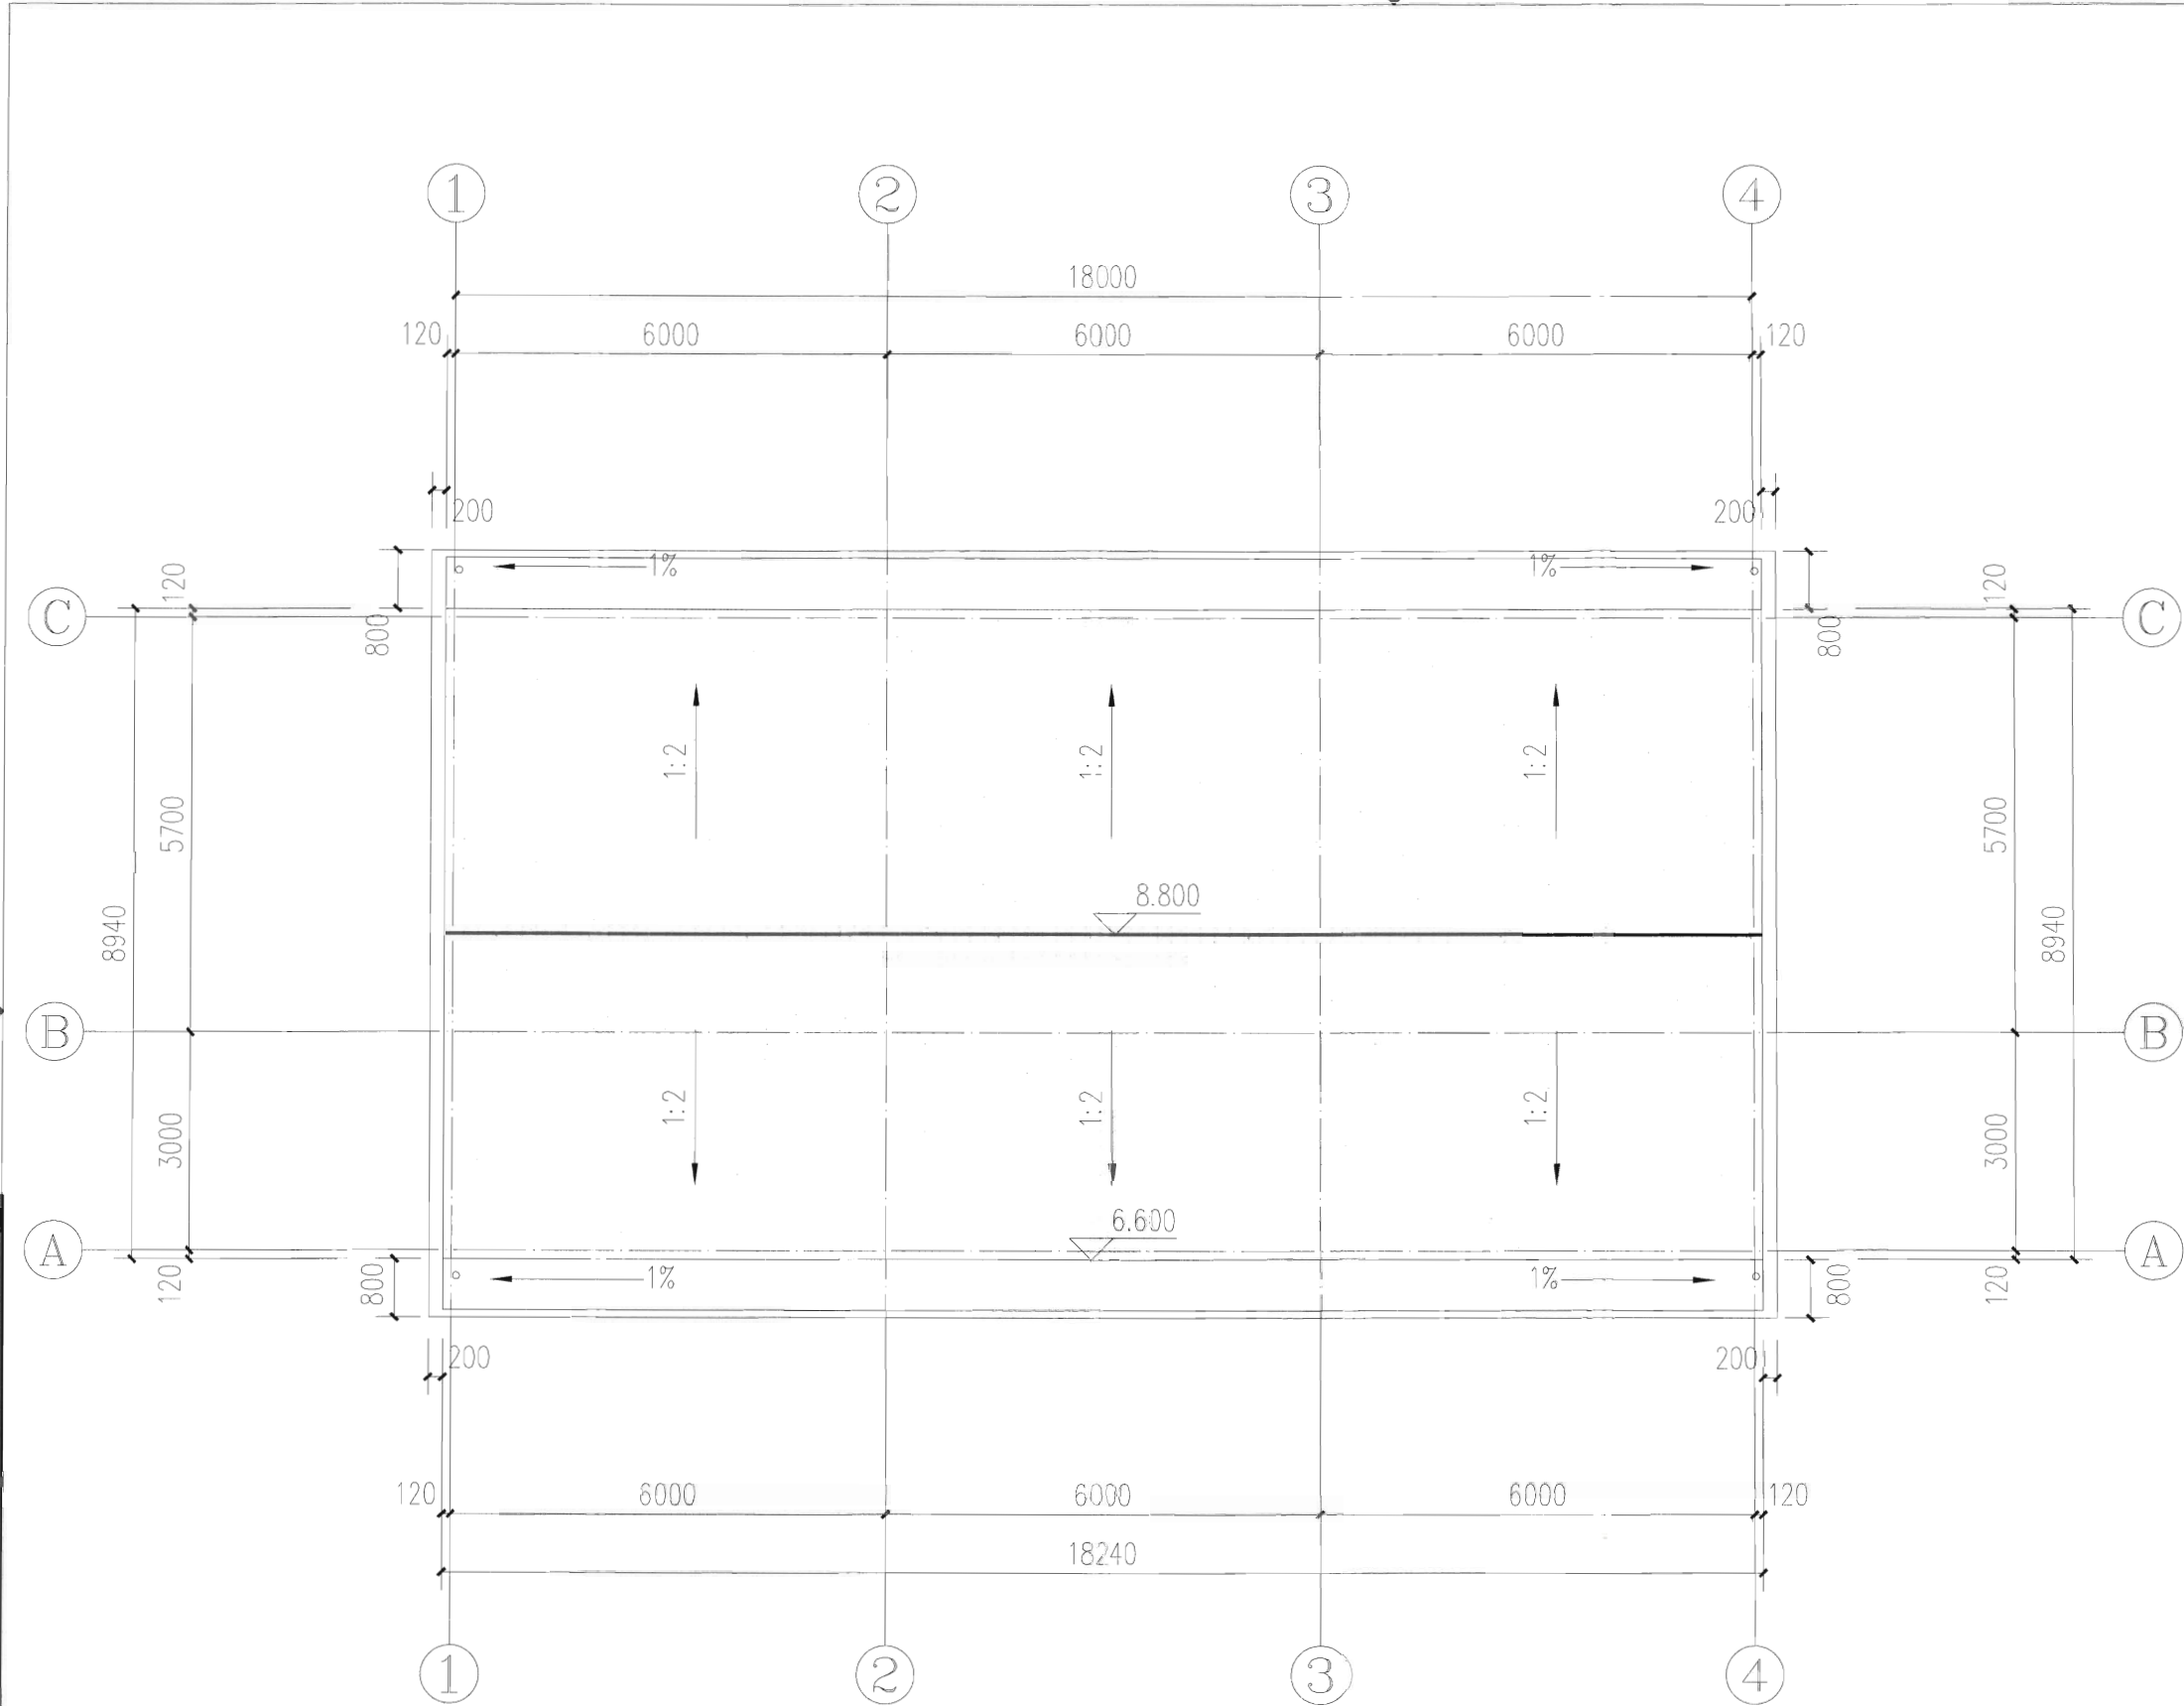

屋面层平面图 1:100

设计单位
DESIGN
INSTITUTE

广州博厦建筑设计研究院有限公司
GUANGZHOU BOSHA ARCHITECTURAL DESIGN
INSTITUTE CO., LTD.

证书
CERTIFICATE

建筑工程设计甲级证书编号:
A144055561

城乡规划编制甲级资质证书编号:
[建]城规编(161384)

给水、排水、桥梁、道路、园林、人防工程设计乙级
证书编号: A244007828

建设单位 Client	东阳市千祥镇中心卫生院		
工程名称 Project Name	东阳市千祥镇大路村卫生室重建工程		
子项名称 Sub-Project			
工程编号 Project No.		子项编号 Sub-Project No.	
审定 Approved by	赵乔乔	赵乔乔	
审核 Verified by	陈瑞岳	陈瑞岳	
项目负责人 Project manager	陈瑞岳	陈瑞岳	
专业负责人 Profession manager	陈瑞岳	陈瑞岳	
校对 Checked by	郭珩	郭珩	
设计 Designer	张婕	张婕	

图纸名称 Drawing Title	屋面平面图		
专业 Discipline	建筑	阶段 Stage	施工图
版次 Version No.	01	图号 Drawing No.	03
比例 Scale	1:100	日期 Date	2023.01




注册执业专用章 | Stamp of Registration

单位出图专用章 | Stamp of design unit A244007828
有效期至: 2025年06月05日


此图纸必须经图纸审图机构审查合格盖章
并经消防审批部门审查合格盖章后方可施工

暖通	强电	弱电
HVAC	Electricity	ELV
建筑	结构	给排水
Architecture	Structure	Plumbing
会签	Confirmed by	

   


设计单位 DESIGN INSTITUTE			
广州博厦建筑设计研究院有限公司 GUANGZHOU BOSHA ARCHITECTURAL DESIGN INSTITUTE CO., LTD.			
证书 CERTIFICATE			
建筑工程设计甲级证书编号: A144055561			
城乡规划编制甲级资质证书编号: [建]城规编(161384)			
给水、排水、桥梁、道路、园林、人防工程设计乙级 证书编号: A244007828			
建设单位 Client	东阳市千祥镇中心卫生院		
工程名称 Project Name	东阳市千祥镇大路村卫生室重建工程		
子项名称 Sub-Project			
工程编号 Project No.		子项编号 Sub-Project No.	
审定 Approved by	赵乔乔		
审核 Verified by	陈瑞岳		
项目负责人 Project manager	陈瑞岳		
专业负责人 Profession manager	陈瑞岳		
校对 Checked by	郭珩		
设计 Designer	张捷		
图纸名称 Drawing Title	1-4轴立面图		
专业 Discipline	建筑	阶段 Stage	施工图
版次 Version No.	01	图号 Drawing No.	04
比例 Scale	1:100	日期 Date	2023.01
注册执业专用章 Stamp of Registration			
			
单位出图专用章 Stamp of			
此图纸必须经图纸审图机构审查合格盖章 并经消防审批部门审查合格盖章后方可施工			

暖通	电	电
HVAC	Electricity	ELV
建筑	结构	给排水
Architecture	Structure	Plumbing
会签	Confirmed by	

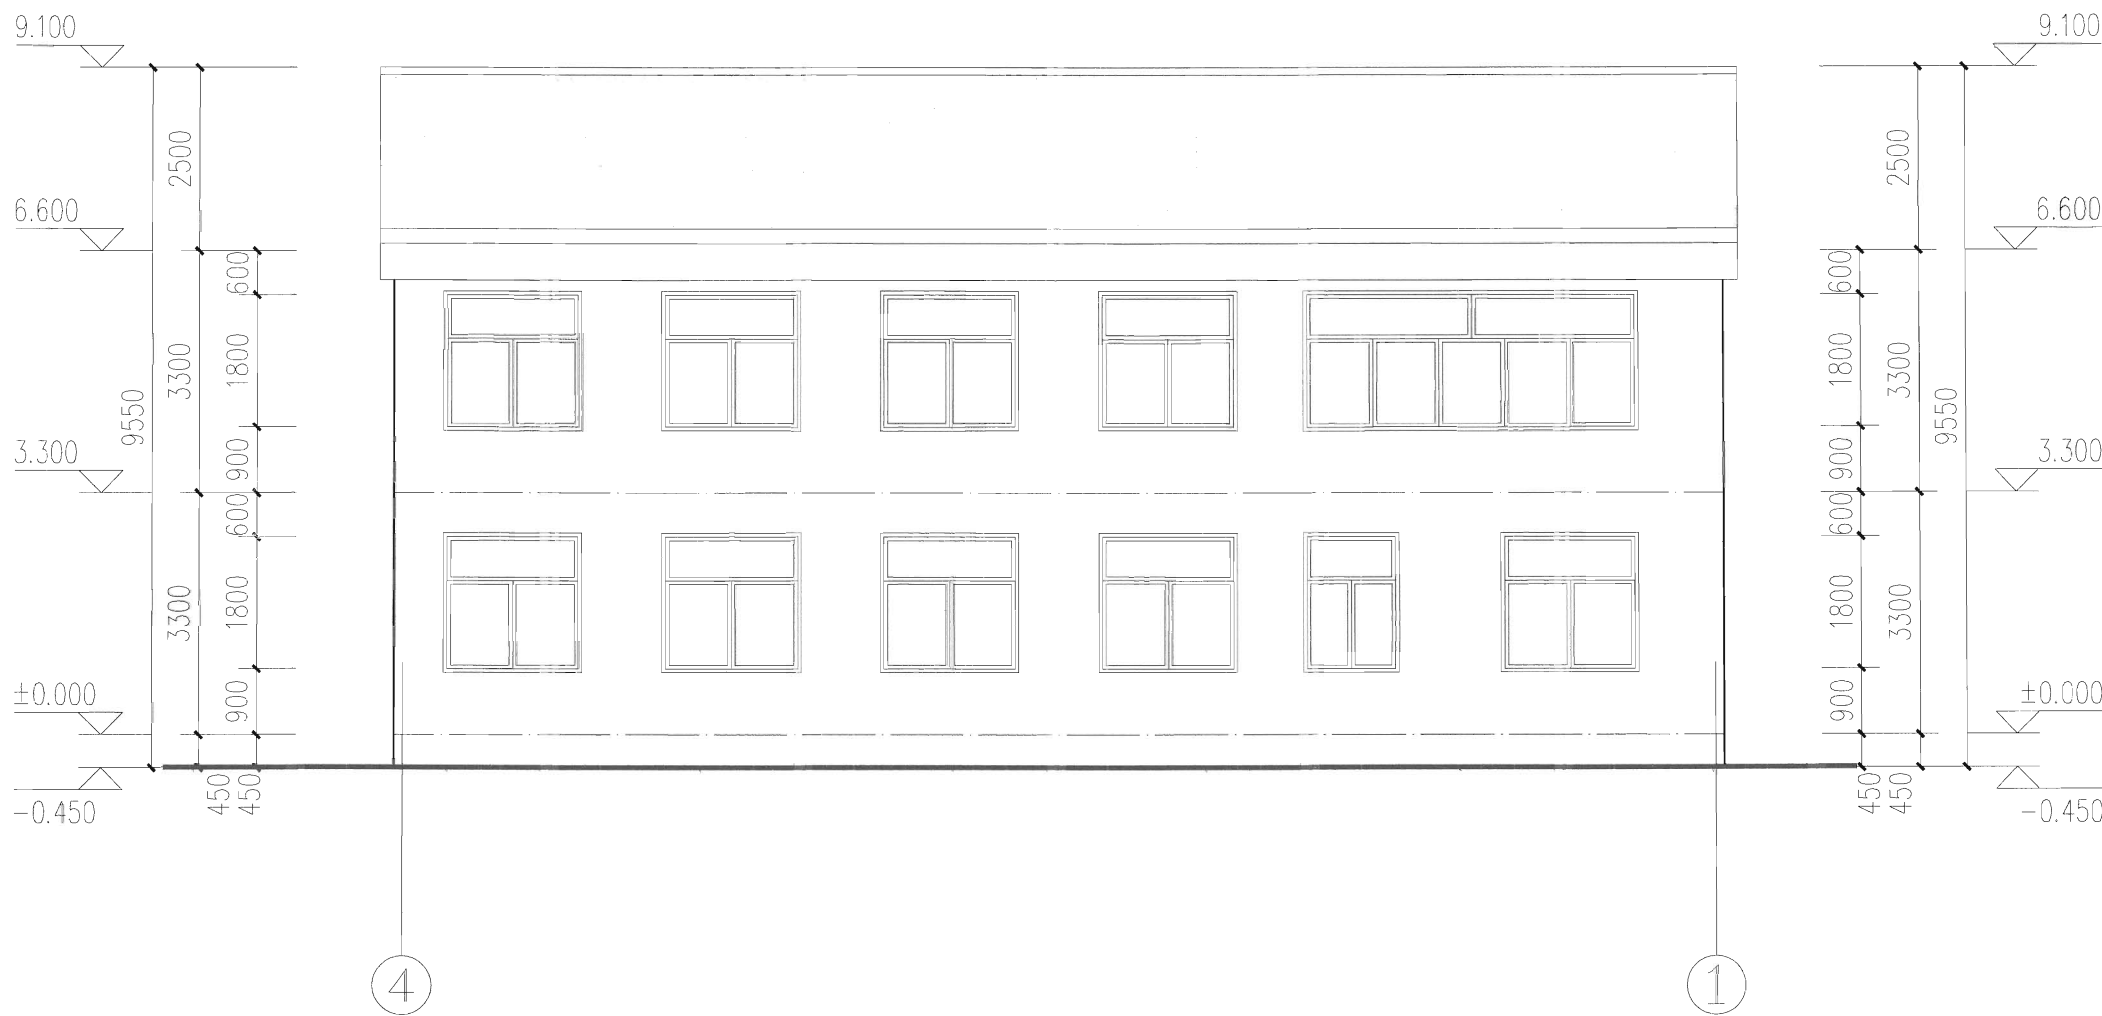

4-1轴立面图 1:100

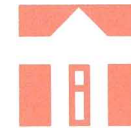设计单位
DESIGN
INSTITUTE



广州博厦建筑设计研究院有限公司
GUANGZHOU BOSHA ARCHITECTURAL DESIGN
INSTITUTE CO., LTD.

证书
CERTIFICATE
建筑工程设计甲级证书编号:
A144055561
城乡规划编制甲级资质证书编号:
[建]城规编(161384)
给水、排水、桥梁、道路、园林、人防工程设计乙级
证书编号: A244007828

建设单位 Client	东阳市千祥镇中心卫生院		
工程名称 Project Name	东阳市千祥镇大路村卫生室重建工程		
子项名称 Sub-Project			
工程编号 Project No.		子项编号 Sub-Project No.	
审定 Approved by	赵乔乔	陈瑞岳	
审核 Verified by	陈瑞岳	郭珩	
项目负责人 Project manager	陈瑞岳	张婕	
专业负责人 Profession manager	陈瑞岳	郭珩	
校对 Checked by	郭珩	张婕	
设计 Designer	张婕	张婕	
图纸名称 Drawing Title	4-1轴立面图		
专业 Discipline	建筑	阶段 Stage	施工图
版次 Version No.	01	图号 Drawing No.	05
比例 Scale	1:100	日期 Date	2023.01


注册执业专用章 Stamp of Registration







广东省建设工程勘察设计出图专用章
注册单位: 广州博厦建筑设计研究院有限公司
业务范围: 建筑行业(建筑工程)甲级
证书编号: A144055561
有效期至: 2025年06月05日

单位出图专用章 Stamp of design unit


此图纸必须经图纸审图机构审查合格盖章
并经消防审批部门审查合格盖章后方可施工







会 签 Confirmed by	建 筑 Architecture	结 构 Structure	给 排 水 Plumbing	电 气 Electricity	暖 通 HVAC

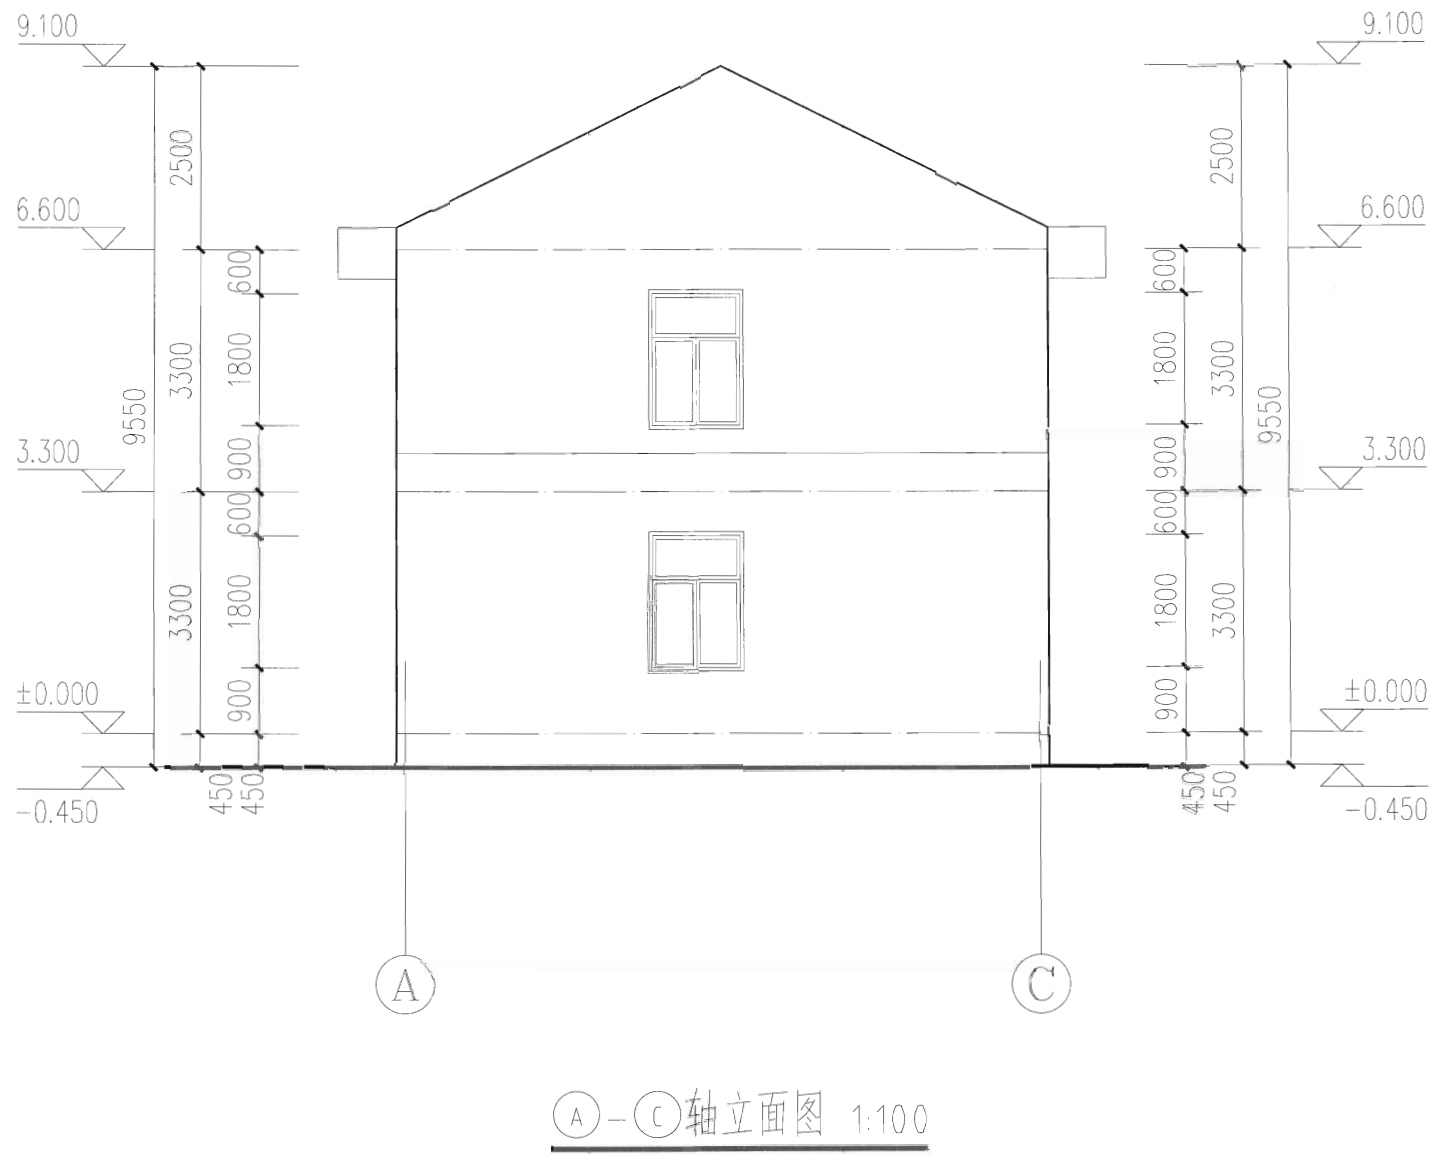

    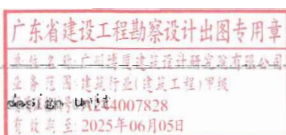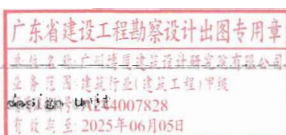
设计单位 DESIGN INSTITUTE	 广州博厦建筑设计研究院有限公司 GUANGZHOU BOSHA ARCHITECTURAL DESIGN INSTITUTE CO., LTD.		
证书 CERTIFICATE	建筑工程设计甲级证书编号: A144055561 城乡规划编制甲级资质证书编号: [建]城规编(161384) 给水、排水、桥梁、道路、园林、人防工程设计乙级 证书编号: A244007828		
建设单位 Client	东阳市千祥镇中心卫生院		
工程名称 Project Name	东阳市千祥镇大路村卫生室重建工程		
子项名称 Sub-Project			
工程编号 Project No.		子项编号 Sub-Project No.	
审 定 Approved by	赵乔乔		
审 核 Verified by	陈瑞岳		
项目负责人 Project manager	陈瑞岳		
专业负责人 Profession manager	陈瑞岳		
校 对 Checked by	郭珩		
设 计 Designer	张婕		
图纸名称 Drawing Title	A-C轴立面图		
专 业 Discipline	建筑	阶 段 Stage	施工图
版 次 Version No.	01	图 号 Drawing No.	06
比 例 Scale	1:100	日 期 Date	2023.01
注册执业专用章 Stamp of Registration			
单位出图专用章 Stamp of Institution			
此图纸必须经图纸审图机构审查合格盖章 并经消防审批部门审查合格盖章后方可施工			

暖通	电	电
HVAC	强	弱
Electricity	ELV	
建筑	结构	给排水
Architecture	Structure	Plumbing
会签	Confirmed by	





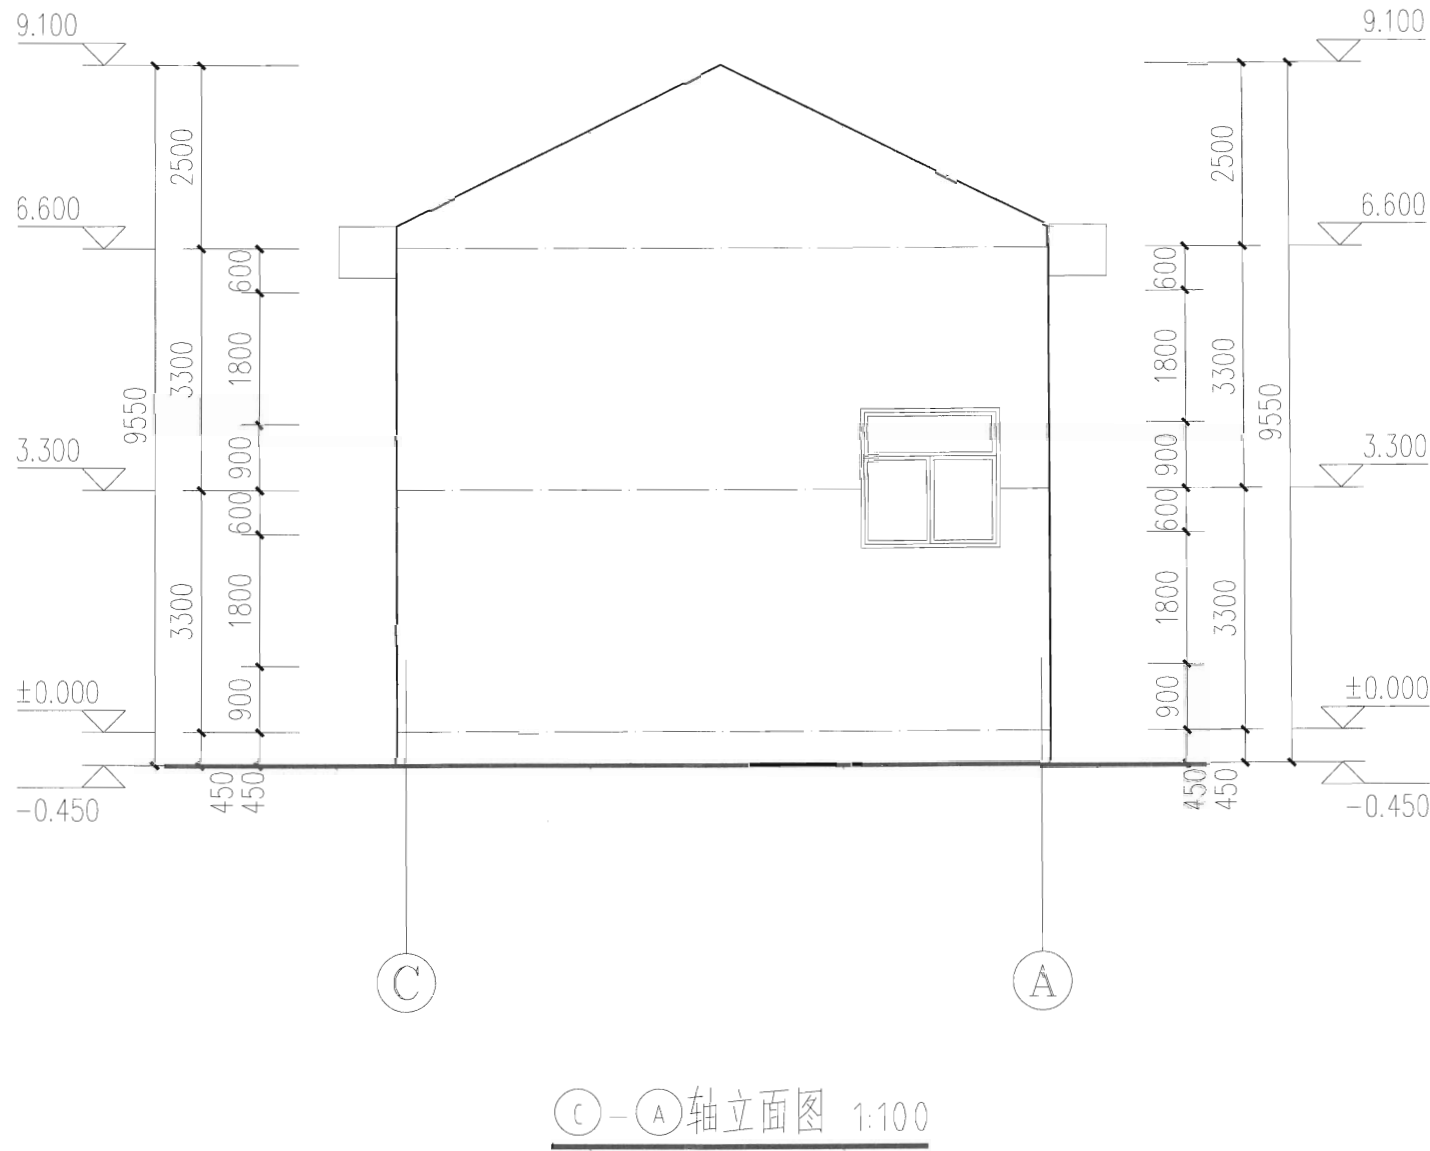


      设计单位 DESIGN INSTITUTE			
广州博厦建筑设计研究院有限公司 GUANGZHOU BOSHA ARCHITECTURAL DESIGN INSTITUTE CO., LTD.			
证书 CERTIFICATE 建筑工程设计甲级证书编号: A144055561 城乡规划编制甲级资质证书编号: [建]城规编(161384) 给水、排水、桥梁、道路、园林、人防工程设计乙级 证书编号: A244007828			
建设单位 Client	东阳市千祥镇中心卫生院		
工程名称 Project Name	东阳市千祥镇大路村卫生室重建工程		
子项名称 Sub-Project			
工程编号 Project No.			子项编号 Sub-Project No.
审定 Approved by	赵乔乔		
审核 Verified by	陈瑞岳		
项目负责人 Project manager	陈瑞岳		
专业负责人 Profession manager	陈瑞岳		
校对 Checked by	郭珩		
设计 Designer	张婕		
图纸名称 Drawing Title	C-A轴立面图		
专业 Discipline	建筑	阶段 Stage	施工图
版次 Version No.	01	图号 Drawing No.	07
比例 Scale	1:100	日期 Date	2023.01
注册执业专用章 Stamp of Registration			
			
单位出图专用章 Stamp of design unit			
此图纸必须经图纸审图机构审查合格盖章 并经消防审批部门审查合格盖章后方可施工			

暖通	电	电
HVAC	强	弱
Electricity	ELV	
建筑	结构	给排水
Architecture	Structure	Plumbing
会签	Confirmed by	

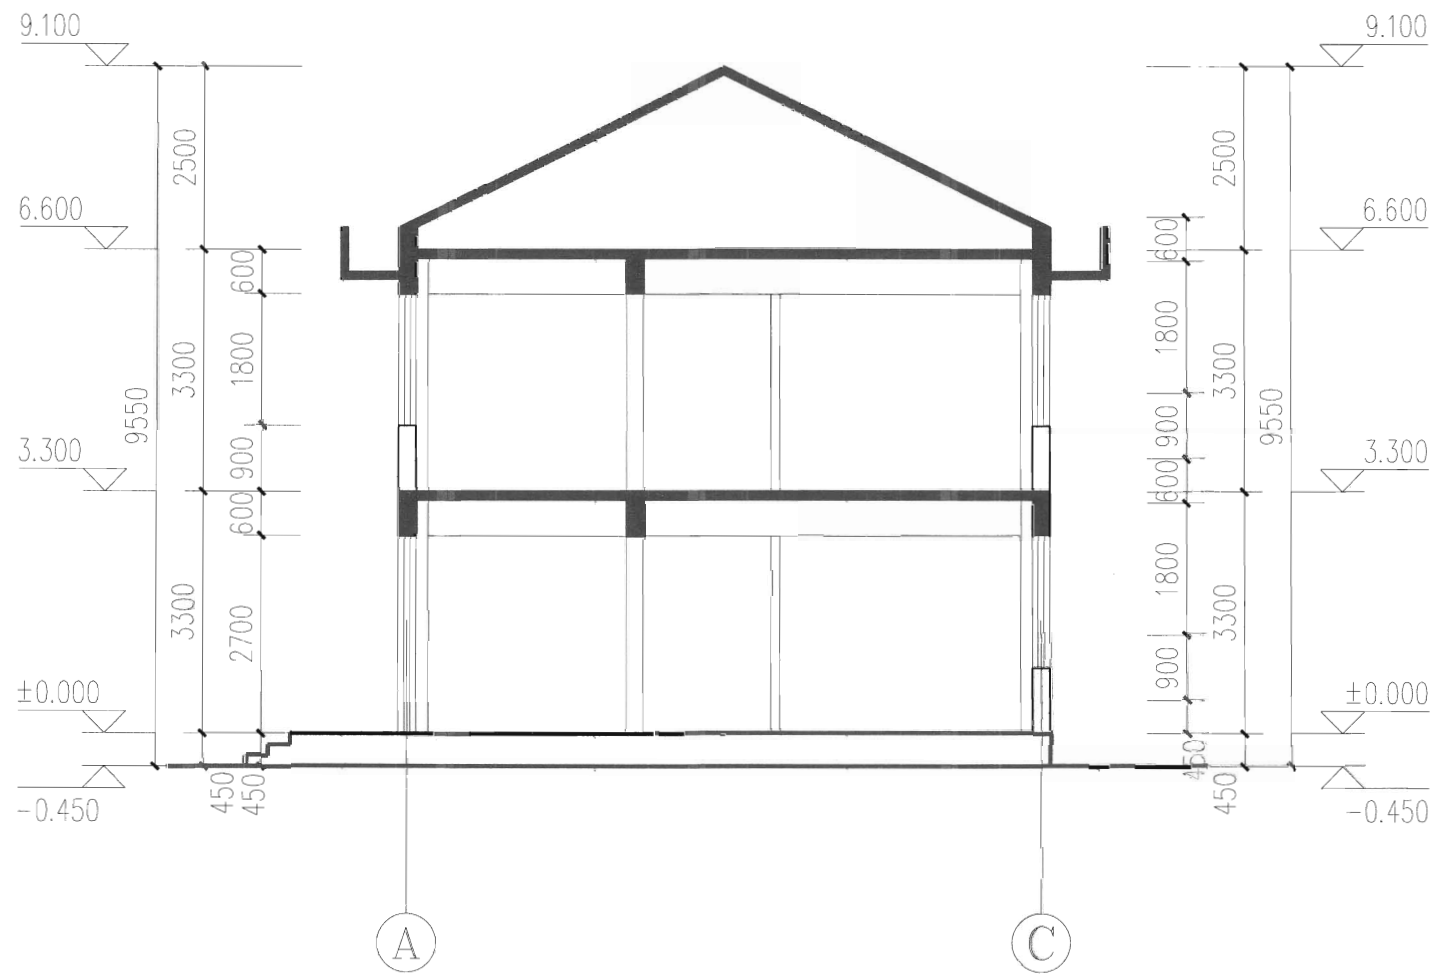

1-1剖面图 1:100

     设计单位 DESIGN INSTITUTE			
广州博厦建筑设计研究院有限公司 GUANGZHOU BOSHA ARCHITECTURAL DESIGN INSTITUTE CO., LTD.			
证书 CERTIFICATE	建筑工程设计甲级证书编号: A144055561 城乡规划编制甲级资质证书编号: [建]城规编(161384) 给水、排水、桥梁、道路、园林、人防工程设计乙级 证书编号: A244007828		
建设单位 Client	东阳市千祥镇中心卫生院		
工程名称 Project Name	东阳市千祥镇大路村卫生室重建工程		
子项名称 Sub-Project			
工程编号 Project No.			子项编号 Sub-Project No.
审定 Approved by	赵乔乔		
审核 Verified by	陈瑞岳		
项目负责人 Project manager	陈瑞岳		
专业负责人 Profession manager	陈瑞岳		
校对 Checked by	郭珩		
设计 Designer	张婕		
图纸名称 Drawing Title	1-1剖面图		
专业 Discipline	建筑	阶段 Stage	施工图
版次 Version No.	01	图号 Drawing No.	08
比例 Scale	1:100	日期 Date	2023.01
注册执业专用章 Stamp of Registration			
			
单位出图专用章 Stamp of Design Unit			
此图纸必须经图纸审图机构审查合格盖章 并经消防审批部门审查合格盖章后方可施工			