



⑫~①立面图 1:100

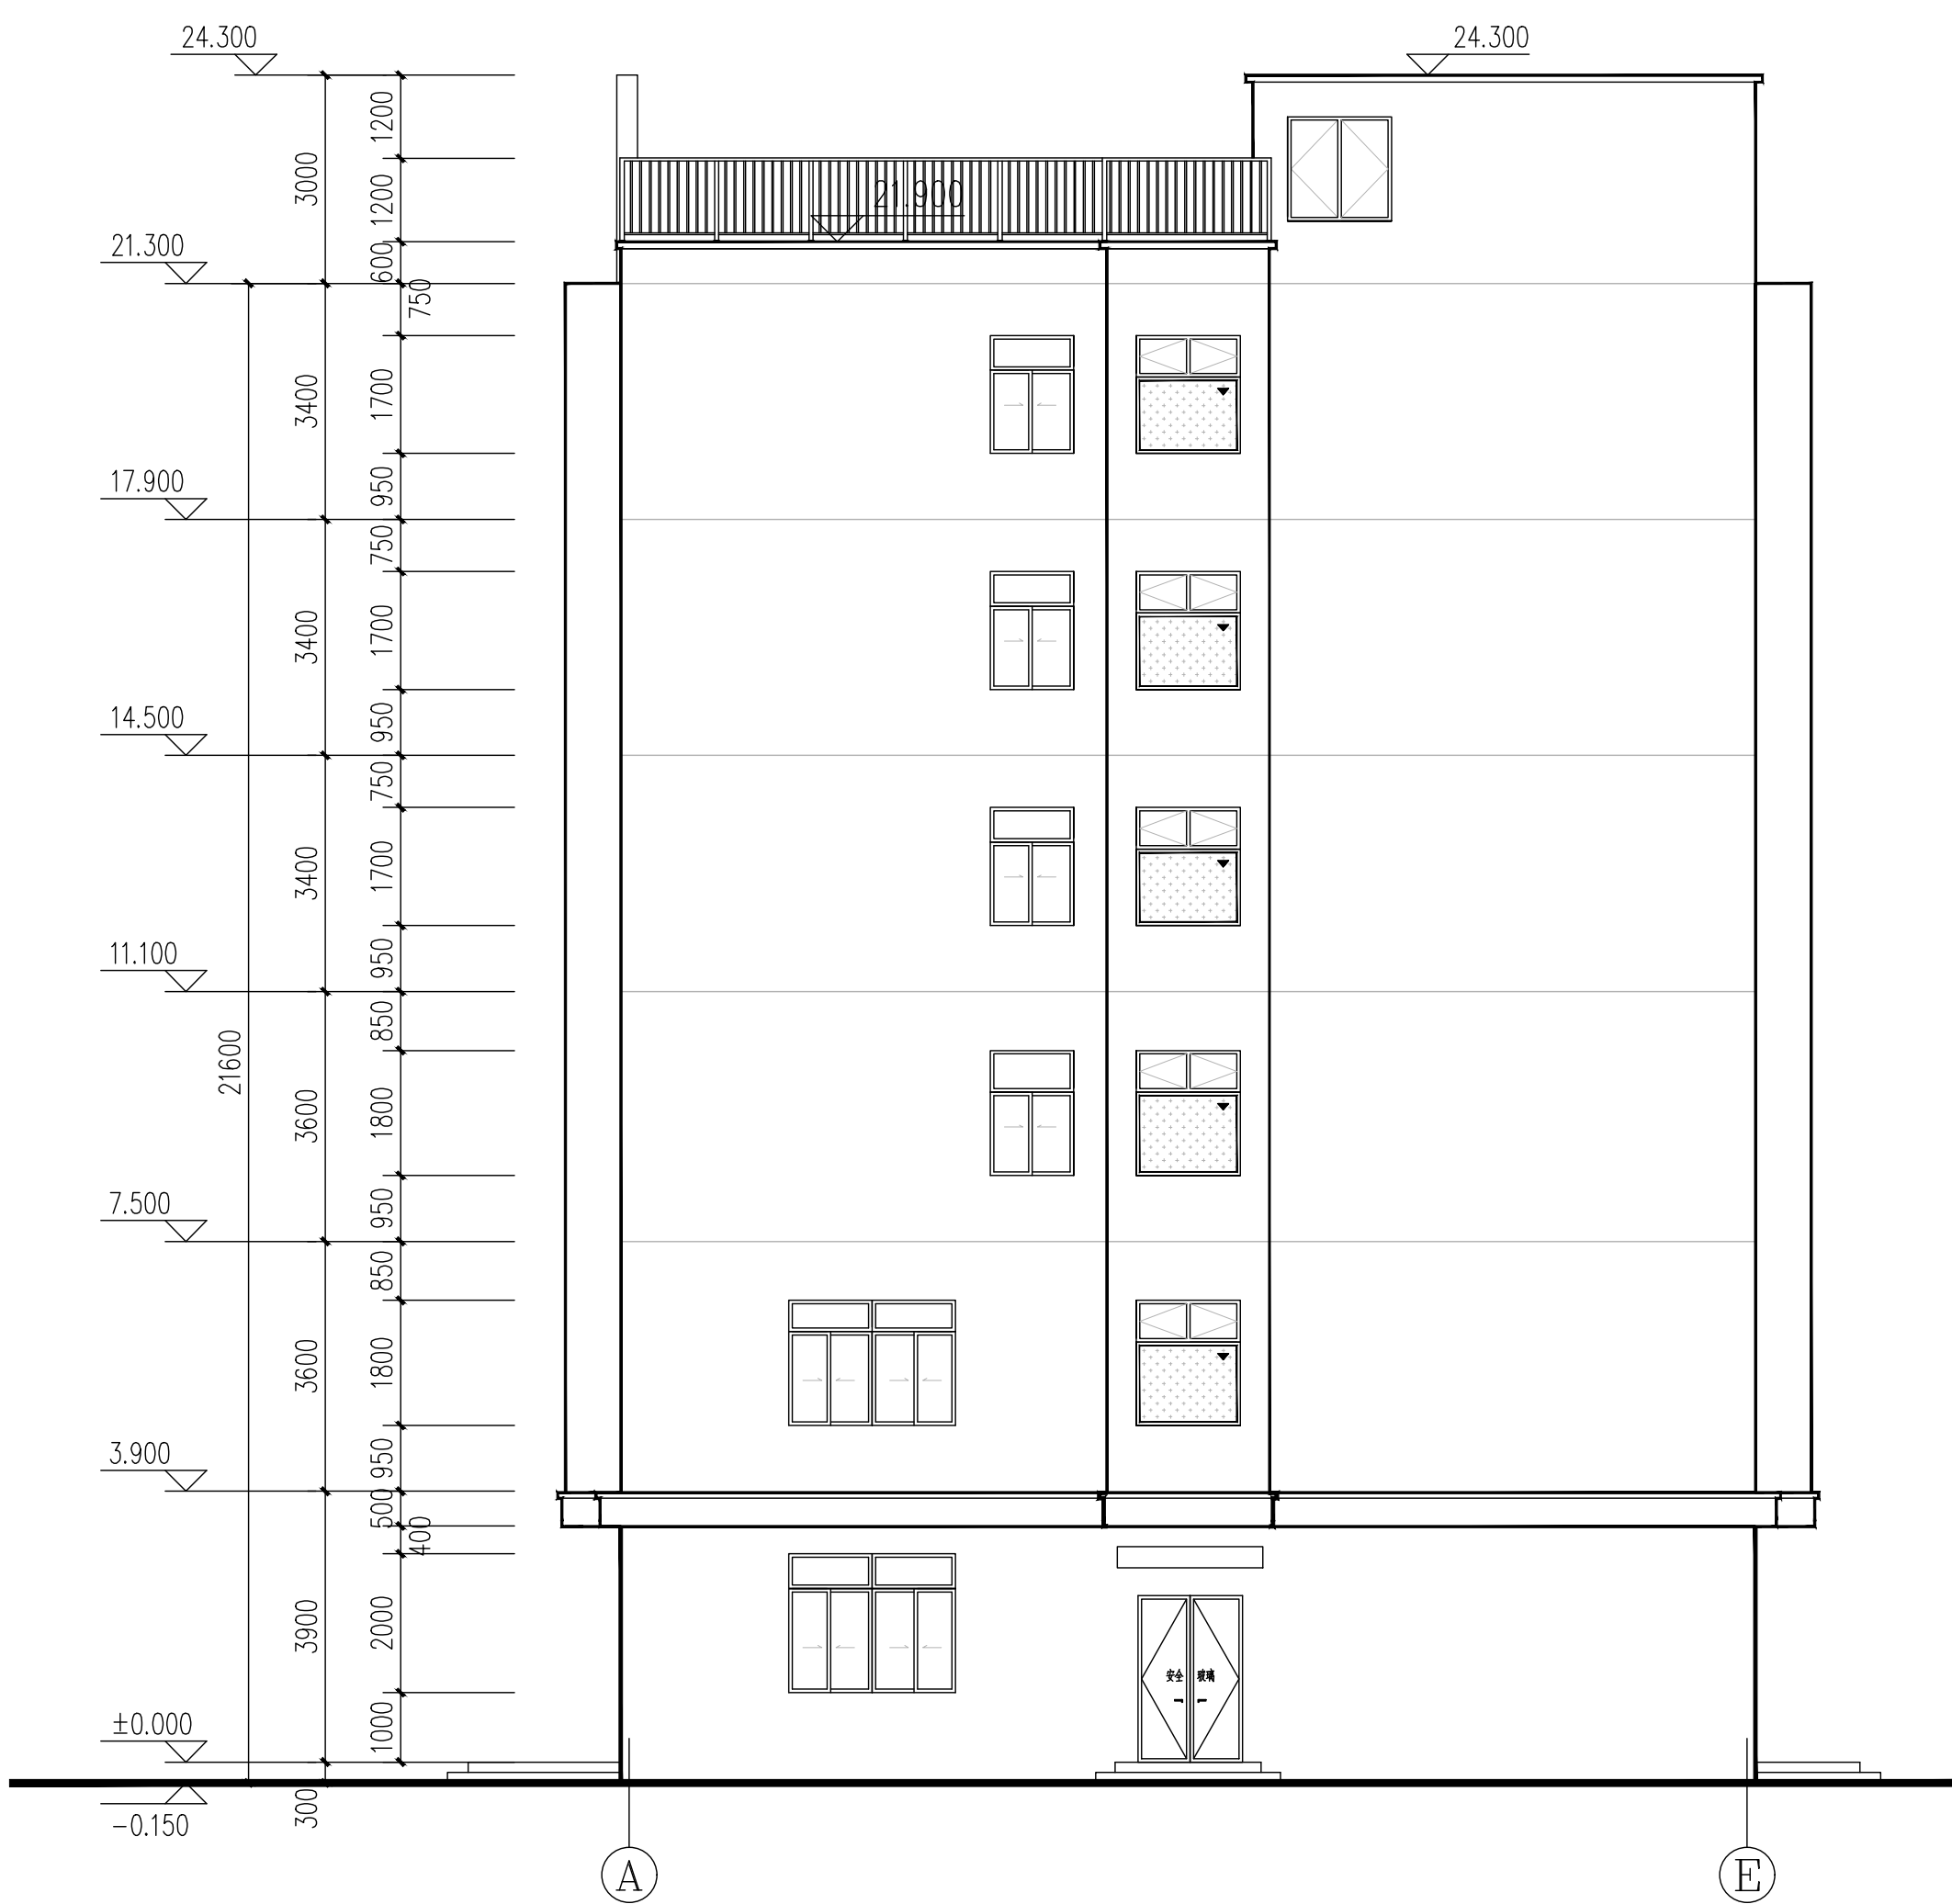

①~⑤立面图 1:100

反①~⑤立面图

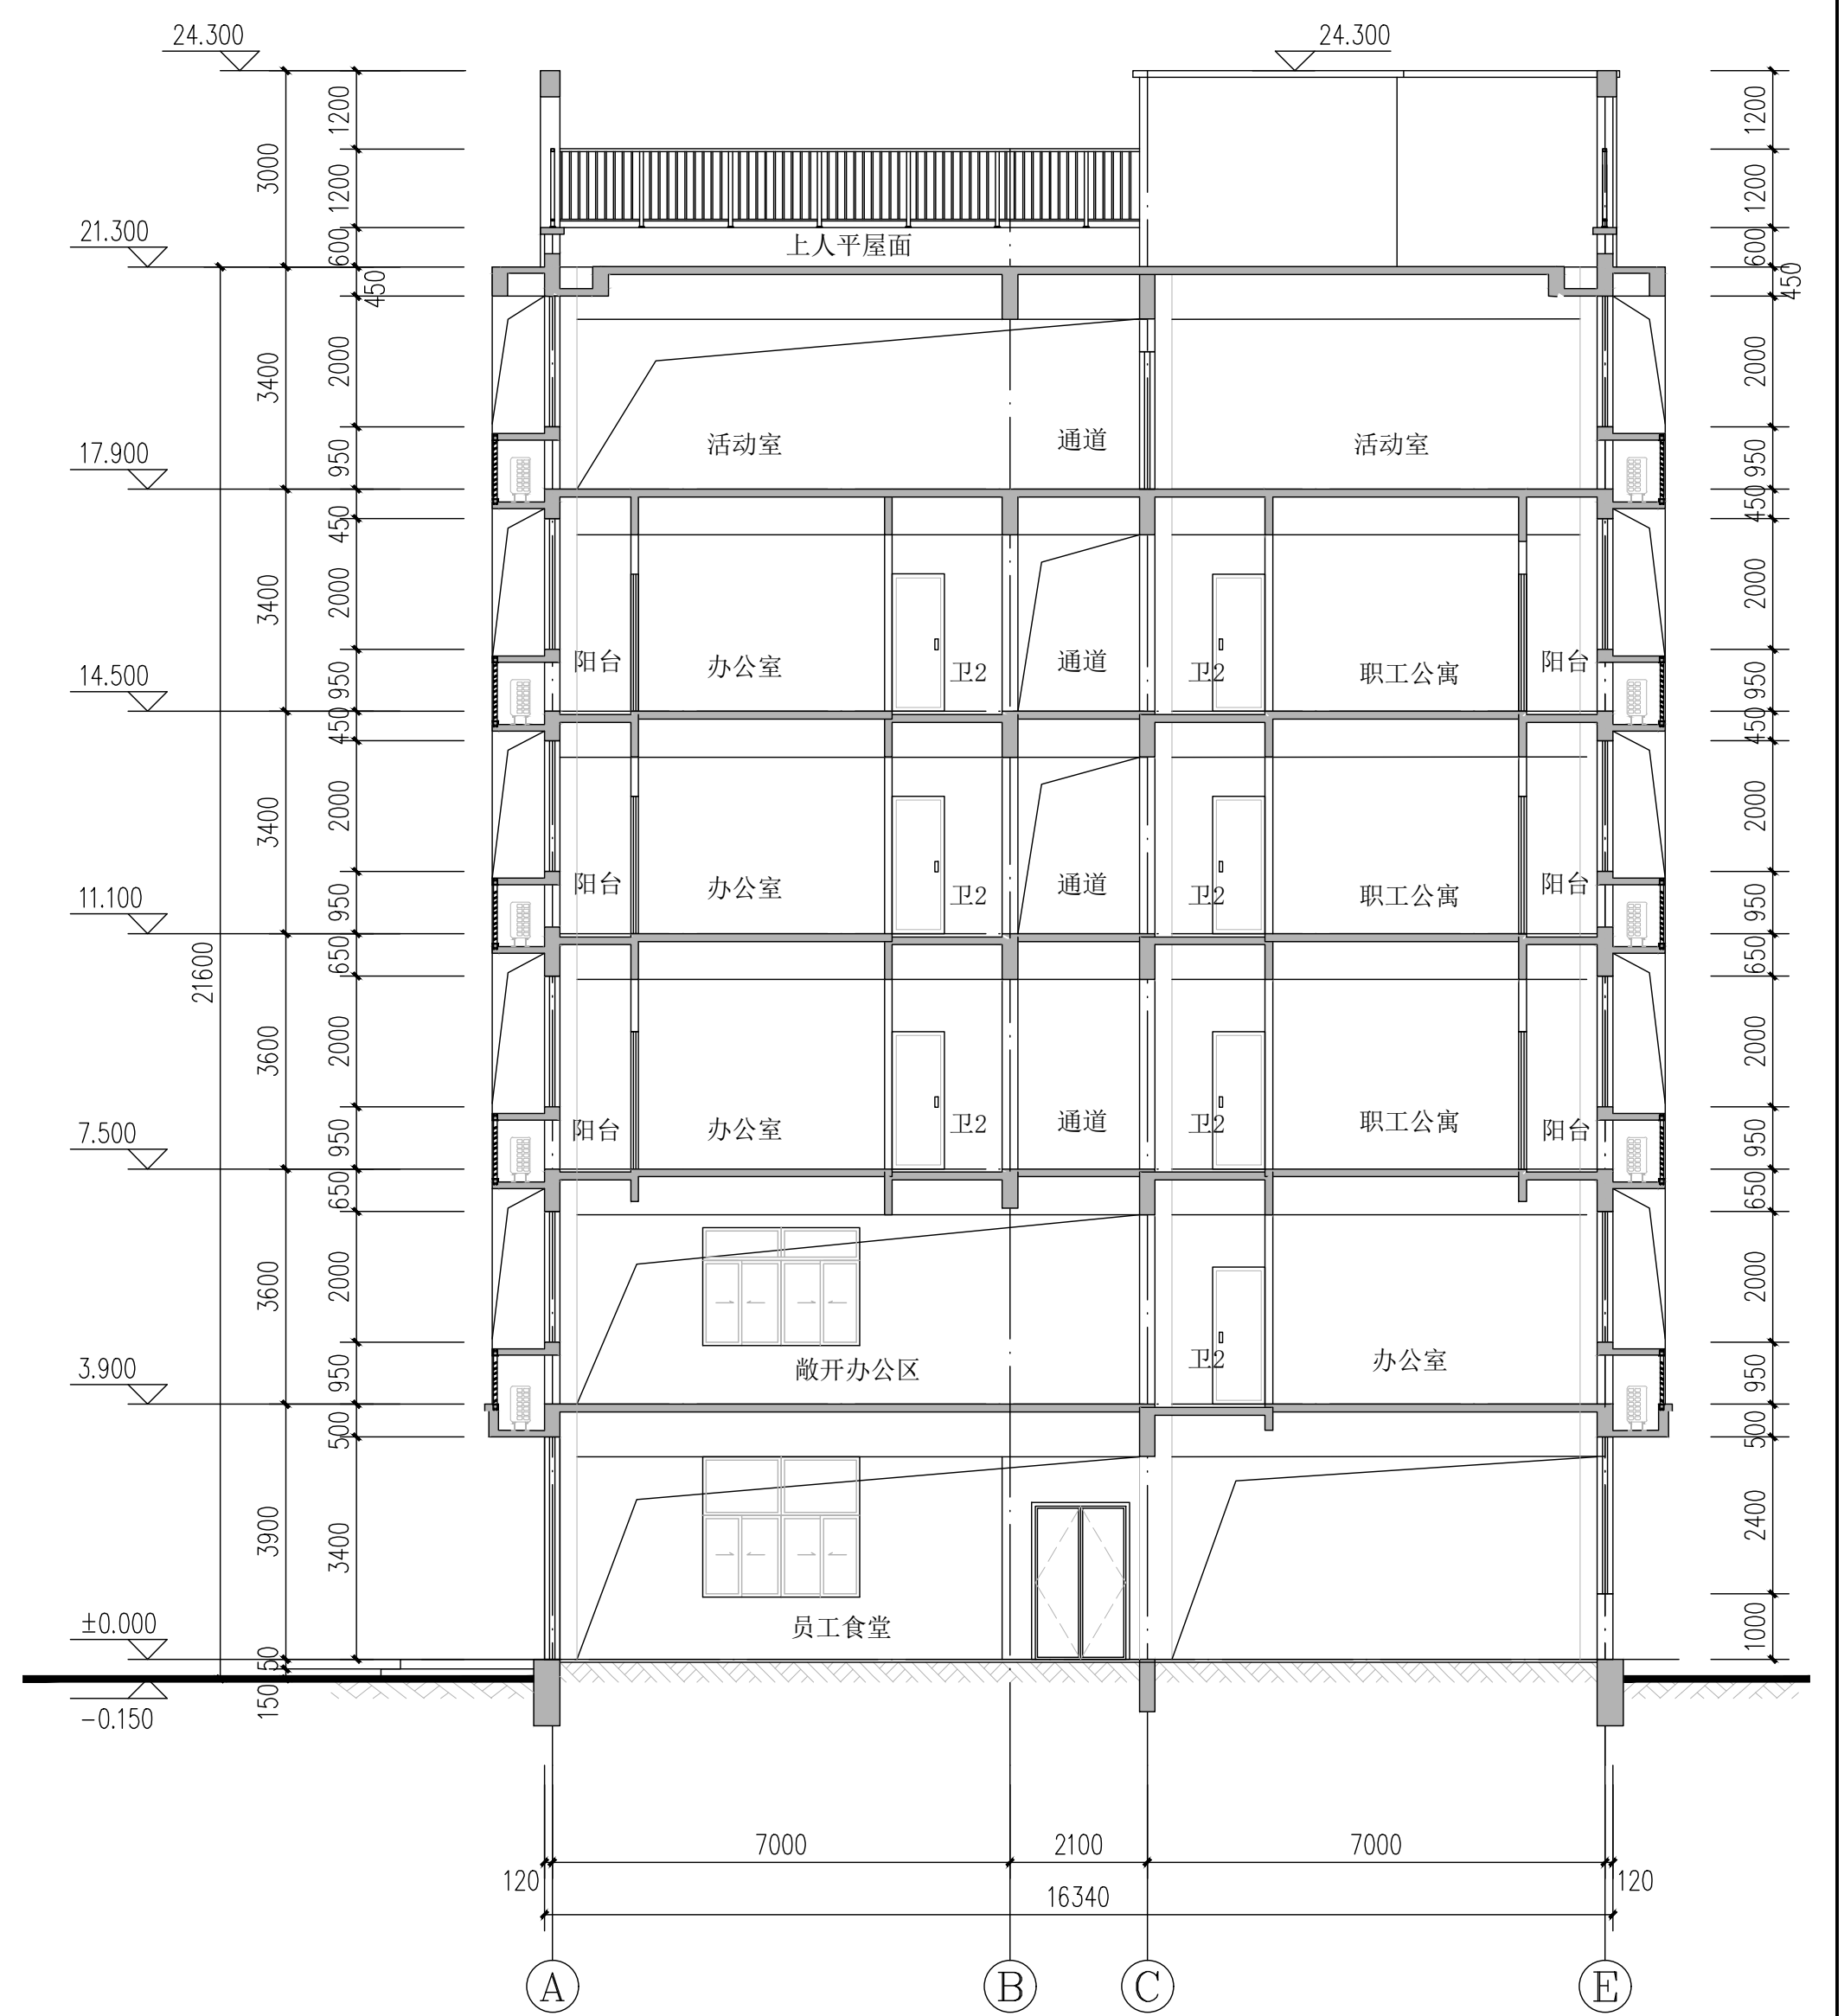

1-1剖面图 1:100

专业	建筑	姓名	日期
	结构		
会签	给排水		
	暖通		
审核	电气		
	暖通		
备注			

设计单位	浙江恒欣设计集团有限公司
项目负责人	张俊
专业负责人	张俊
设计	张俊
审核	张俊
日期	2021.04
工程名称	办公室
工程编号	500J221-057
出版日期	2021.04
设计人	张俊
审核人	张俊
专业负责人	张俊
项目负责人	张俊
设计	张俊
审核	张俊
日期	2021.04

图号	建筑-08	版次	1
图名	12~①立面图		
图例	A~E立面图		
备注	1-1剖面图		