
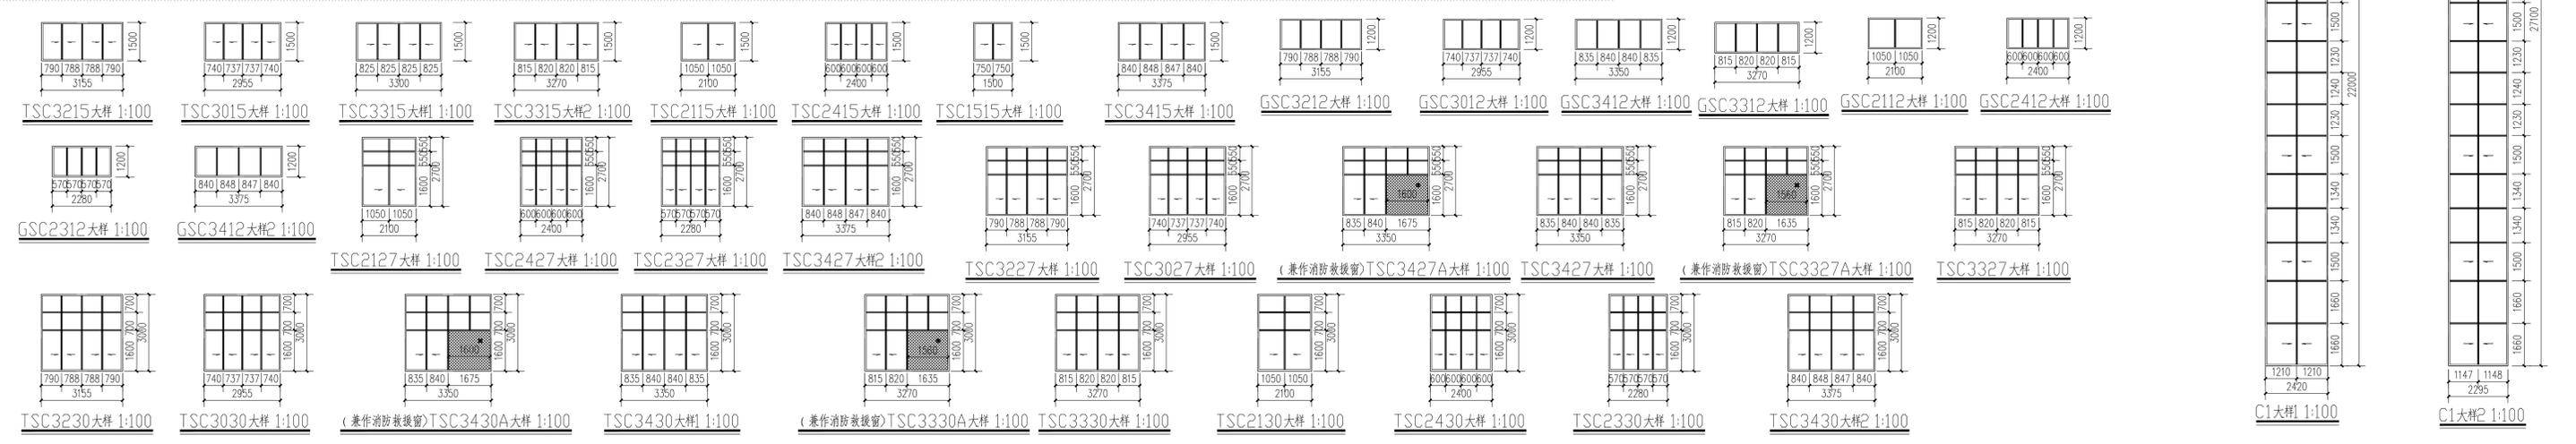
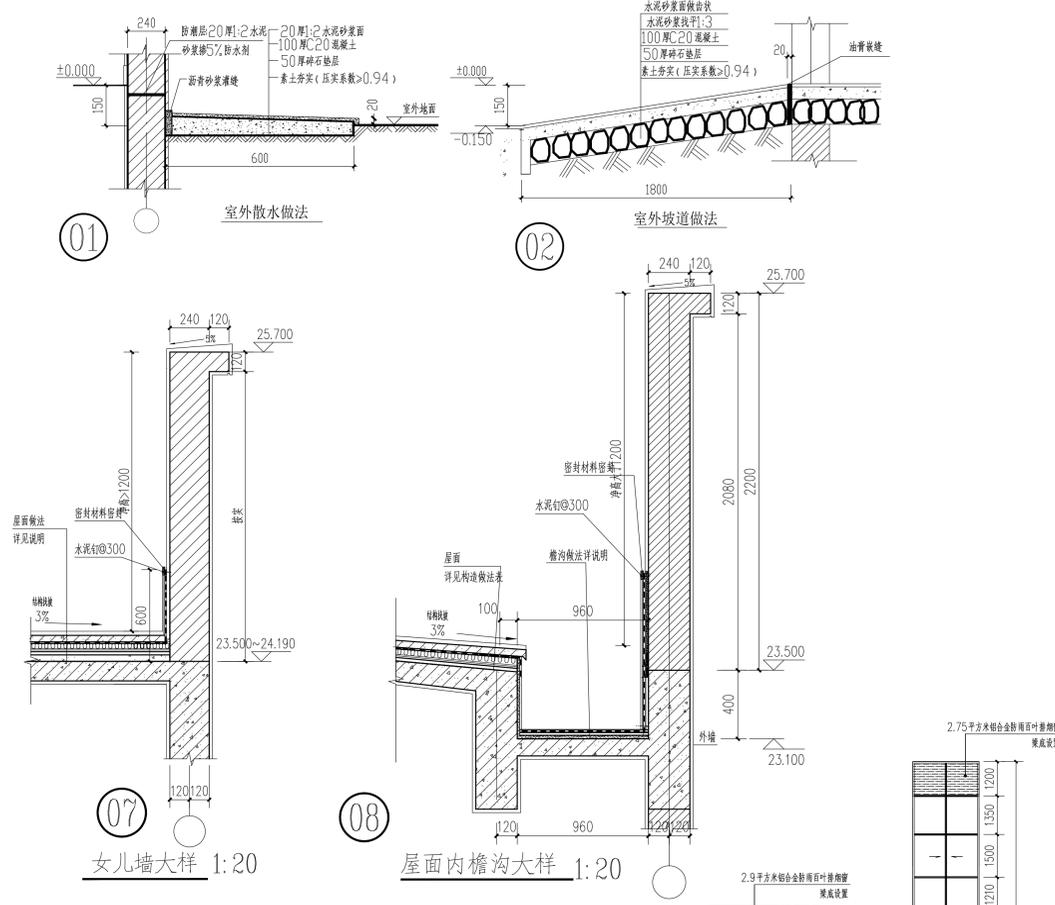


| | | |
|---------|---|-----|
| 实名签名 | 宋文良 | 郑俊耀 |
| 项目负责人 | 宋文良 | 郑俊耀 |
| 专业负责人 | 宋文良 | 郑俊耀 |
| 设计人 | 郑俊耀 | 郑俊耀 |
| 注册(执业)章 | 中华人民共和国一级注册建筑师 | |
| 姓名 | 宋文良 | |
| 注册号 | 3300429-007 | |
| 有效期 | 至2023年12月23日 | |
| 预留章 | | |
| 出图章 | 浙江方圆规划设计有限公司 NO:A233004298 浙江省住房和城乡建设厅监制 | |
| 竣工章 | 浙江省建设工程竣工图设计文件(审查专用章) 审查单位:金华市建设工程竣工图审查中心(证书编号:J12162) 审查日期: 2023.05.15 审查人: 宋文良 (签字) 审查人: 郑俊耀 (签字) | |

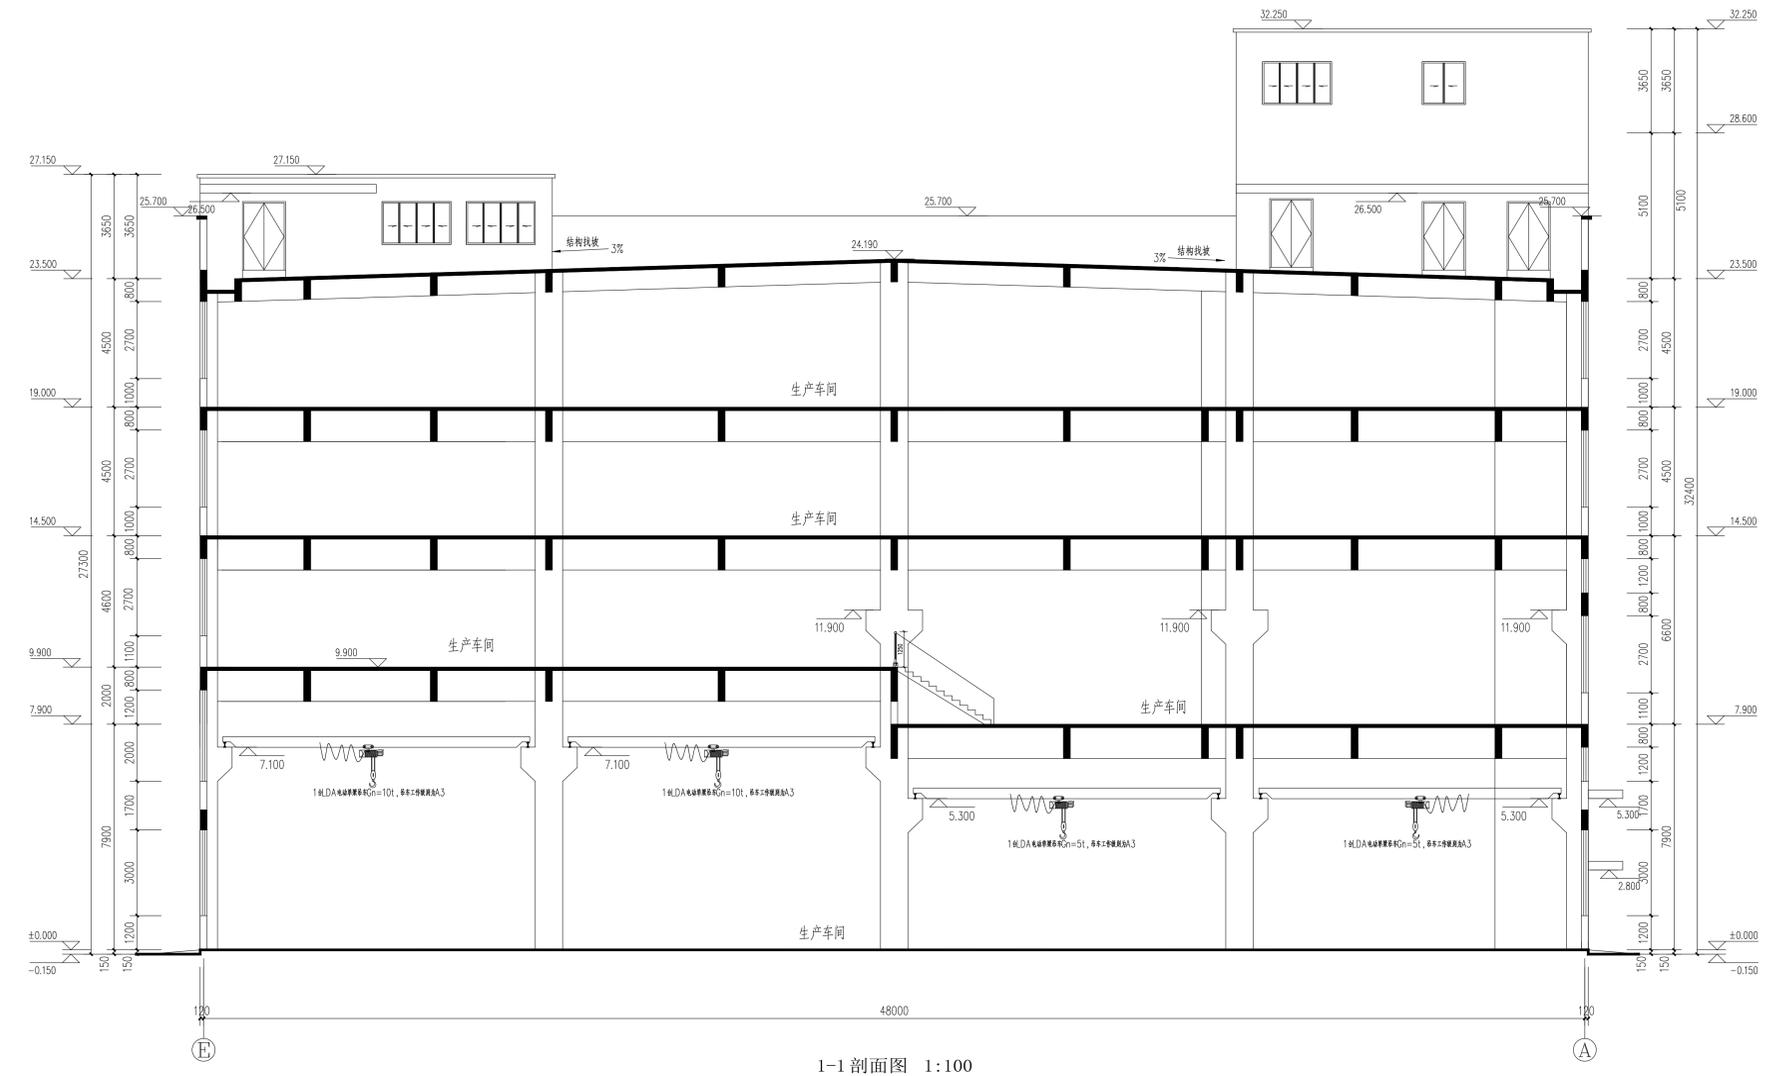

Copyright 2013.8
本图版权归浙江方圆规划设计有限公司所有, 除本工程外对本图的任何其它用途和复制, 必须获得本公司的书面许可。
THE OWNERSHIP OF THE COPYRIGHT IN THIS DRAWING IS RETAINED BY Zhejiang Fangyuan Planning and architectural Design & Co., Ltd. WRITTEN CONSENT MUST BE OBTAINED BEFORE ANY USE OR REPRODUCTION OF THE DRAWING.

方圆设计
FANG YUAN SHE JI

浙江方圆
规划设计有限公司
Zhejiang Fangyuan
Planning and architectural
Design & Co., Ltd.
城乡规划编制乙级 2020072

地址: 浙江省 丽水市 花园路380号 三楼
邮编: 323000
电话: 0578-2158268/2157208/13625888008
传真: 0578-2178428

| | | |
|-------|-----|-----|
| 类别 | 姓名 | 姓名 |
| 审定 | 郑志刚 | 郑志刚 |
| 审核 | 宋文良 | 宋文良 |
| 项目负责人 | 宋文良 | 宋文良 |
| 专业负责人 | 宋文良 | 宋文良 |
| 校对 | 陈平 | 陈平 |
| 设计 | 郑俊耀 | 郑俊耀 |
| 制图 | 郑俊耀 | 郑俊耀 |

| | | | |
|------|----|----|----|
| 工种会签 | 建筑 | 电气 | 暖通 |
| 给排水 | 暖通 | 工艺 | |

注: 未经盖章, 本图无效。

建设单位: 磐安县绿金科技有限公司
工程名称: 年产300万套高端园林工具核心配件生产线项目: 1#厂房
图名: 1-1剖面图
设计版本号: 第 1版
工程号: F-2021-12 图别: 建筑
出图日期: 2022.03 图号: 11

AI-1/2L-1281 X 594