

姓名	宋文良	宋文良
项目负责人	宋文良	宋文良
专业负责人	宋文良	宋文良
设计人	郑俊耀	郑俊耀

注册(执业)章
中华人民共和国一级注册建筑师
姓名:宋文良
注册号:3300429-007
有效期至:至2023年12月23日

预盖章

出图章
浙江方圆规划建筑设计有限公司
NO:A233004298
浙江省住房和城乡建设厅监制


竣工章
浙江省建设工程施工图设计文件(审查专用章)
审查单位:金华市龙源建设工程审图中心 证书编号:12162
审查范围:房建一类、市政(道桥)一类、市政(给排水)二类
(含消防、人防、气象审查)
浙江省住房和城乡建设厅、人防办公室、公安消防总队、气象局监制

竣工章

磐安县绿金科技有限公司

年产300万套高端园林工具核心配件生产线项目

消防总平面图

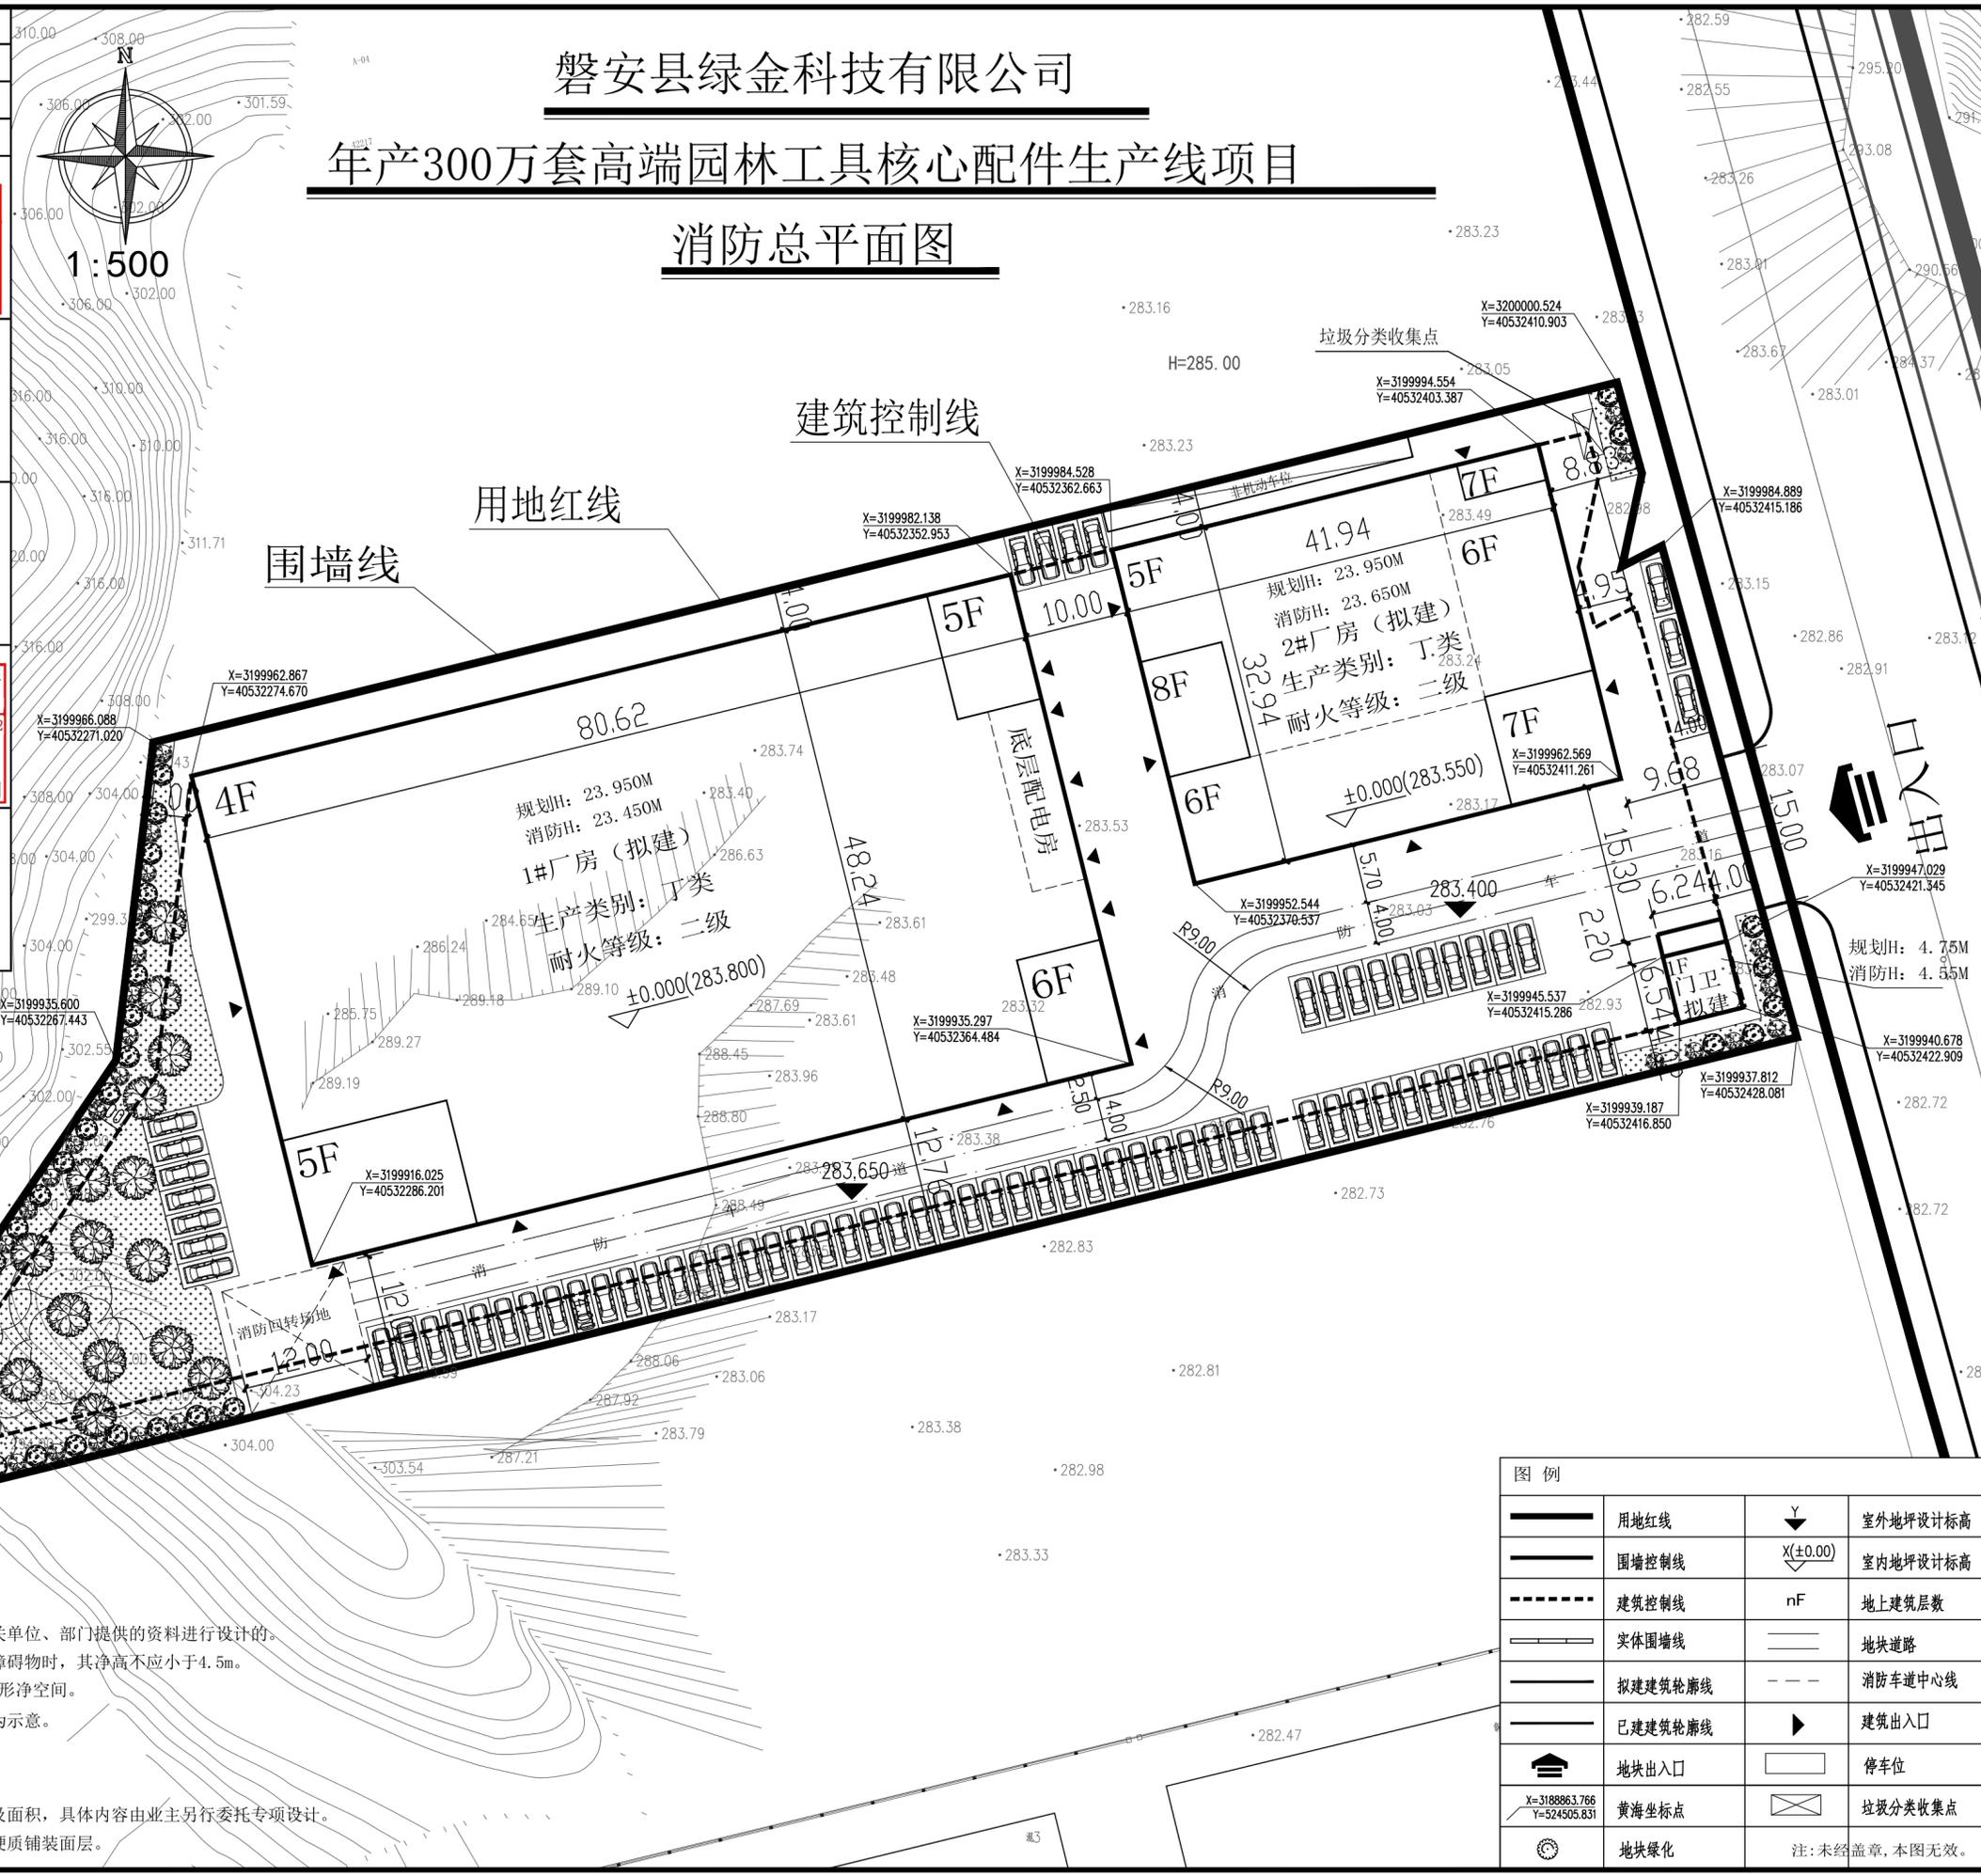

给排水

结构

暖通

电气

建筑

说明

- 1、本图是根据业主所提要求以及有关单位、部门提供的资料进行设计的。
- 2、消防车道上空遇有管架、栈桥等障碍物时，其净高不应小于4.5m。
- 3、图中消防回转场地为12mX12m正方形净空间。
- 4、图中所有建筑引道的位置及宽度为示意。
- 5、本图单位尺寸均以米计。
- 6、本图定位尺寸以建筑物外墙线计。
- 7、本图道路及景观绿化只确定范围及面积，具体内容由业主另行委托专项设计。
- 8、消防车、消防回转场地应采用硬质铺装面层。

Copyright 2013.8
本图版权属浙江方圆规划建筑设计有限公司所有，除本工程外对本图的任何其它用途和复制，必须获得本院的书面许可。
THE OWNERSHIP OF THE COPYRIGHT IN THIS DRAWING IS RETAINED BY Zhejiang Fangyuan Planning and architectural Design & Co., Ltd. WRITTEN CONSENT MUST BE OBTAINED BEFORE ANY USE OR REPRODUCTION OF THE DRAWING.

方圆设计
FANG YUAN SHE JI

浙江方圆
规划建筑设计有限公司

Zhejiang Fangyuan
Planning and architectural
Design & Co., Ltd.

城乡规划编制乙级 2020072

地址:浙江省 丽水市 花园路380号 三楼
邮编:323000
电话:0578-2158268/2157208/13625888008
传真:0578-2178628

类别	姓名	签名
审定	郑志刚	郑志刚
审核	宋文良	宋文良
项目负责	宋文良	宋文良
专业负责	宋文良	宋文良
校对	陈平	陈平
设计	郑俊耀	郑俊耀
制图	郑俊耀	郑俊耀

工种会签	建筑	电气	暖通	给排水	工艺
建设单位	磐安县绿金科技有限公司				
工程名称	年产300万套高端园林工具核心配件生产线项目				
图名	消防总平面图				
设计版本号	第 1版				
工程号	CL-2021-12	图别	建筑	图号	总施00-1
出图日期	2022.03	图号	总施00-1	注:未经盖章,本图无效。	

图例			
	用地红线	Y	室外地坪设计标高
	围墙控制线	X(±0.00)	室内地坪设计标高
	建筑控制线	nF	地上建筑层数
	实体围墙线	==	地块道路
	拟建建筑轮廓线	- - -	消防车道中心线
	已建建筑轮廓线	▶	建筑出入口
	地块出入口	□	停车位
	黄海坐标点	⊗	垃圾分类收集点
	地块绿化		