



工程名称	冷水镇中心小学	设计人	胡新华	审核人	胡新华
建设单位	冷水镇中心小学	设计日期	2022.10	审核日期	
设计日期	2022.10	专业负责人	胡新华	注册(执业)章	胡新华
图别	屋面平面图	设计人	胡新华	注册(执业)章	胡新华
图号	11	设计日期	2022.10	注册(执业)章	胡新华
比例	1:100	设计日期	2022.10	注册(执业)章	胡新华

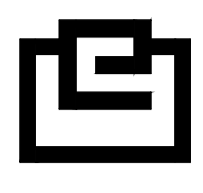

浙江经纬工程设计有限公司
 ZHEJIANG JINWEI ENGINEERING DESIGN CO., LTD.
 地址: 中国 杭州 滨江区浦沿街道东信路501号409室 310021
 电话: 0571-86253900 传真: 0571-86253908
 网址: www.zjkw.com.cn 电子邮箱: zjkw@zjkw.com.cn

类别	姓名	签名
审定	蔡德强	蔡德强
审核	胡新华	胡新华
校对	胡新华	胡新华
会签	姓名	签名
建筑	孙德祥	孙德祥
结构	陈建荣	陈建荣
给排水	毛瑞英	毛瑞英
电气	朱铁勤	朱铁勤
暖通		
工艺		

- 附注:
1. 屋面水落口做法见12J201(平)图例。
 2. 高低跨屋面水落口做法见12J201(平)图例。
 3. 屋面爬梯做法参见15J401-WT1b-36, 梯底距地2.0m。
 4. 管道出屋面防水做法参见12J201(平)图例。
 5. 屋面检修口做法参见12J201(平)图例。
- 图例名称
- YL 屋面雨水管
 - 构造柱
 - 消防栓

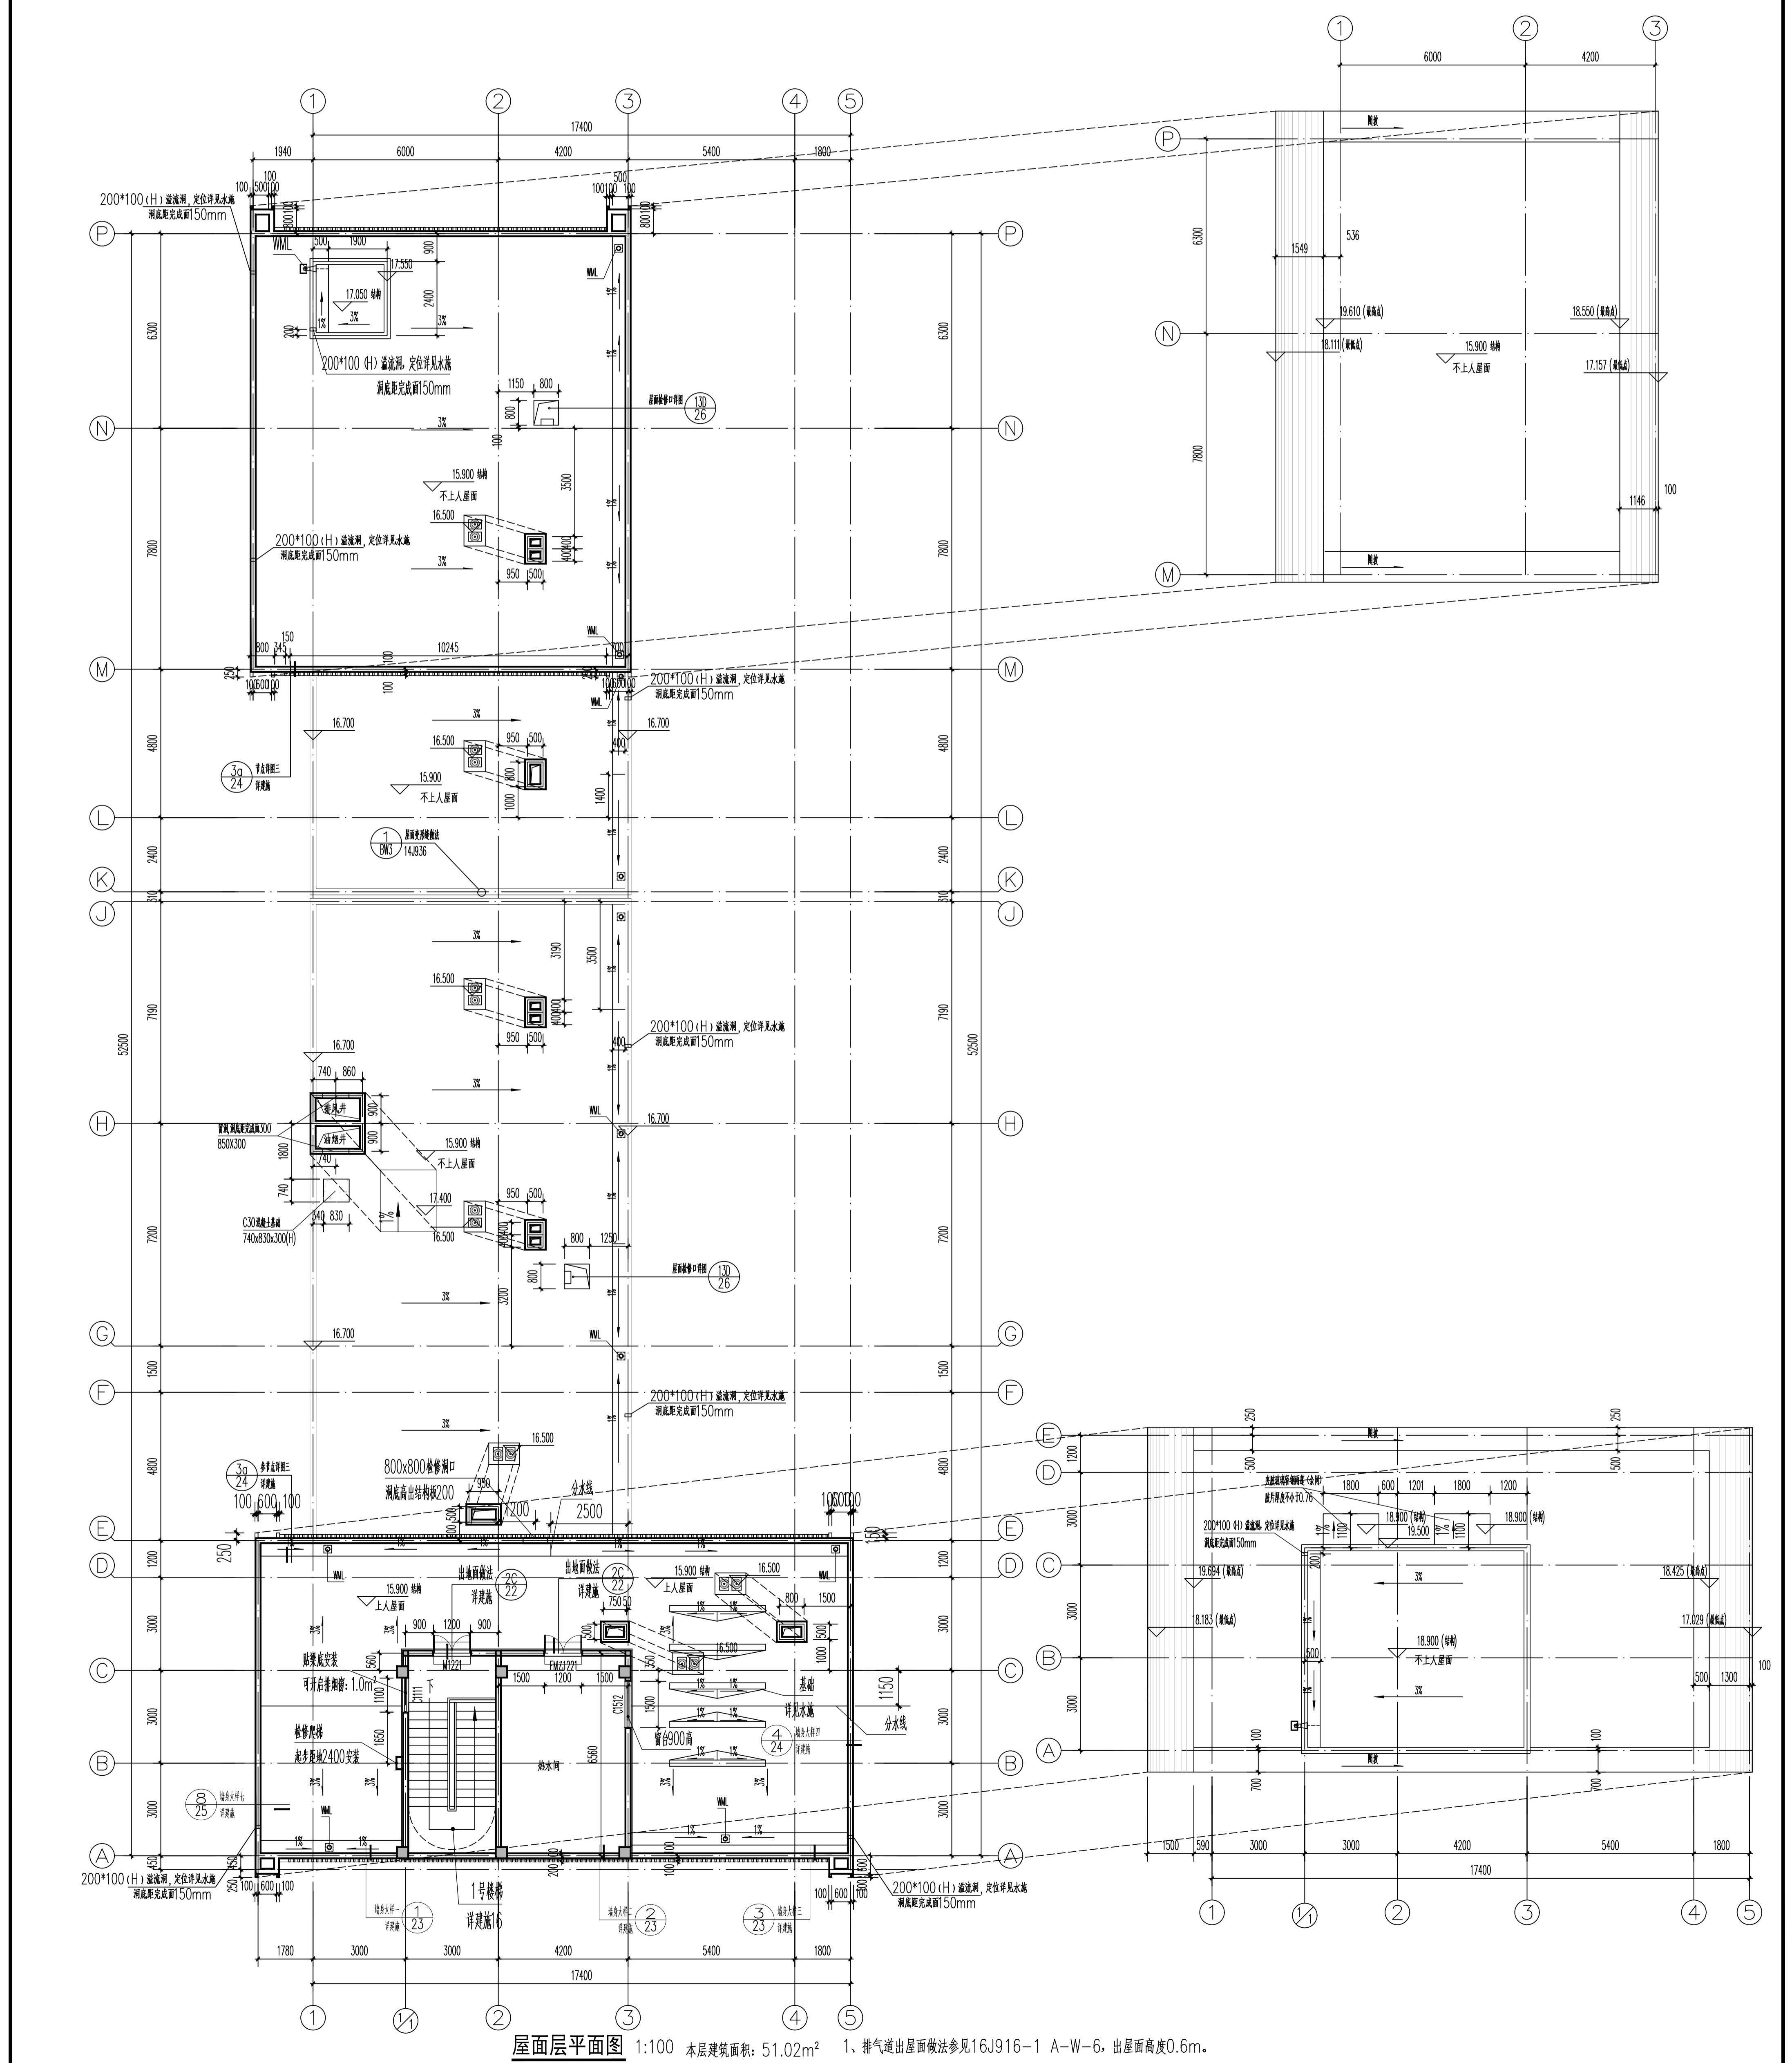

屋面层平面图 1:100 本层建筑面积: 51.02m² 1、排气道出屋面做法参见16J916-1 A-W-6, 出屋面高度0.6m。