

项目负责人 宋文良 签字

专业负责人 宋文良 签字

设计人 郑俊耀 签字


注册(执业)章
姓名: 宋文良
注册号: 3300429-007
有效期至: 至2023年12月23日

预留章

出图章
浙江方圆规划建筑设计有限公司
NO-A233004298
浙江省住房和城乡建设厅监制

浙江省建设工程施工图设计文件(审查专用章)
审查单位: 金华市发展规划工程图审中心 证书编号: 131422
审查日期: 审核: 宋文良 审核: (盖章) 宋文良 审核: (盖章) 宋文良
(含图例、人防、电气等章)
浙江省住房和城乡建设厅监制 人防图审中心、公安消防支队、气象局监制

竣工章

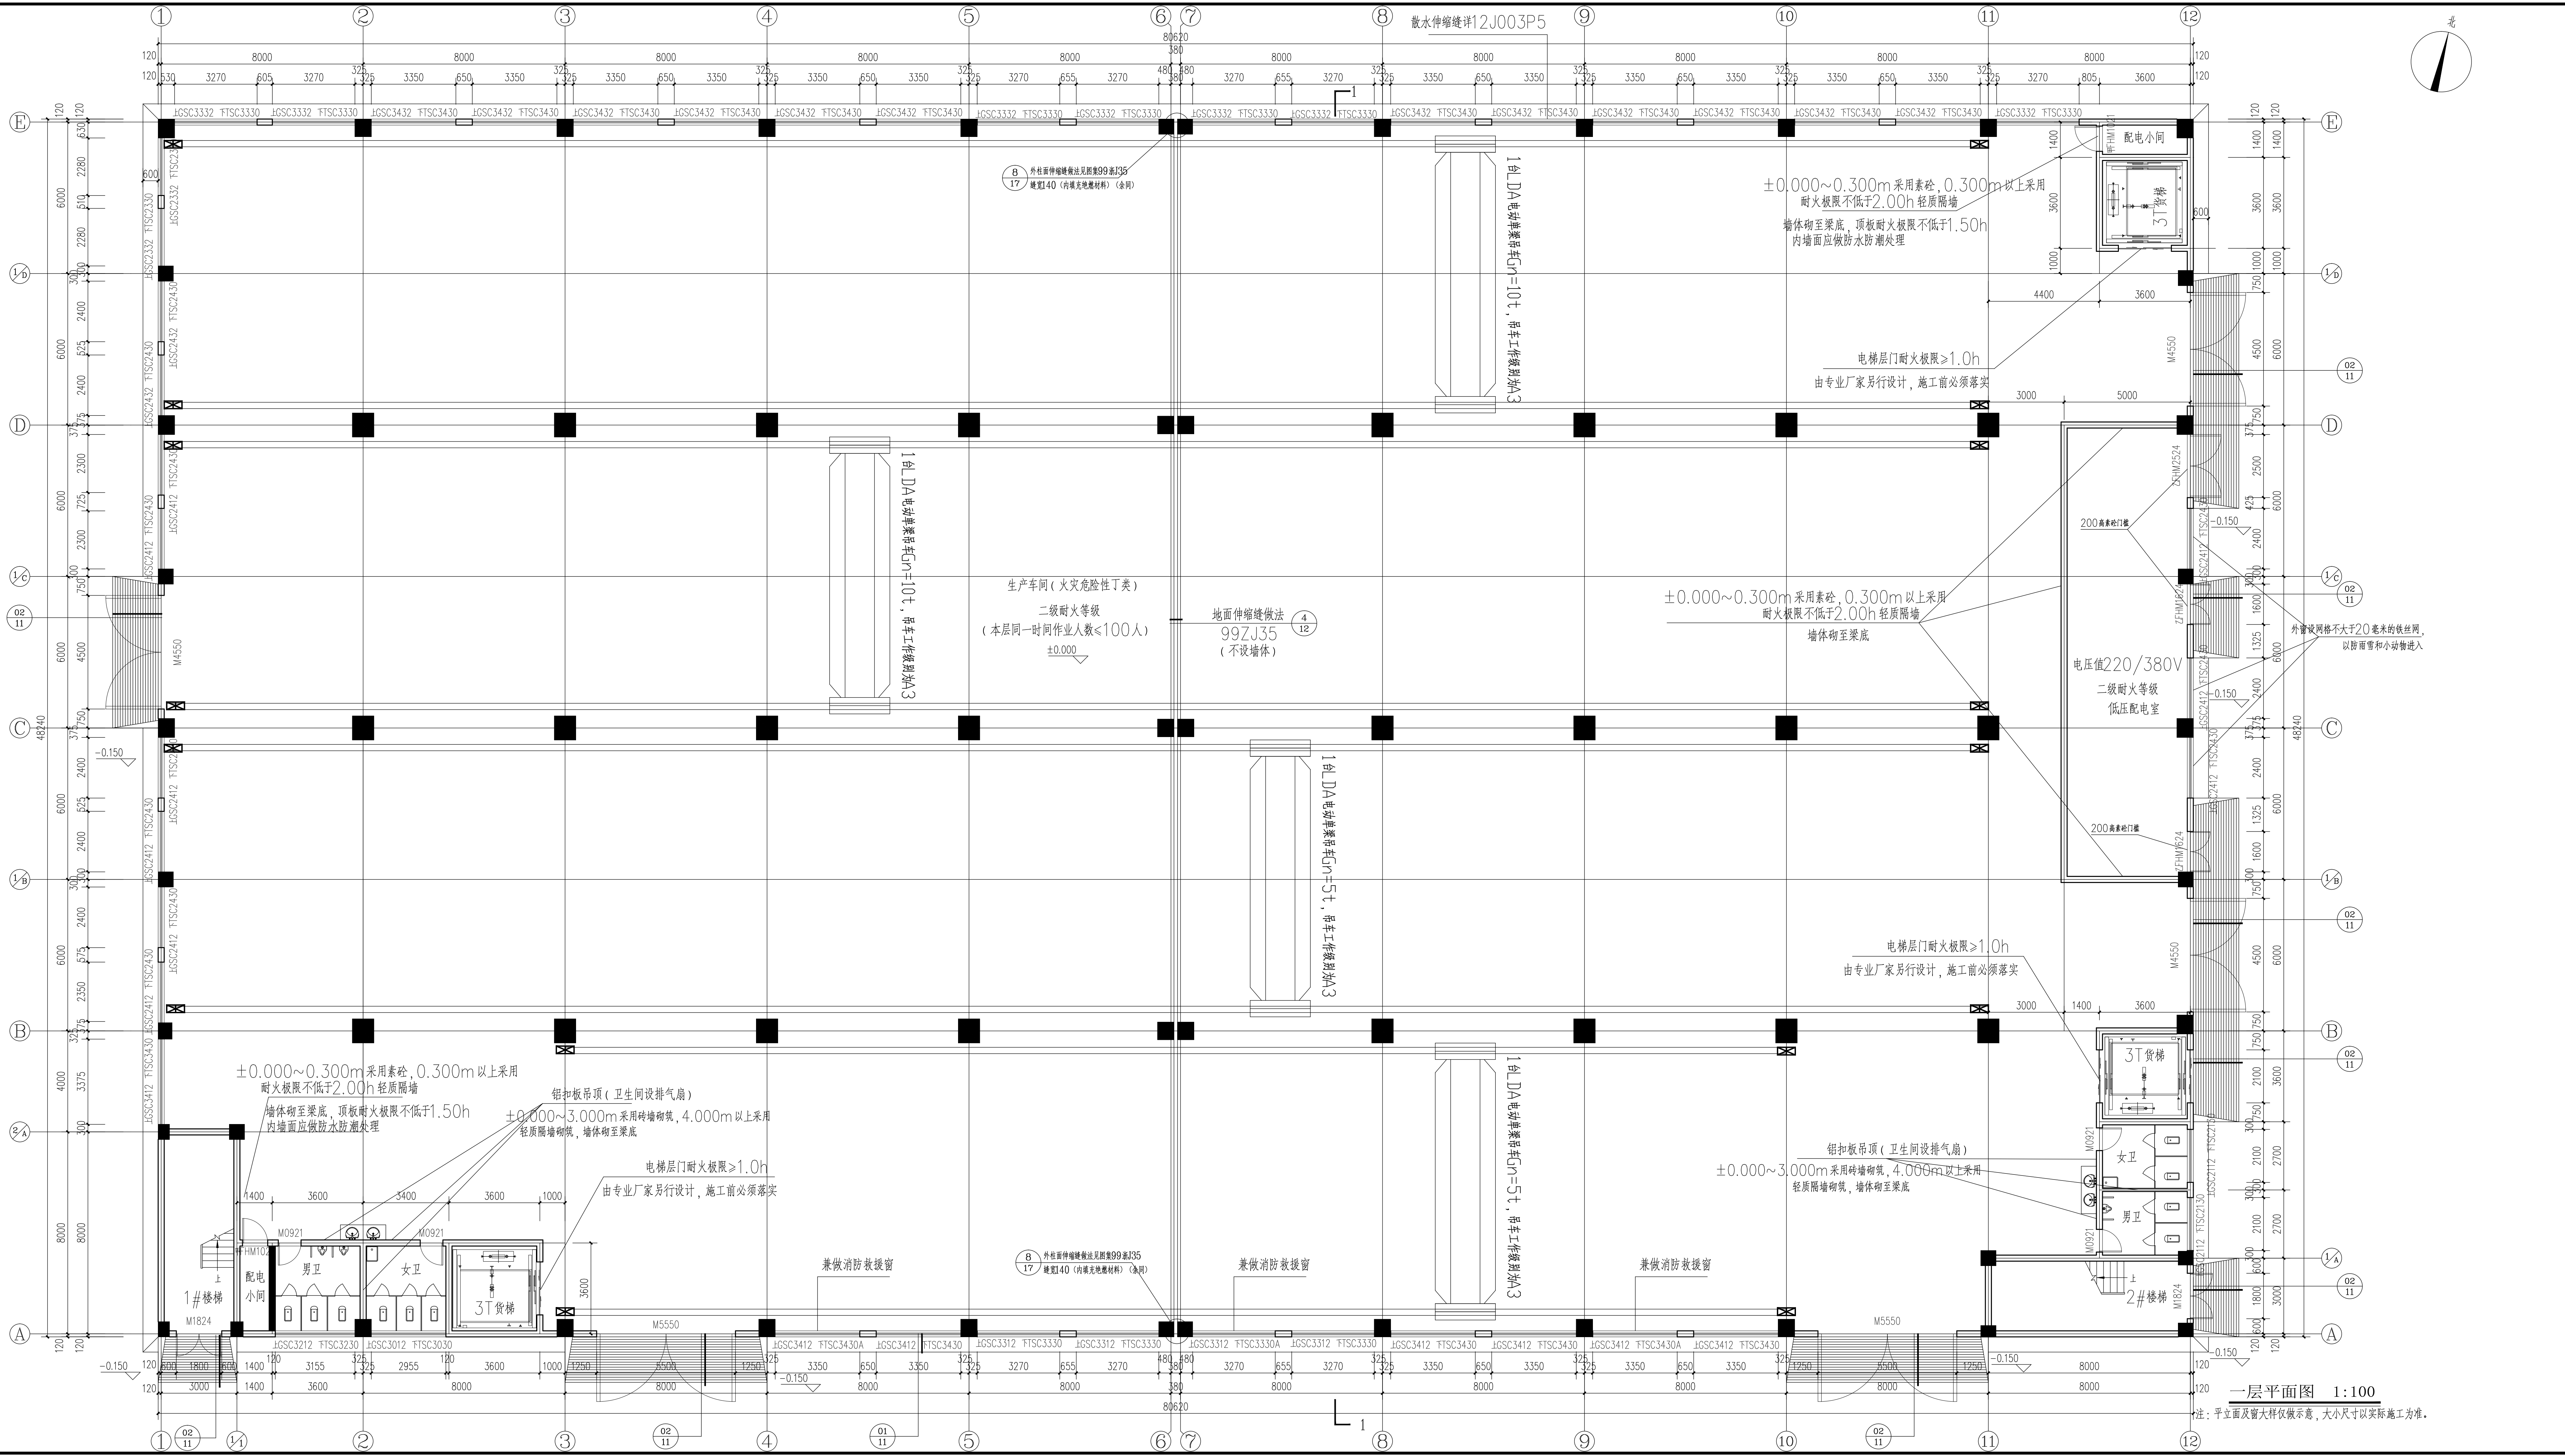

Copyright 2013.8
本图版权归浙江方圆规划建筑设计有限公司所有, 除本工程外本图的任何其它用途和复制, 必须获得本院的书面许可。
THE OWNERSHIP OF THE COPYRIGHT IN THIS DRAWING IS RETAINED BY Zhejiang Fangyuan Planning and architectural Design Co., Ltd. WRITTEN CONSENT MUST BE OBTAINED BEFORE ANY USE OR REPRODUCTION OF THE DRAWING.

方圆设计
FANG YUAN SHE JI

浙江方圆
规划建筑设计有限公司

Zhejiang Fangyuan
Planning and architectural
Design & Co., Ltd.

城乡规划编制乙级 2020072

地址: 浙江省 丽水市 花园路380号 三楼
邮编: 323000
电话: 0578-2158268/2157208/13625888098
传真: 0578-2178628

类别	姓名	签字
审定	郑志刚	郑志刚
审核	宋文良	宋文良
项目负责	宋文良	宋文良
专业负责	宋文良	宋文良
校对	陈平	陈平
设计	郑俊耀	郑俊耀
制图	郑俊耀	郑俊耀

工种会签
建筑 电气 暖通 给排水 工艺

盖章栏

注: 未经盖章, 本图无效。

建设单位
磐安县绿金科技有限公司

工程名称
年产300万套高端园林工具
核心配件生产线项目: 1#厂房

图名
一层平面图

设计版本号: 第 1版
工程号 1-2021-12 图别 建施
出图日期 2022.03 图号 02